


PŮDORYS 3.NP - UČEBNOVÁ ČÁST L - STAVEBNÍ ÚPRAVY

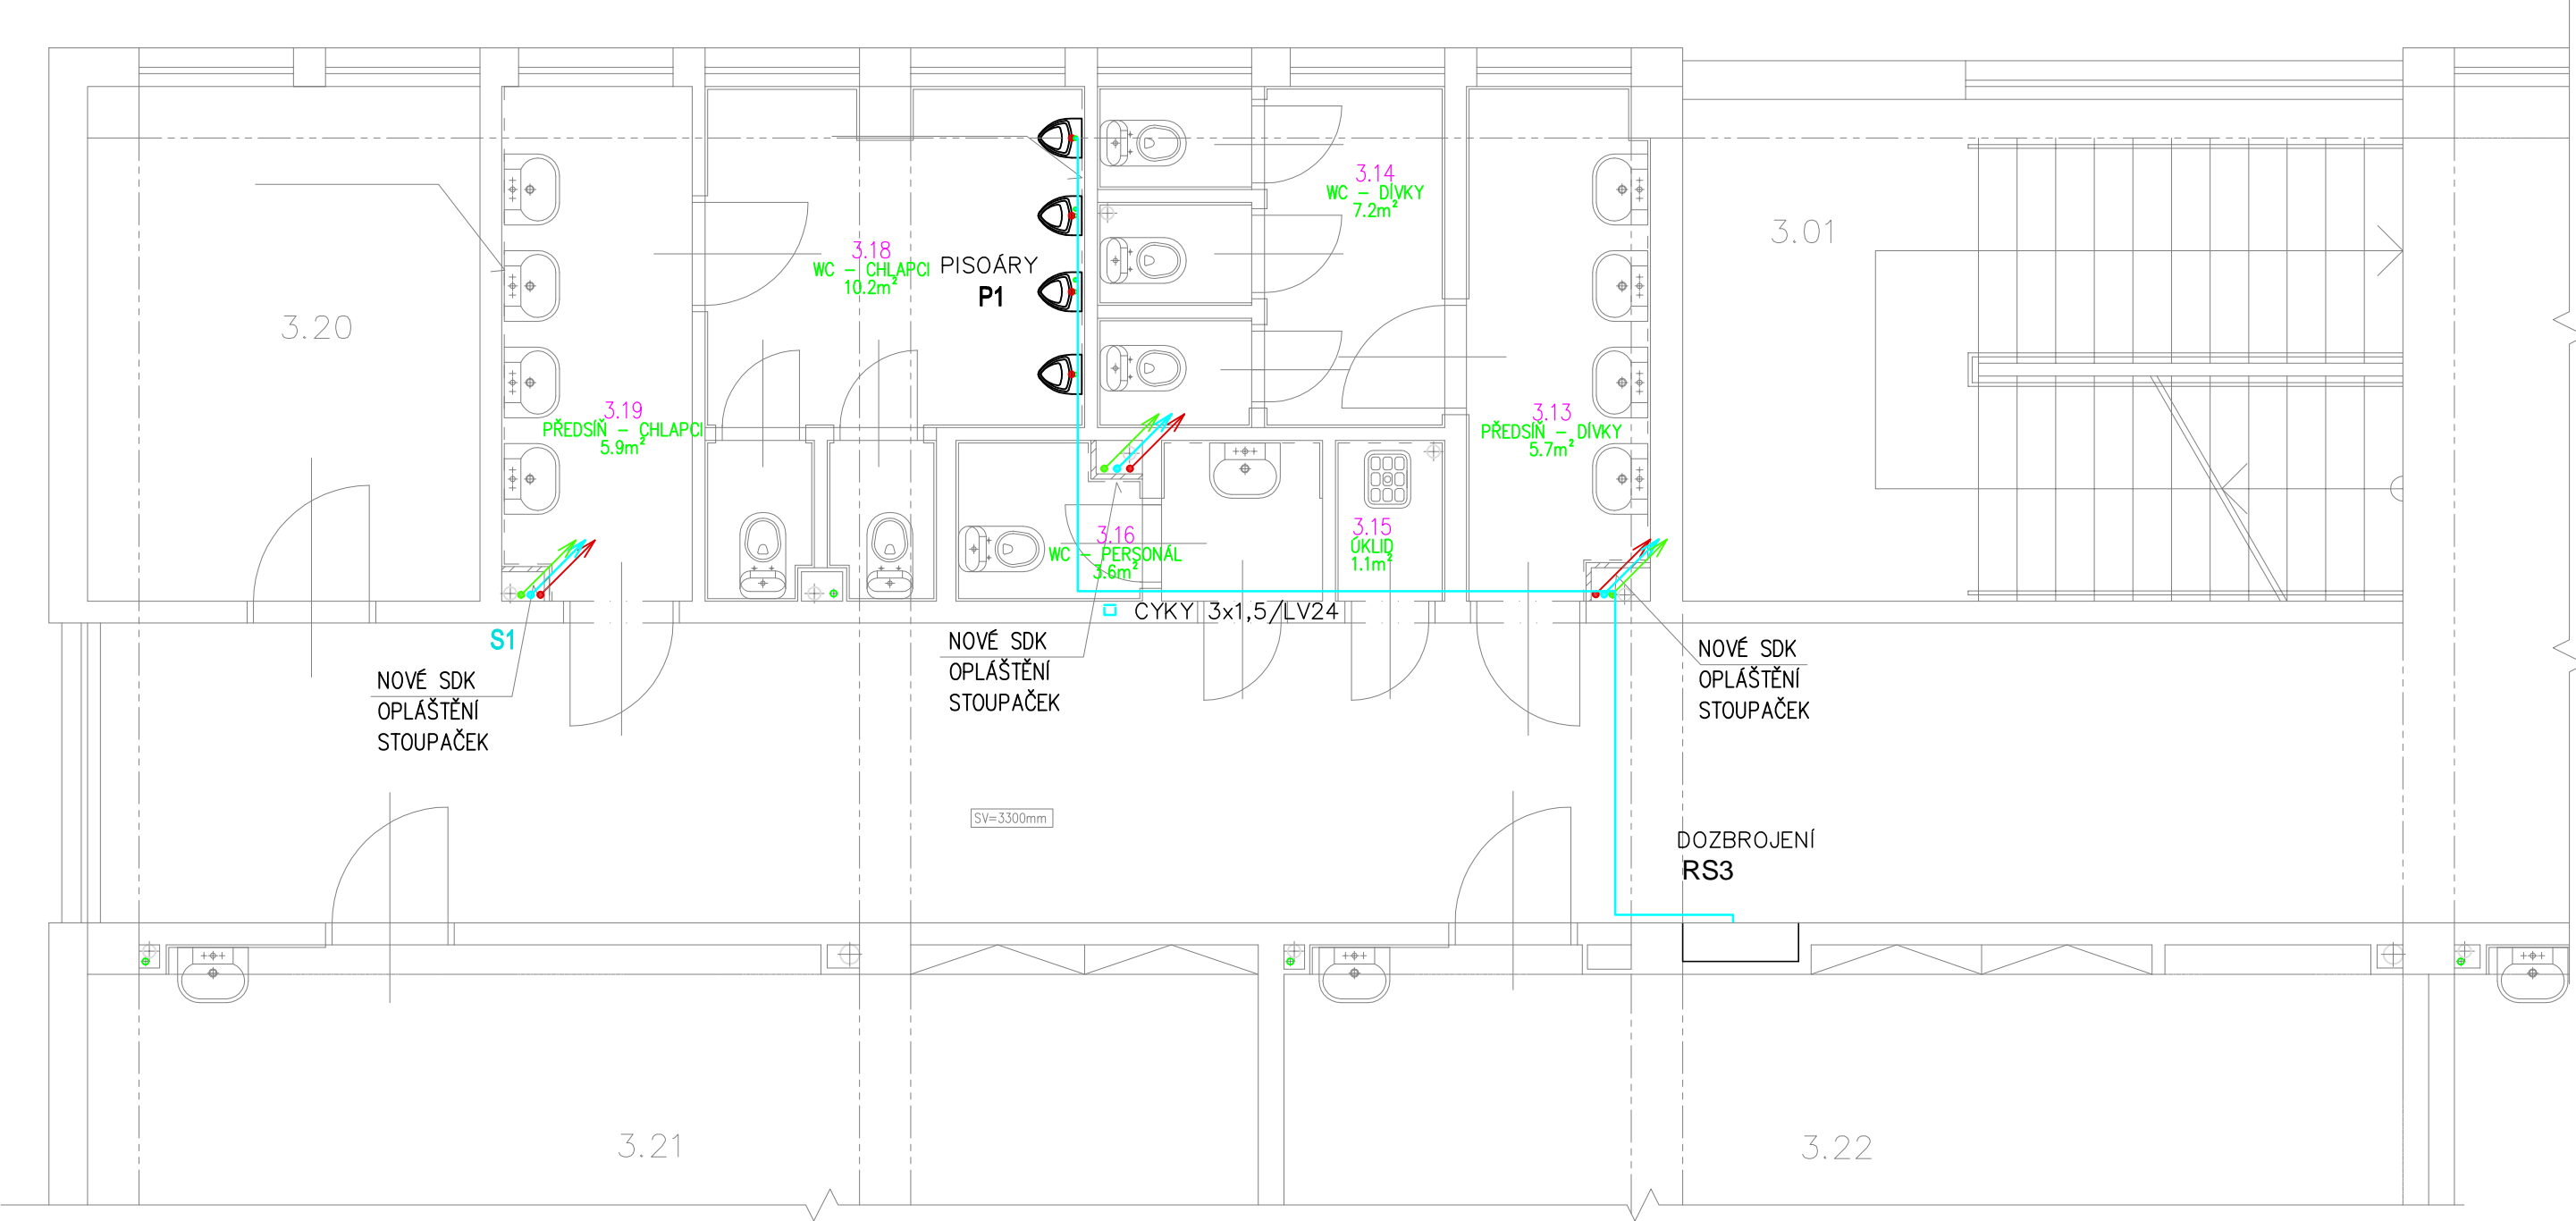

SOUSTAVA : 3PEN~50Hz,400/230V,TN-C-S

Ochrana před nebezpečným dotykem dle ČSN 33 2000-4-41 ed.3
automatickým odpojením od zdroje, dopl. pospojováním
a proudovým chráničem

Tabulka místností		
Číslo	Jméno	Plocha
3.11	CHODBA – LEVÉ KŘÍDLO	41,71
3.13	PŘEDSÍN – DÍVKY	5,72
3.14	WC – DÍVKY	7,15
3.15	ÚKLID	1,06
3.16	WC – PERSONÁL	3,56
3.18	WC – CHLAPCI	10,25
3.19	PŘEDSÍN – CHLAPCI	5,92

INVESTOR : Základní škola Přerov Velká Dílážka 5, 750 02 Přerov, IČ 47858354	ZAK. ČÍSLO : POR 02.09.2025	<div>PROJEKT • OBCHOD • REALIZACE</div> <div>POR</div> <div>PŘEROV</div> <div>Sídlo: TUČÍN 148, 751 16 TUČÍN Kancelář: DENISOVA 2916/9, 750 02 PŘEROV</div>	MICHAL POSPÍŠIL +420 736 680 233 IČO 65912535 DIČ CZ 7404195678
	OBEC : PŘEROV		
	DATUM : 09/2025		
	FORMÁT : A3		
STUPEŇ : PROJEKT	POČ. VYHOTOVENÍ : 4	Zodp. projektant	Michal Pospíšil
STAVBA : Oprava rozvodů teplé a studené vody, Základní škola Velká Dílážka v Přerově		Vypracoval	Ing. J. Stojan
ČÁST : D.1.4.d SILNOPROUDÁ ELEKTROTECHNIKA		Autoriz. osoba	Ing. J. Stojan
NÁZEV VÝKRESU : PŮDORYS 3.NP – UČEBNOVÁ ČÁST LEVÁ		MĚŘÍTKO : 1 : 50	Č. VÝKRESU : D.1.4.d–003