


PŮDORYS 4.NP - UČEBNOVÁ ČÁST L - STAVEBNÍ ÚPRAVY

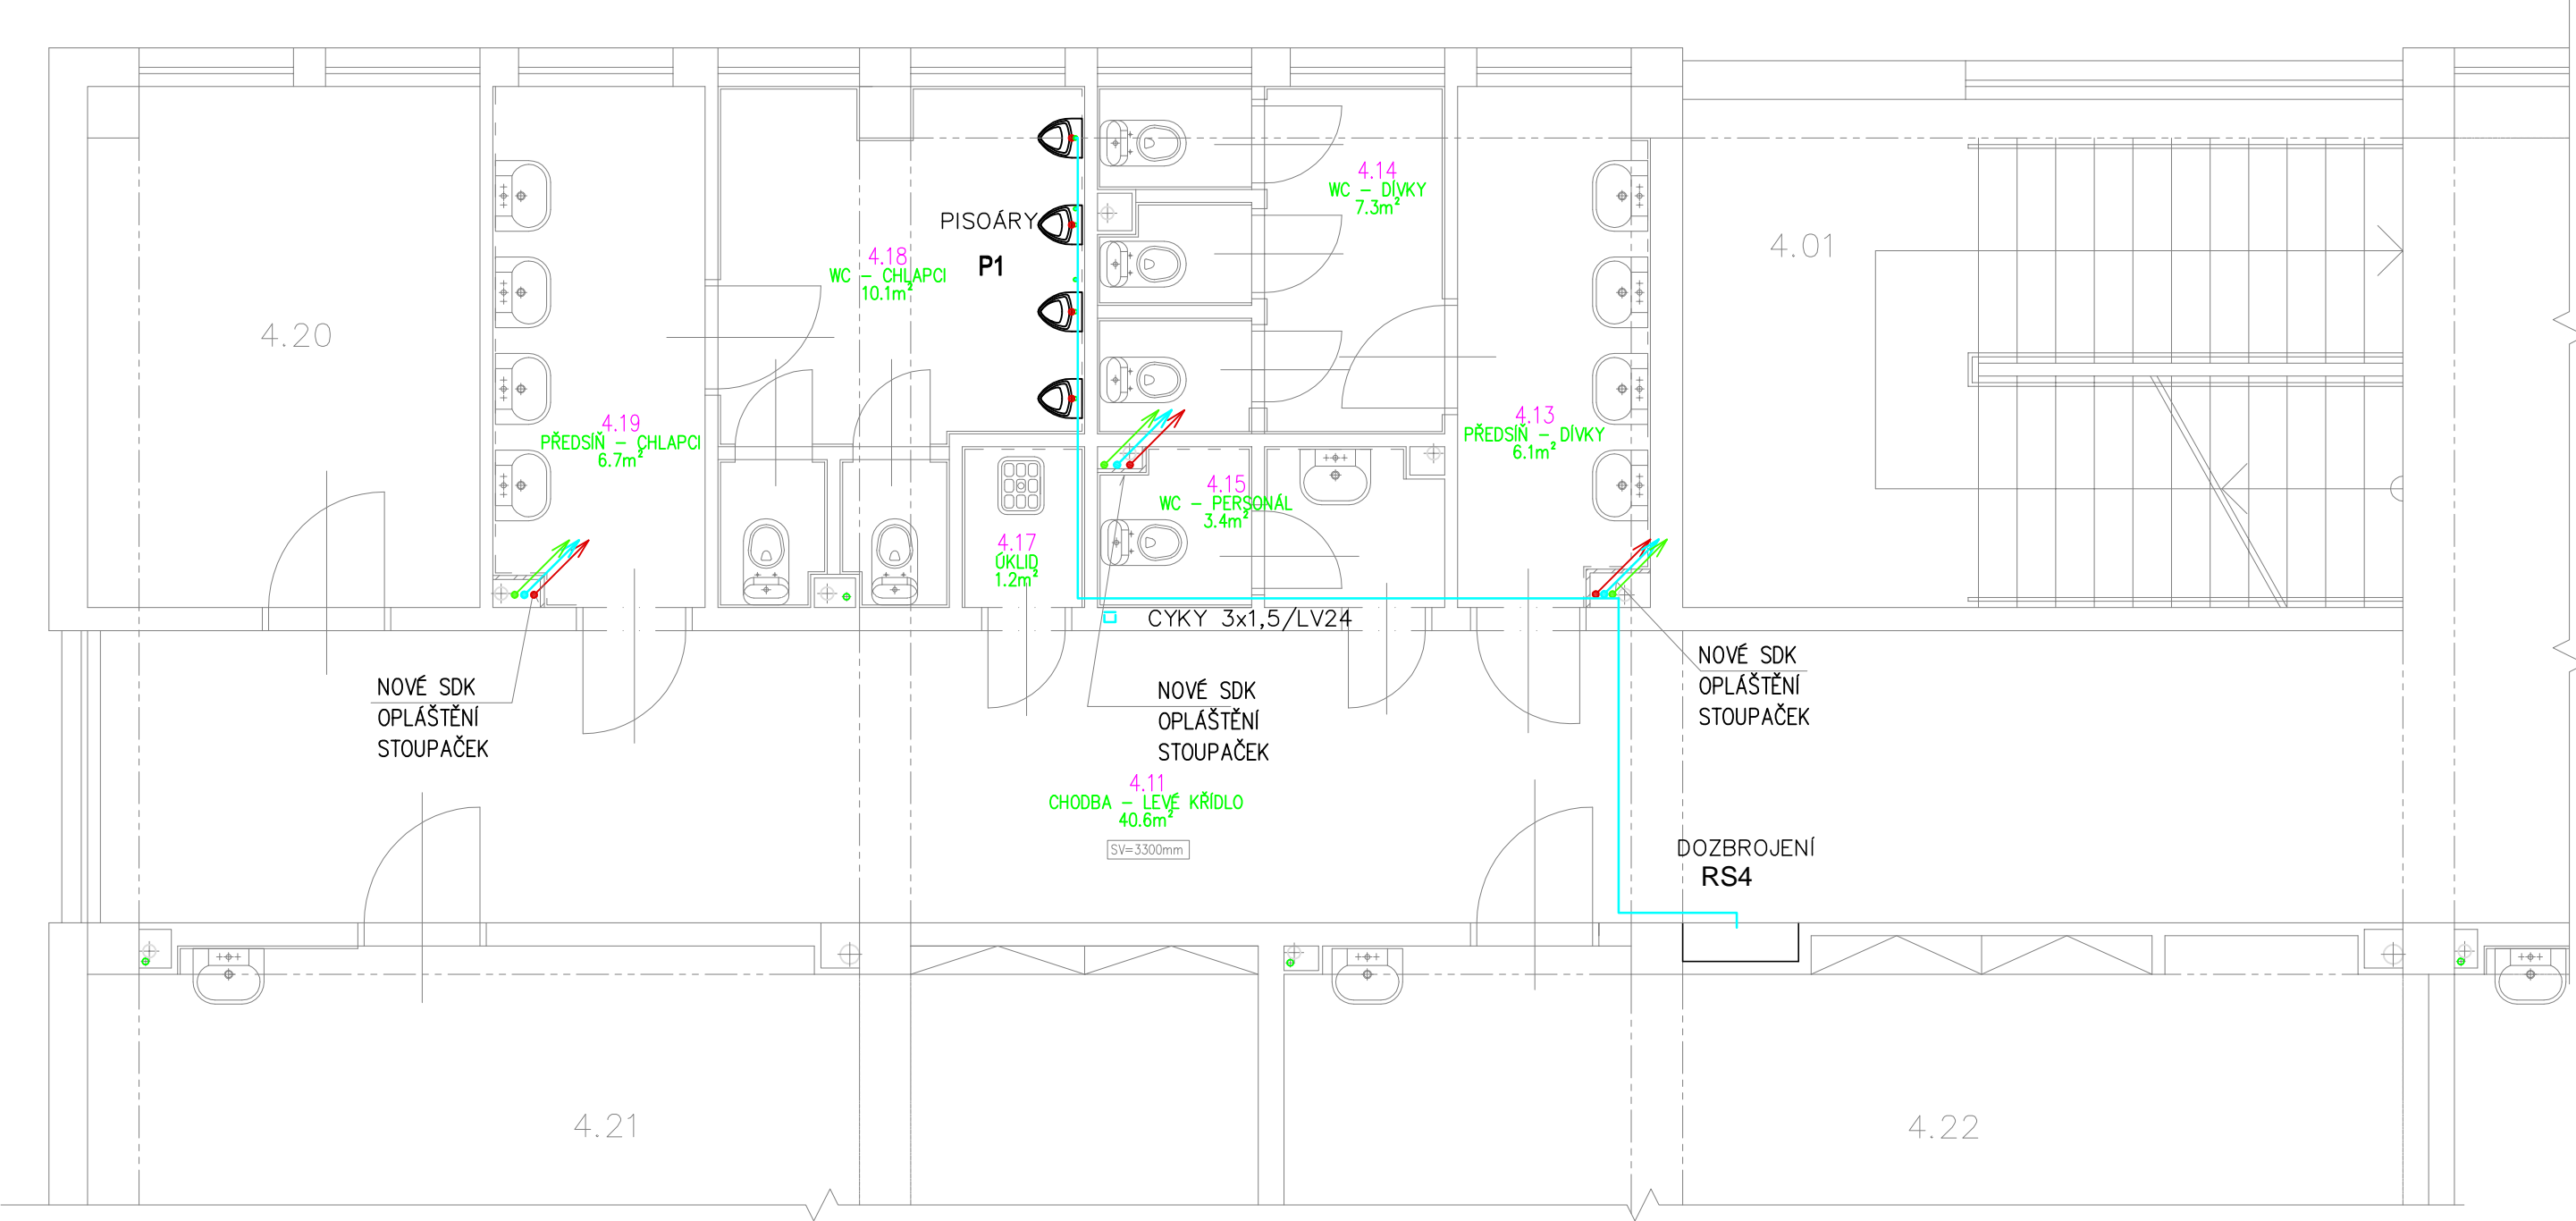

SOUSTAVA : 3PEN~50Hz,400/230V,TN-C-S

Ochrana před nebezpečným dotykem dle ČSN 33 2000-4-41 ed.3
automatickým odpojením od zdroje, dopl. pospojováním
a proudovým chráničem

Tabulka místností		
Číslo	Jméno	Plocha
4.11	CHODBA – LEVÉ KŘÍDLO	40,63
4.13	PŘEDSÍŇ – DÍVKY	6,06
4.14	WC – DÍVKY	7,29
4.15	WC – PERSONÁL	3,37
4.17	ÚKLID	1,19
4.18	WC – CHLAPCI	10,12
4.19	PŘEDSÍŇ – CHLAPCI	6,68

INVESTOR : Základní škola Přerov Velká Dílažka 5, 750 02 Přerov, IČ 47858354	ZAK. ČÍSLO : POR 02.09.2025	<div>PROJEKT • OBCHOD • REALIZACE POR PŘEROV</div> Sídlo: TUČÍN 148, 751 16 TUČÍN Kancelář: DENISOVA 2916/9, 750 02 PŘEROV	MICHAL POSPÍŠIL +420 736 680 233 IČO 65912535 DIČ CZ 7404195678
	OBEC : PŘEROV		
	DATUM : 09/2025		
	FORMÁT : A3		
STUPEŇ : PROJEKT	POČ. VYHOTOVENÍ : 4	Zodp. projektant	Michal Pospíšil
STAVBA : Oprava rozvodů teplé a studené vody, Základní škola Velká Dílažka v Přerově		Vypracoval	Ing. J. Stojan
ČÁST : D.1.4.d SILNOPROUDÁ ELEKTROTECHNIKA		Autoriz. osoba	Ing. J. Stojan
NÁZEV VÝKRESU : PŮDORYS 4.NP – UČEBNOVÁ ČÁST LEVÁ		MĚŘÍTKO : 1 : 50	Č. VÝKRESU : D.1.4.d-004