


PŮDORYS 1.NP - UČEBNOVÁ ČÁST P - STAVEBNÍ ÚPRAVY

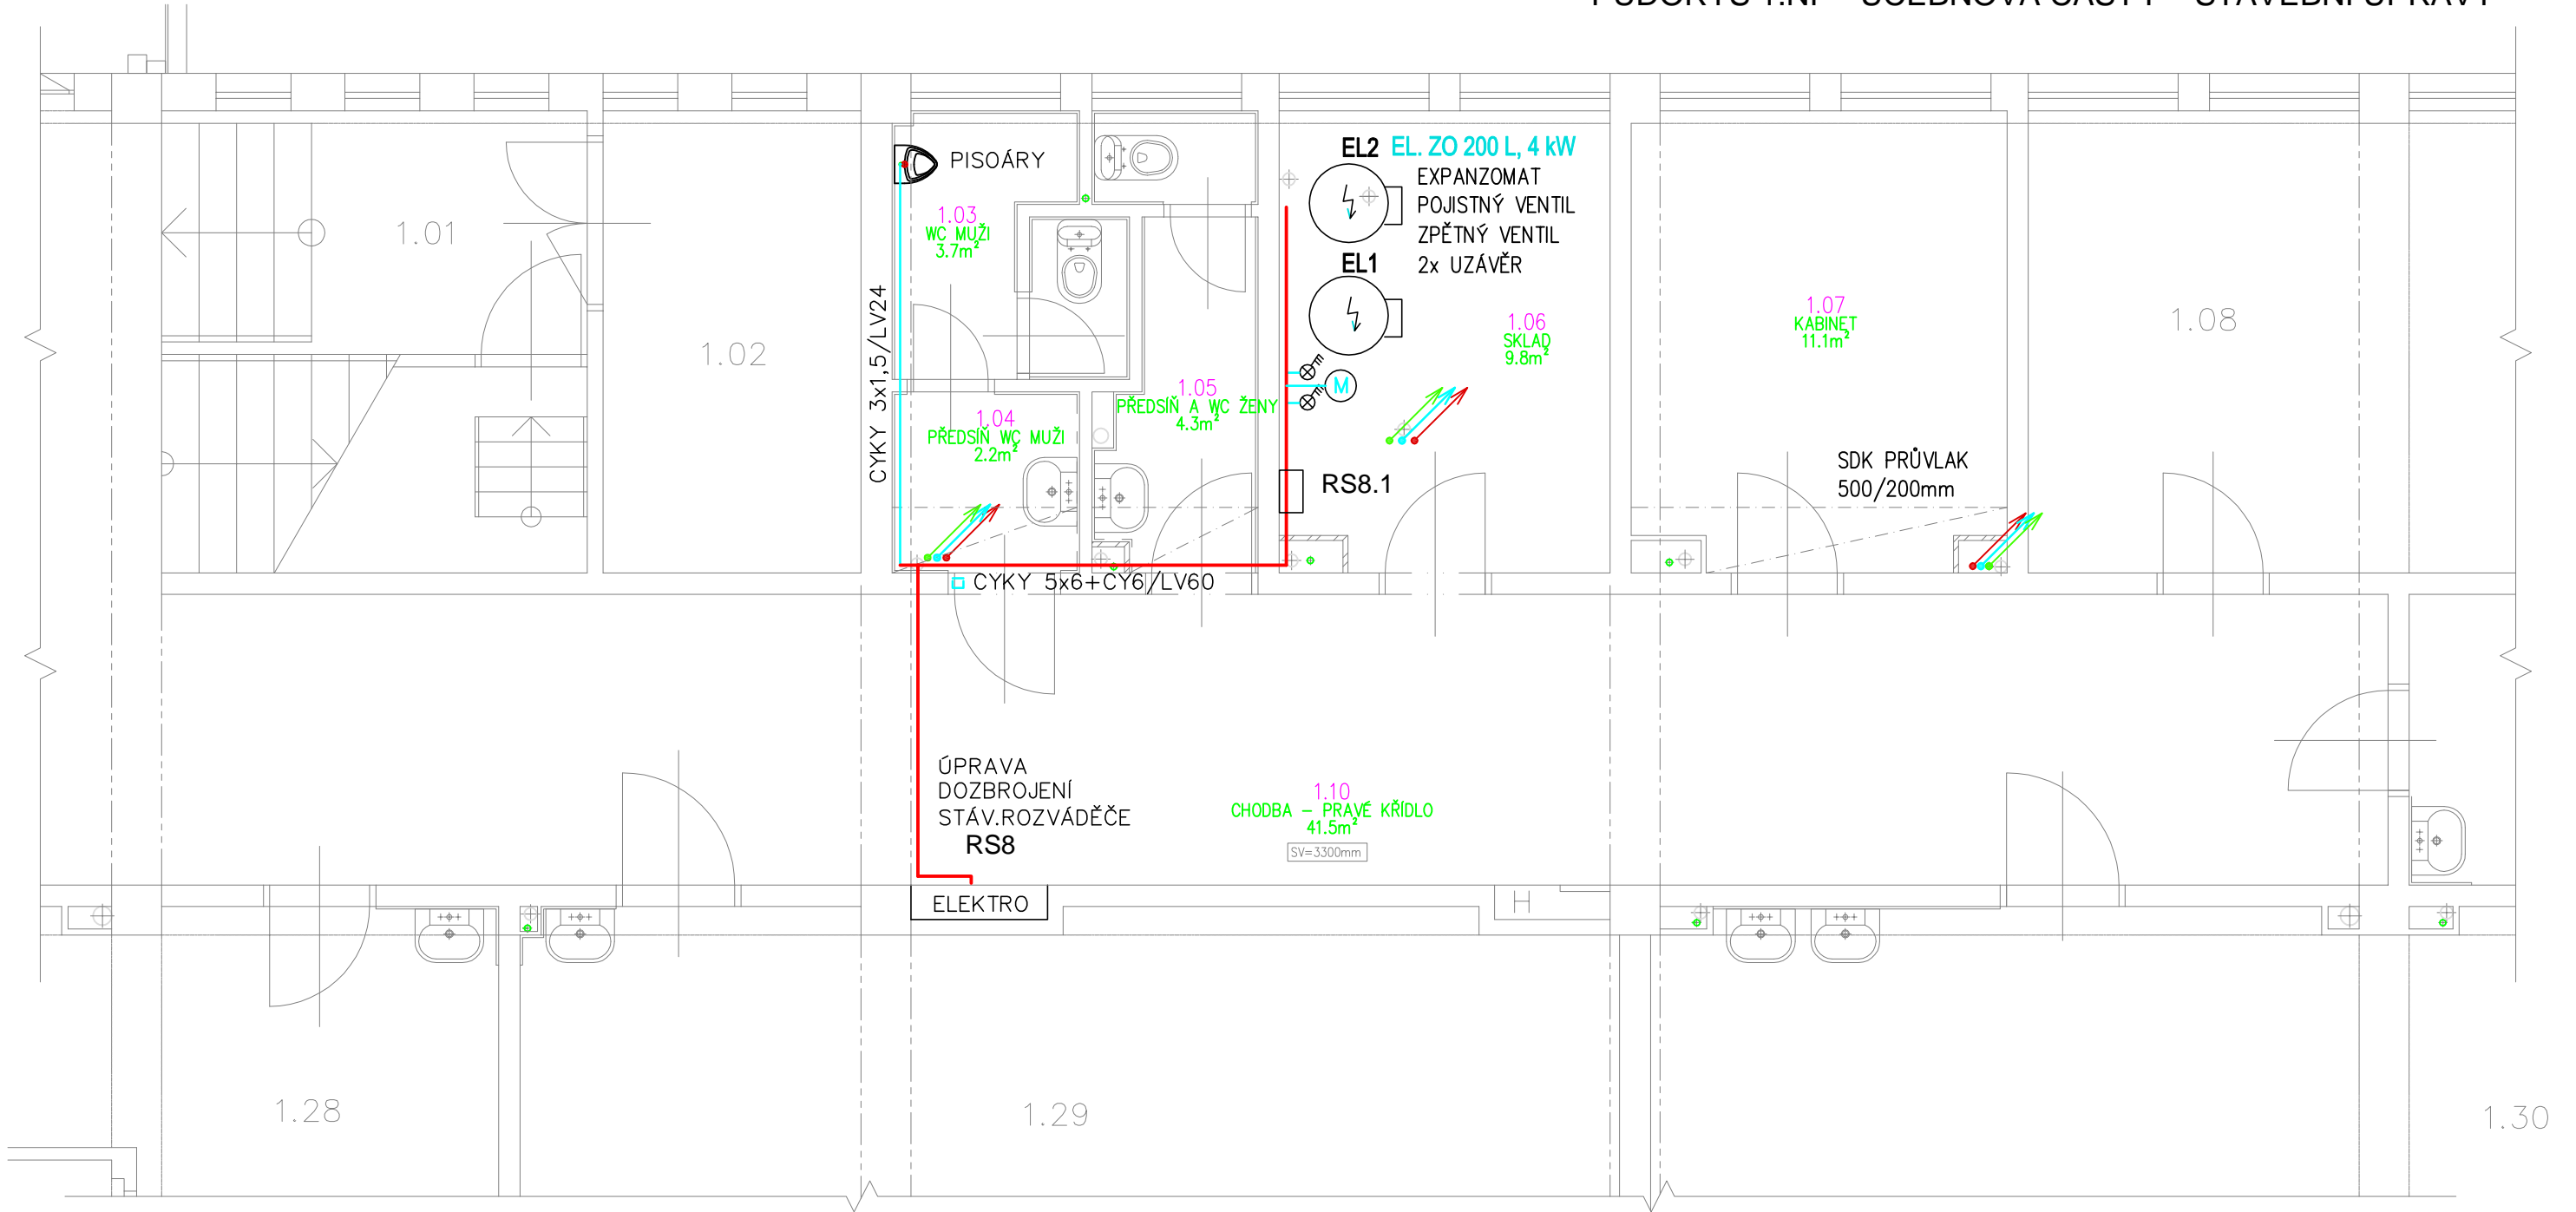

SOUSTAVA : 3PEN~50Hz,400/230V,TN-C-S

Ochrana před nebezpečným dotykem dle ČSN 33 2000-4-41 ed.3
automatickým odpojením od zdroje, dopl. pospojováním
a proudovým chráničem

Tabulka místností		
Číslo	Jméno	Plocha
1.03	WC MUŽI	3,74
1.04	PŘEDSÍŇ WC MUŽI	2,17
1.05	PŘEDSÍŇ A WC ŽENY	4,32
1.06	SKLAD	9,8
1.07	KABINET	11,14
1.10	CHODBA – PRAVÉ KŘÍDLO	41,54

INVESTOR : Základní škola Přerov Velká Dílažka 5, 750 02 Přerov, IČ 47858354	ZAK. ČÍSLO : POR 02.09.2025	 MICHAL POSPÍŠIL +420 736 680 233 IČO 65912535 DIČ CZ 7404195678
	OBEC : PŘEROV	
	DATUM : 09/2025	
	FORMÁT : A3	
STUPEŇ : PROJEKT	POČ. VYHOTOVENÍ : 4	Sídlo: TUČÍN 148, 751 16 TUČÍN Kancelář: DENISOVA 2916/9, 750 02 PŘEROV
STAVBA : Oprava rozvodů teplé a studené vody, Základní škola Velká Dílažka v Přerově		Zodp. projektant Michal Pospíšil
ČÁST : D.1.4.d SILNOPROUDÁ ELEKTROTECHNIKA		Vypracoval Ing. J. Stojan
NÁZEV VÝKRESU : PŮDORYS 1.NP – UČEBNOVÁ ČÁST PRAVÁ		Autoriz. osoba Ing. J. Stojan
		MĚŘÍTKO : 1 : 50 Č. VÝKRESU : D.1.4.d–005