


PŮDORYS 2.NP - UČEBNOVÁ ČÁST P - STAVEBNÍ ÚPRAVY

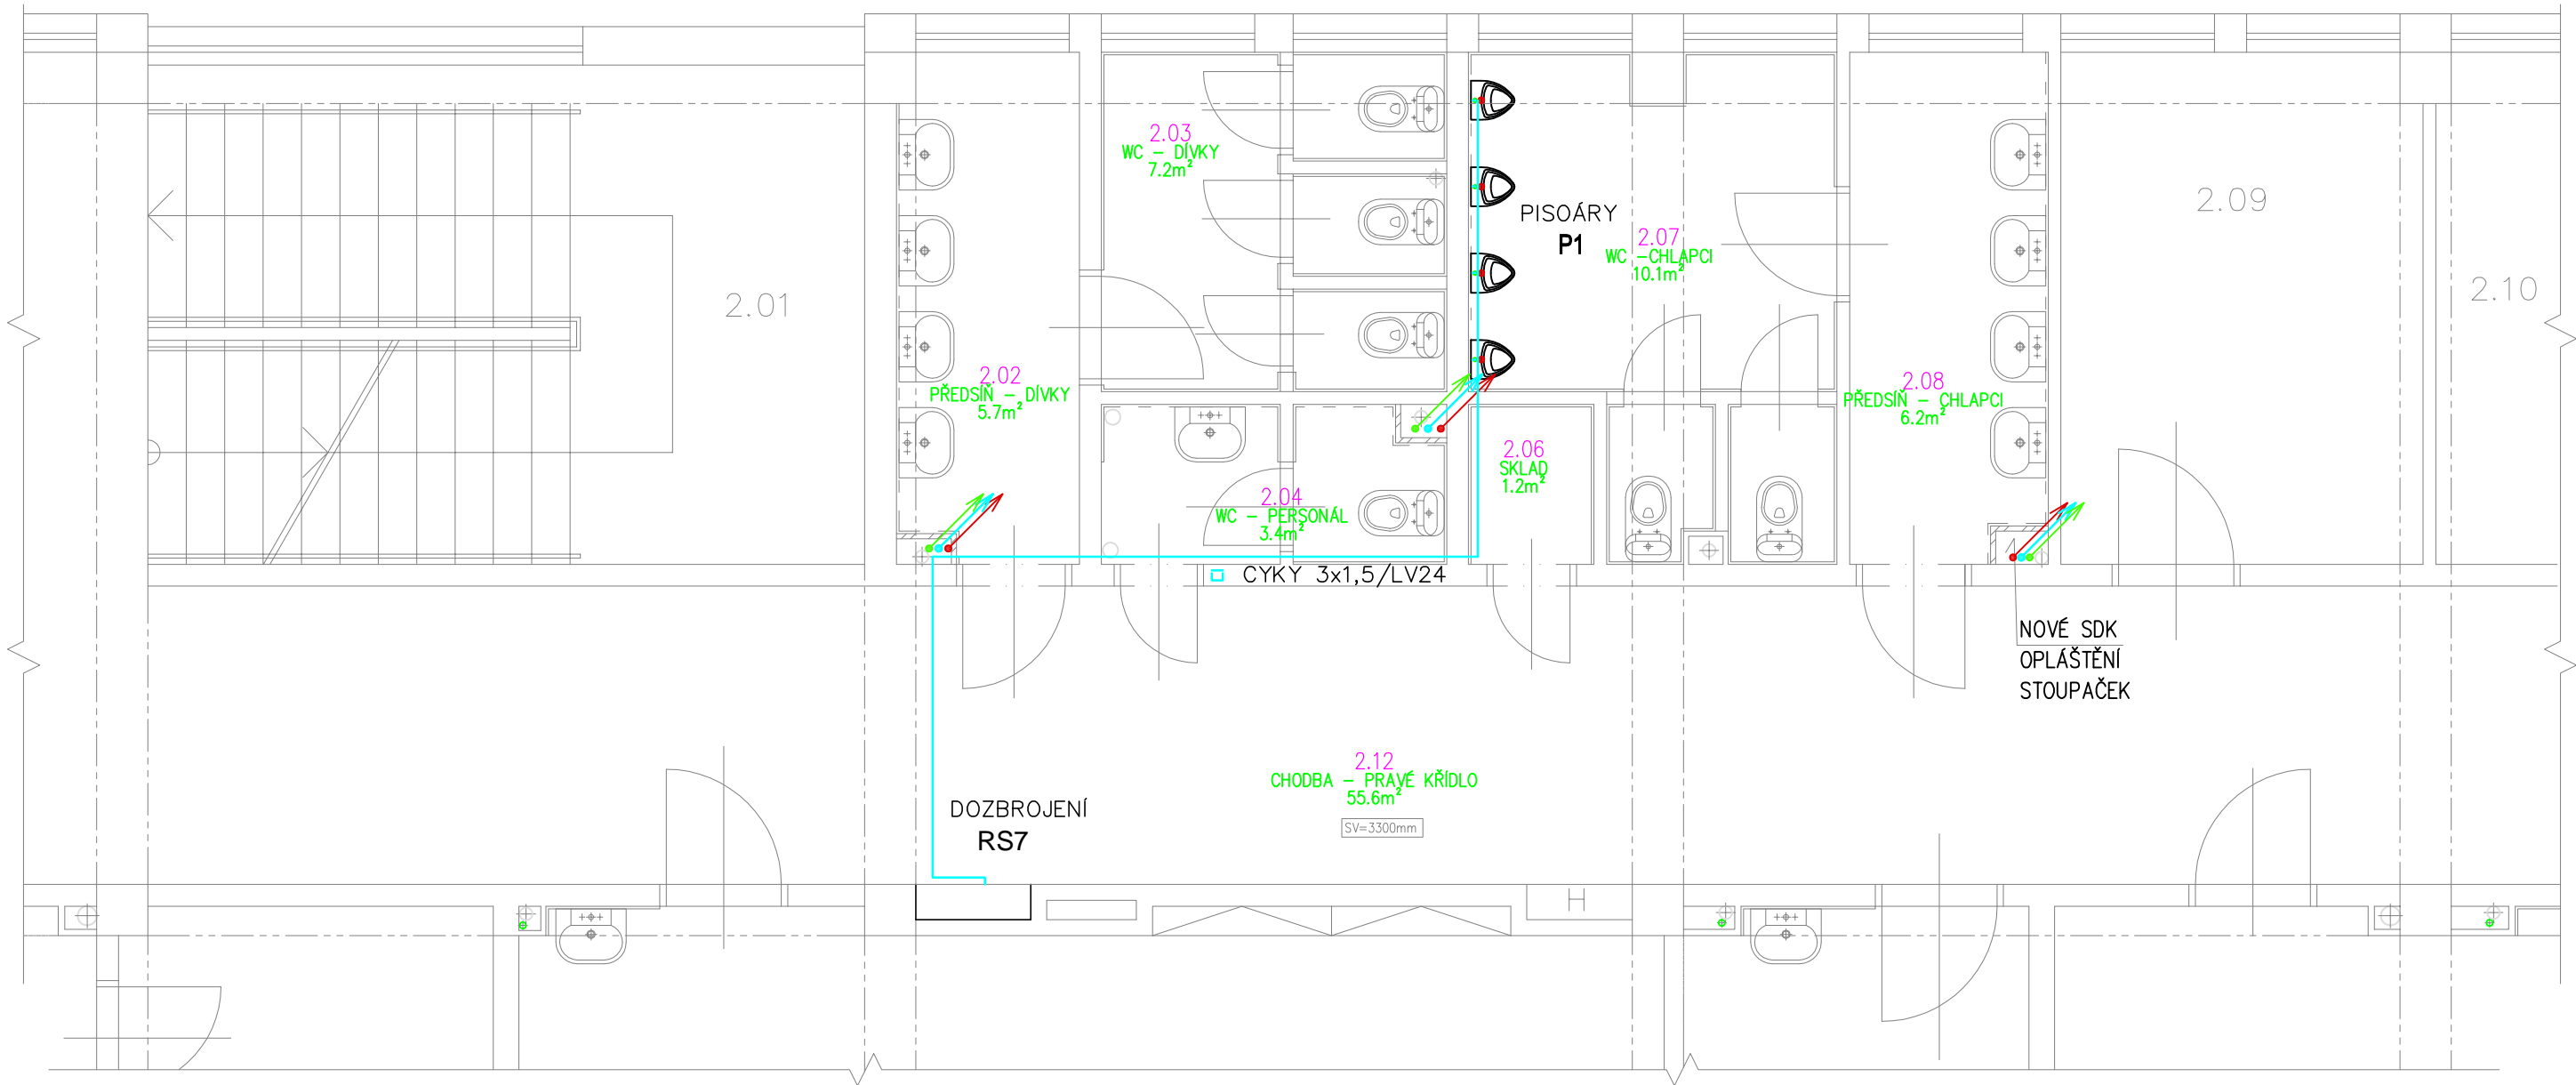

SOUSTAVA : 3PEN~50Hz,400/230V,TN-C-S

Ochrana před nebezpečným dotykem dle ČSN 33 2000-4-41 ed.3
automatickým odpojením od zdroje, dopl. pospojováním
a proudovým chráničem

Tabulka místností		
Číslo	Jméno	Plocha
2.02	PŘEDSÍŇ – DÍVKY	5,72
2.03	WC – DÍVKY	7,15
2.04	WC – PERSONÁL	3,37
2.06	SKLAD	1,23
2.07	WC – CHLAPCI	10,06
2.08	PŘEDSÍŇ – CHLAPCI	6,2
2.12	CHODBA – PRAVÉ KŘÍDLO	55,57

INVESTOR :	ZAK. ČÍSLO : POR 02.09.2025	 <div>PROJEKT • OBCHOD • REALIZACE VE STAVEBNICTVÍ POR PŘEROV</div> <div>Sídlo: TUČÍN 148, 751 16 TUČÍN Kancelář: DENISOVA 2916/9, 750 02 PŘEROV</div>	MICHAL POSPÍŠIL +420 736 680 233 IČO 65912535 DIČ CZ 7404195678
Základní škola Přerov Velká Dílžka 5, 750 02 Přerov, IČ 47858354	OBEC : PŘEROV		
	DATUM : 09/2025		
	FORMÁT : A3		
STUPEŇ : PROJEKT	POČ. VYHOTOVENÍ : 4		
STAVBA : Oprava rozvodů teplé a studené vody, Základní škola Velká Dílžka v Přerově		Zodp. projektant	Michal Pospíšil
		Vypracoval	Ing. J. Stojan
ČÁST : D.1.4.d SILNOPROUDÁ ELEKTROTECHNIKA		Autoriz. osoba	Ing. J. Stojan
NÁZEV VÝKRESU : PŮDORYS 2.NP – UČEBNOVÁ ČÁST PRAVÁ		MĚŘÍTKO : 1 : 50	Č. VÝKRESU : D.1.4.d–006