


PŮDORYS 3.NP - UČEBNOVÁ ČÁST P - STAVEBNÍ ÚPRAVY

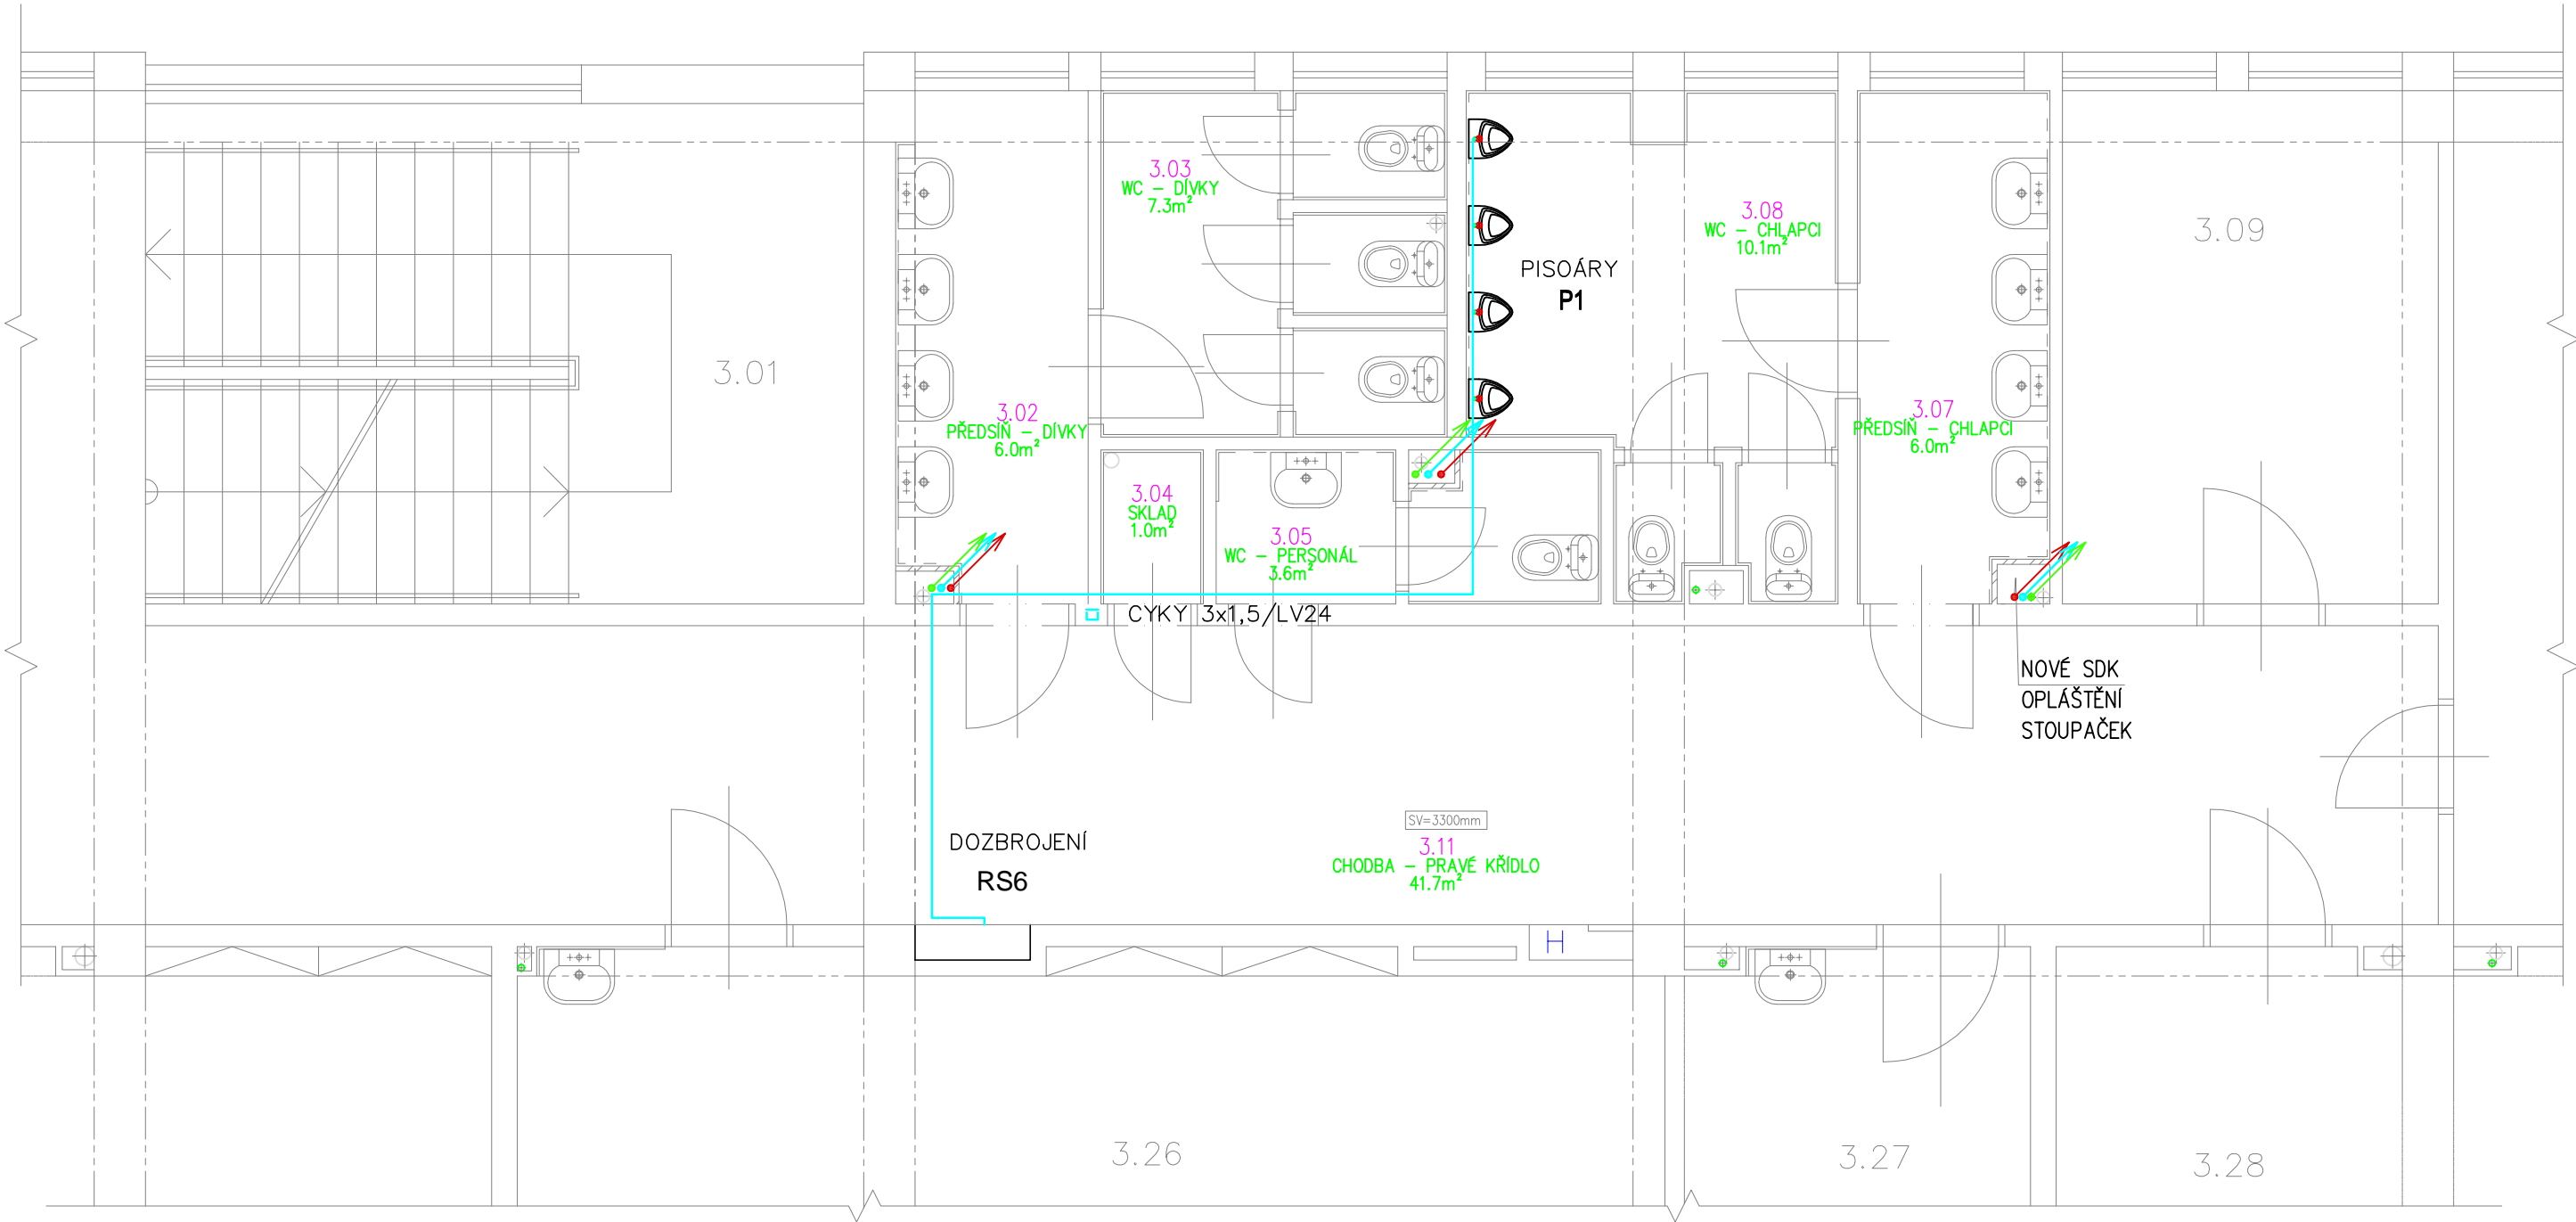

SOUSTAVA : 3PEN~50Hz,400/230V,TN-C-S
Ochrana před nebezpečným dotykem dle ČSN 33 2000-4-41 ed.3
automatickým odpojením od zdroje, dopl. pospojováním
a proudovým chráničem

Tabulka místností		
Číslo	Jméno	Plocha
3.02	PŘEDSÍŇ – DÍVKY	6
3.03	WC – DÍVKY	7,29
3.04	SKLAD	0,96
3.05	WC – PERSONÁL	3,6
3.07	PŘEDSÍŇ – CHLAPCI	6
3.08	WC – CHLAPCI	10,1
3.11	CHODBA – PRAVÉ KŘÍDLO	41,66

INVESTOR : Základní škola Přerov Velká Dílžka 5, 750 02 Přerov, IČ 47858354	ZAK. ČÍSLO : POR 02.09.2025	 MICHAL POSPÍŠIL +420 736 680 233 IČO 65912535 DIČ CZ 7404195678
	OBEC : PŘEROV	
	DATUM : 09/2025	
	FORMÁT : A3	
STUPEŇ : PROJEKT	POČ. VYHOTOVENÍ : 4	Sídlo: TUČÍN 148, 751 16 TUČÍN Kancelář: DENISOVA 2916/9, 750 02 PŘEROV
STAVBA : Oprava rozvodů teplé a studené vody, Základní škola Velká Dílžka v Přerově		Zodp. projektant Michal Pospíšil
ČÁST : D.1.4.d SILNOPROUDÁ ELEKTROTECHNIKA		Vypracoval Ing. J. Stojan
NÁZEV VÝKRESU :PŮDORYS 3.NP – UČEBNOVÁ ČÁST PRAVÁ		Autoriz. osoba Ing. J. Stojan
		MĚŘÍTKO : 1 : 50
		Č. VÝKRESU : D.1.4.d–007