


PŮDORYS 1.NP - UČEBNOVÁ ČÁST L - BOURACÍ PRÁCE

VYBOURÁNÍ 1 ŘADY  
KERAM. OBKLADU  
ZA PISOÁRY  
(výška pruhu ~0,25m)

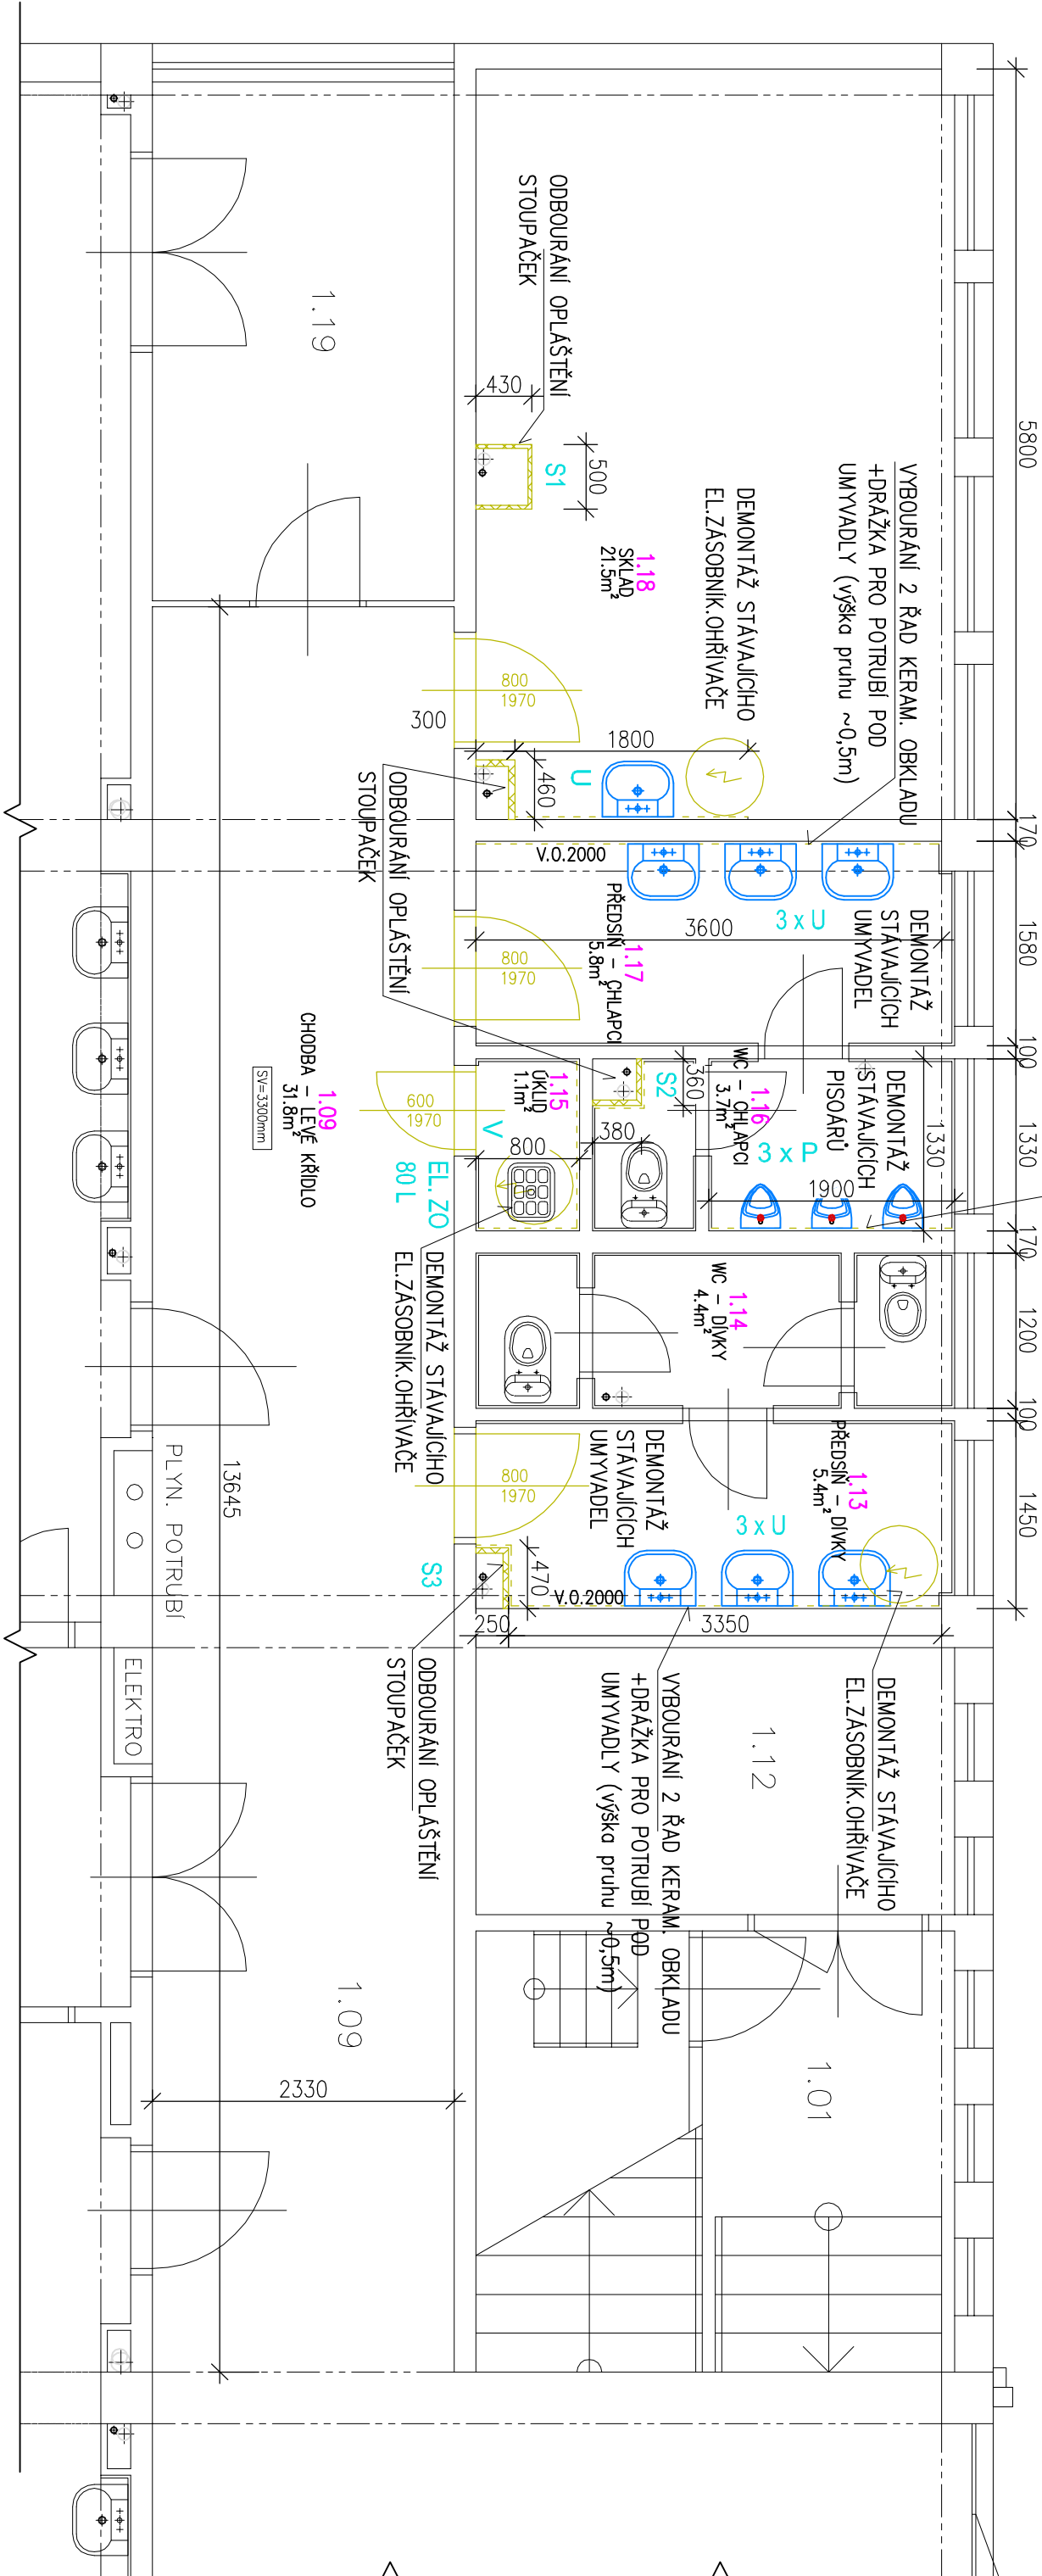

LEGENDA ZNAČENÍ :

- BOURACÍ PRÁCE
- STÁVAJÍCÍ KONSTRUKCE

- VYBOURÁNÍ STÁVAJÍCÍ KERAMICKÉ STĚNY
- VYBOURÁNÍ STÁVAJÍCÍHO KERAMICKÉHO OBKLADU (VYBOURÁNO POUZE V NUTNÉ MÍŘE PRO NOVÉ ROZVODY VODY A ELEKTRO)
- DEMONTÁŽ STÁV. ZAŘÍZOVACÍCH PŘEDMTŮ

- VYBOURÁNÍ DVEŘNÍHO KŘÍDLA + PŘÍPRAVA NA NOVÝ NATĚR OCELOVÉ ZÁRUBNĚ

LEGENDA:

- S STOUPAČÍ ROZVOD VODOVODU
- U UMYVADLO
- K KLOZET
- P PISOÁR
- V VÝLEVK

Tabulka místností

Číslo	Jméno	Plocha
1.09	CHODBA – LEVÉ KŘÍDLO	31,79
1.13	PŘEDSÍŇ – DÍVKY	5,36
1.14	WC – DÍVKY	4,44
1.15	ÚKLID	1,06
1.16	WC – CHLAPCI	3,72
1.17	PŘEDSÍŇ – CHLAPCI	5,85
1.18	SKLAD	21,46

INVESTOR : Základní škola Přerov Velká Dílažka 5, 750 02 Přerov, IČ 47858354	ZAK. ČÍSLO : POR 02.09.2025	<div>PROJEKT • OBČANSKÉ • REALIZACE TE ENVIROINCE PDR PŘEROV</div>	MICHAL POSPÍŠIL +420 736 680 233 IČO 65912535 DIČ CZ 7404195678
	OBEČ : PŘEROV		
	DATUM : 09/2025		
	FORMÁT : A3		
STAVBA : Oprava rozvodů teplé a studené vody, Základní škola Velká Dílažka v Přerově	STUPEŇ : PROJEKT	POČ. VYHOTOVENÍ : 4	Sídlo: TUČÍN 148, 751 16 TUČÍN Kancelář: DENISOVA 2916/9, 750 02 PŘEROV
	Zodp. projektant		Michal Pospíšil
	Výpracoval		Lucie Mosnářková
	Část : D.1.1.2.1 STAVEBNÍ ČÁST		Ing. Zdeňka Tilerová
NÁZEV VÝKRESU : PŮDORYS 1.NP – UČEBNOVÁ ČÁST LEVÁ – BOURACÍ PRÁCE		MĚŘÍTKO : 1 : 50	Č. VÝKRESU : D.1.1.2.1. – 01