


PŮDORYS 2.NP - UČEBNOVÁ ČÁST L - BOURACÍ PRÁCE

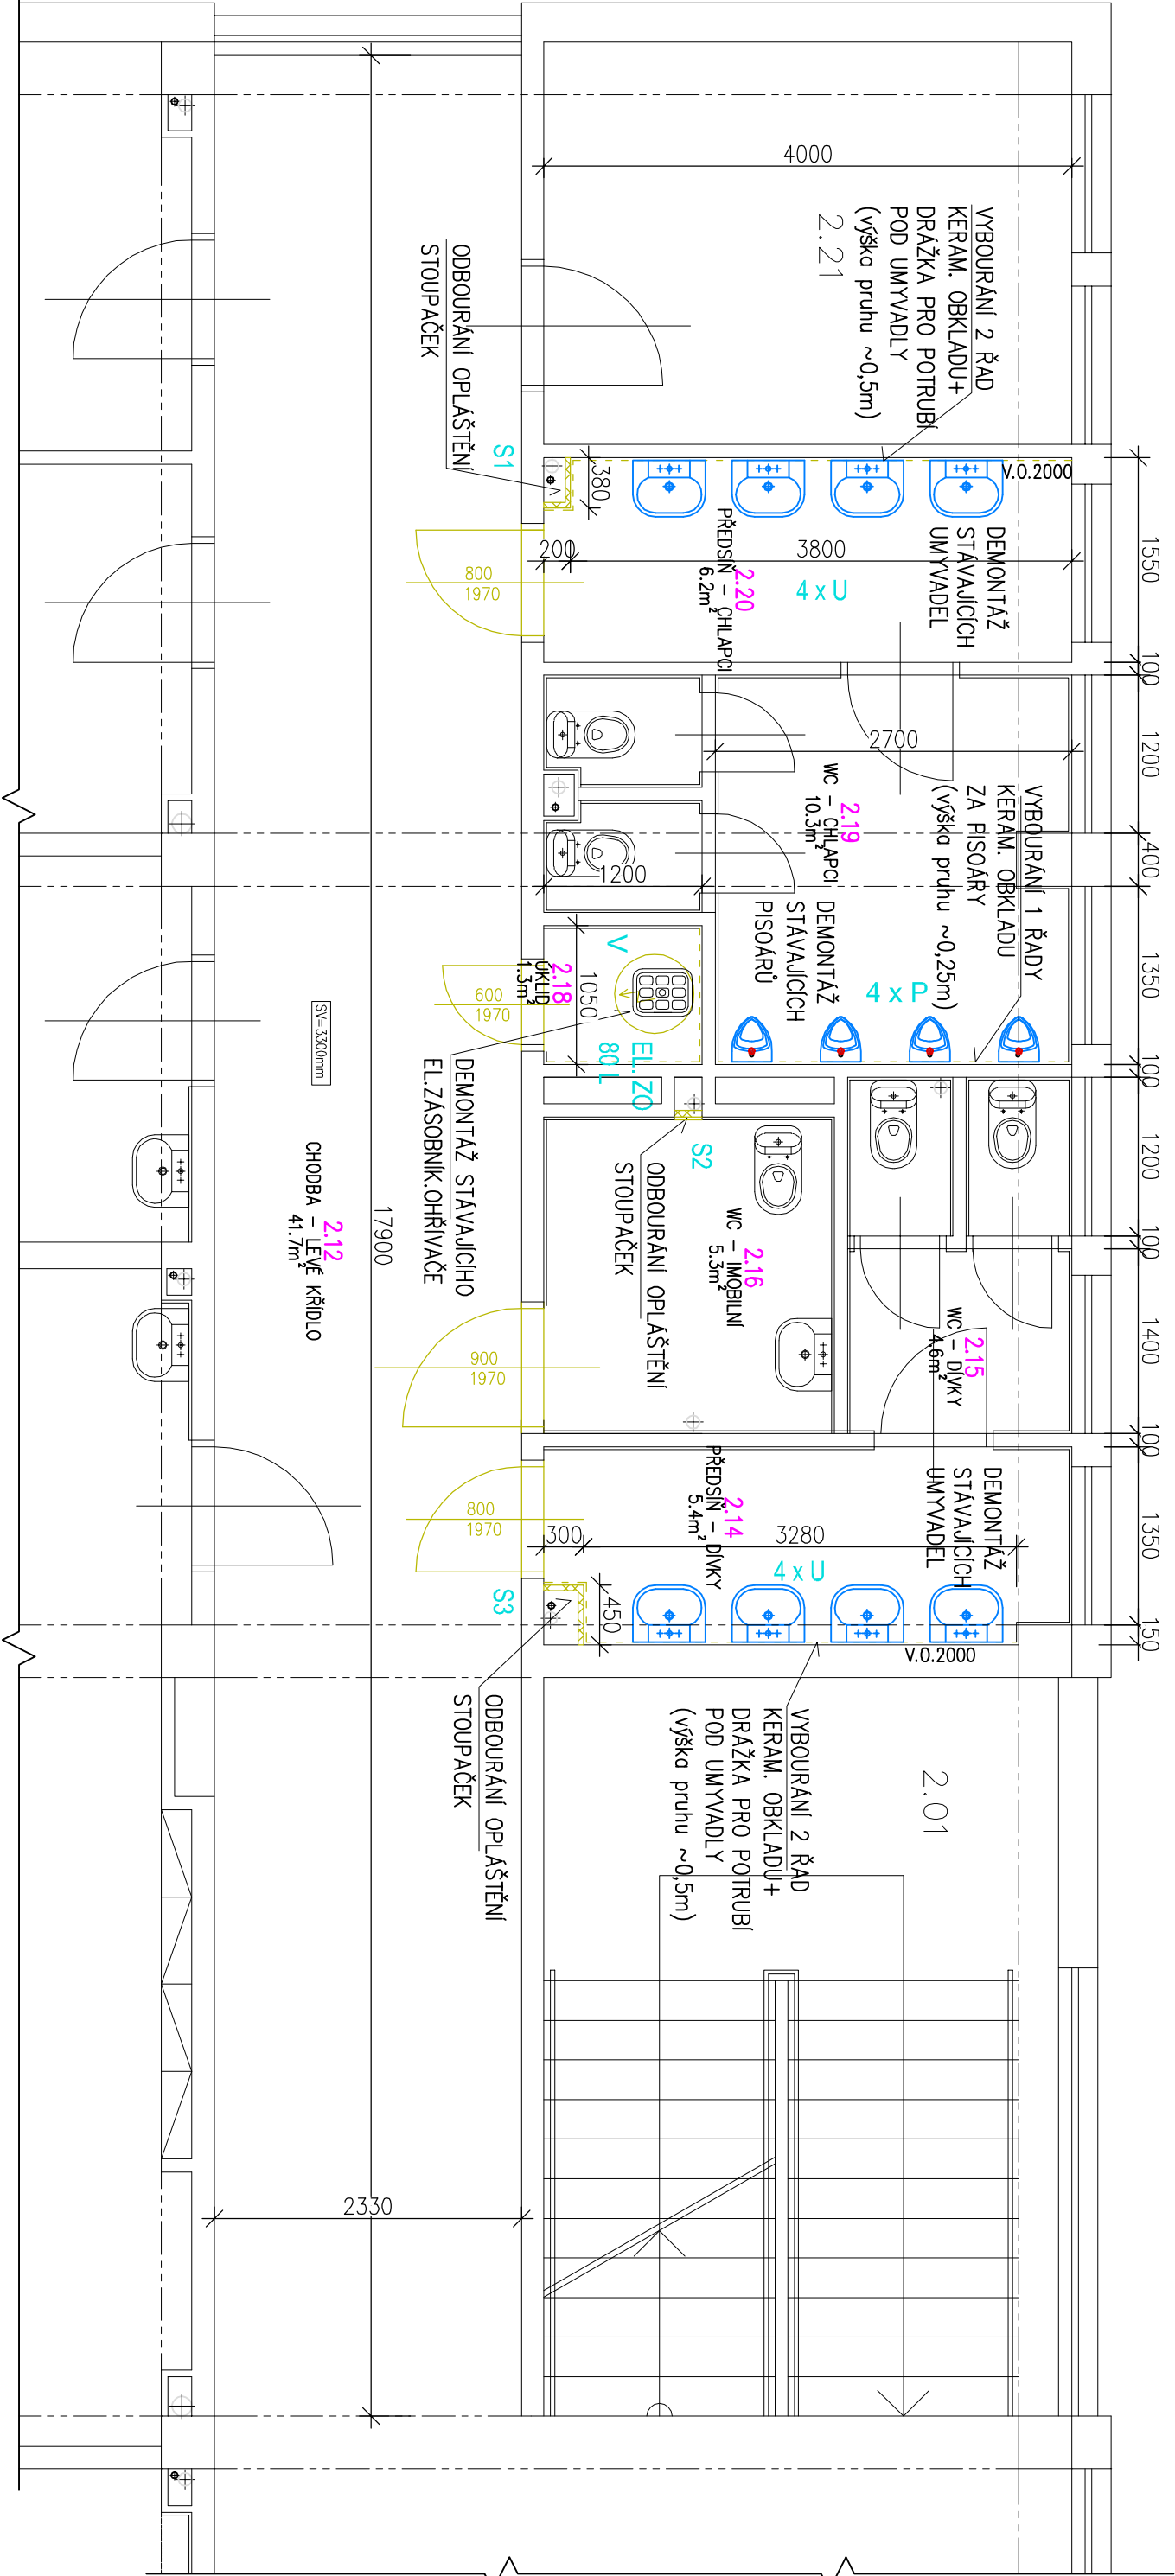

LEGENDA ZNAČENÍ :

BOURACÍ PRÁCE

STÁVAJÍCÍ KONSTRUKCE

VYBOURÁNÍ STÁVAJÍCÍ KERAMICKÉ STĚNY

VYBOURÁNÍ STÁVAJÍCÍHO KERAMICKÉHO OBKLADU
(VYBOURÁNO POUZE V NUTNÉ MÍŘE PRO NOVÉ ROZVODY
VODY A ELEKTRO)

DEMONTÁŽ STAV. ZAŘÍZOVACÍCH PŘEDMTŮ

VYBOURÁNÍ DVEŘNÍHO KŘÍDLA
+ PŘÍPRAVA NA NOVÝ NÁTĚR OCELOVÉ ZÁRUBNĚ

STOUPACÍ ROZVOD VODOVODU

UMYVADLO

KLOZET

PISOÁŘ

VÝLEVKA

Tabulka místností

LEGENDA:

- S
- STOUPACÍ ROZVOD VODOVODU
- U
- UMYVADLO
- K
- KLOZET
- P
- PISOÁŘ
- V
- VÝLEVKA

Tabulka místností

Číslo	Jméno	Plocha
2.12	CHODBA – LEVÉ KŘÍDLO	41,71
2.14	PŘEDSÍŇ – DÍVKY	5,4
2.15	WC – DÍVKY	4,59
2.16	WC – IMOBILNÍ	5,28
2.18	ÚKLID	1,26
2.19	WC – CHLAPCI	10,3
2.20	PŘEDSÍŇ – CHLAPCI	6,2

INVESTOR : Základní škola Přerov Velká Dílažka 5, 750 02 Přerov, IČ 47858354	ZAK. ČÍSLO : POR 02.09.2025		<div><div>PROJEKT • OBČANSKÁ • REALIZACE</div><div>TEPRVA • PRÁCE</div><div>IPOR</div><div>PŘEROV</div></div> <div>MICHAL POSPÍŠIL +420 736 680 233 IČO 65912535 DIČ CZ 7404195678</div>
	OBEČ :	PŘEROV	
	DATUM :	09/2025	
	FORMÁT :	A3	
	POČ. VYHOTOVENÍ :	4	
STUPEŇ : PROJEKT			Sídlo: TUČÍN 148, 751 16 TUČÍN Kancelář: DENISOVA 2916/9, 750 02 PŘEROV
STAVBA : Oprava rozvodů teplé a studené vody, Základní škola Velká Dílažka v Přerově			Zodp. projektant Michal Pospíšil
ČÁST : D.1.1.2.1 STAVEBNÍ ČÁST			Vypracoval Lucie Masatřiková
NÁZEV VÝKRESU : PŮDORYS 2.NP – UČEBNOVÁ ČÁST LEVÁ – BOURACÍ PRÁCE			Autoriz. osoba Ing. Zdenka Tilerová
MĚŘÍTKO : 1 : 50			Č. VÝKRESU : D.1.1.2.1. – 02