


PŮDORYS 3.NP - UČEBNOVÁ ČÁST L - BOURACÍ PRÁCE

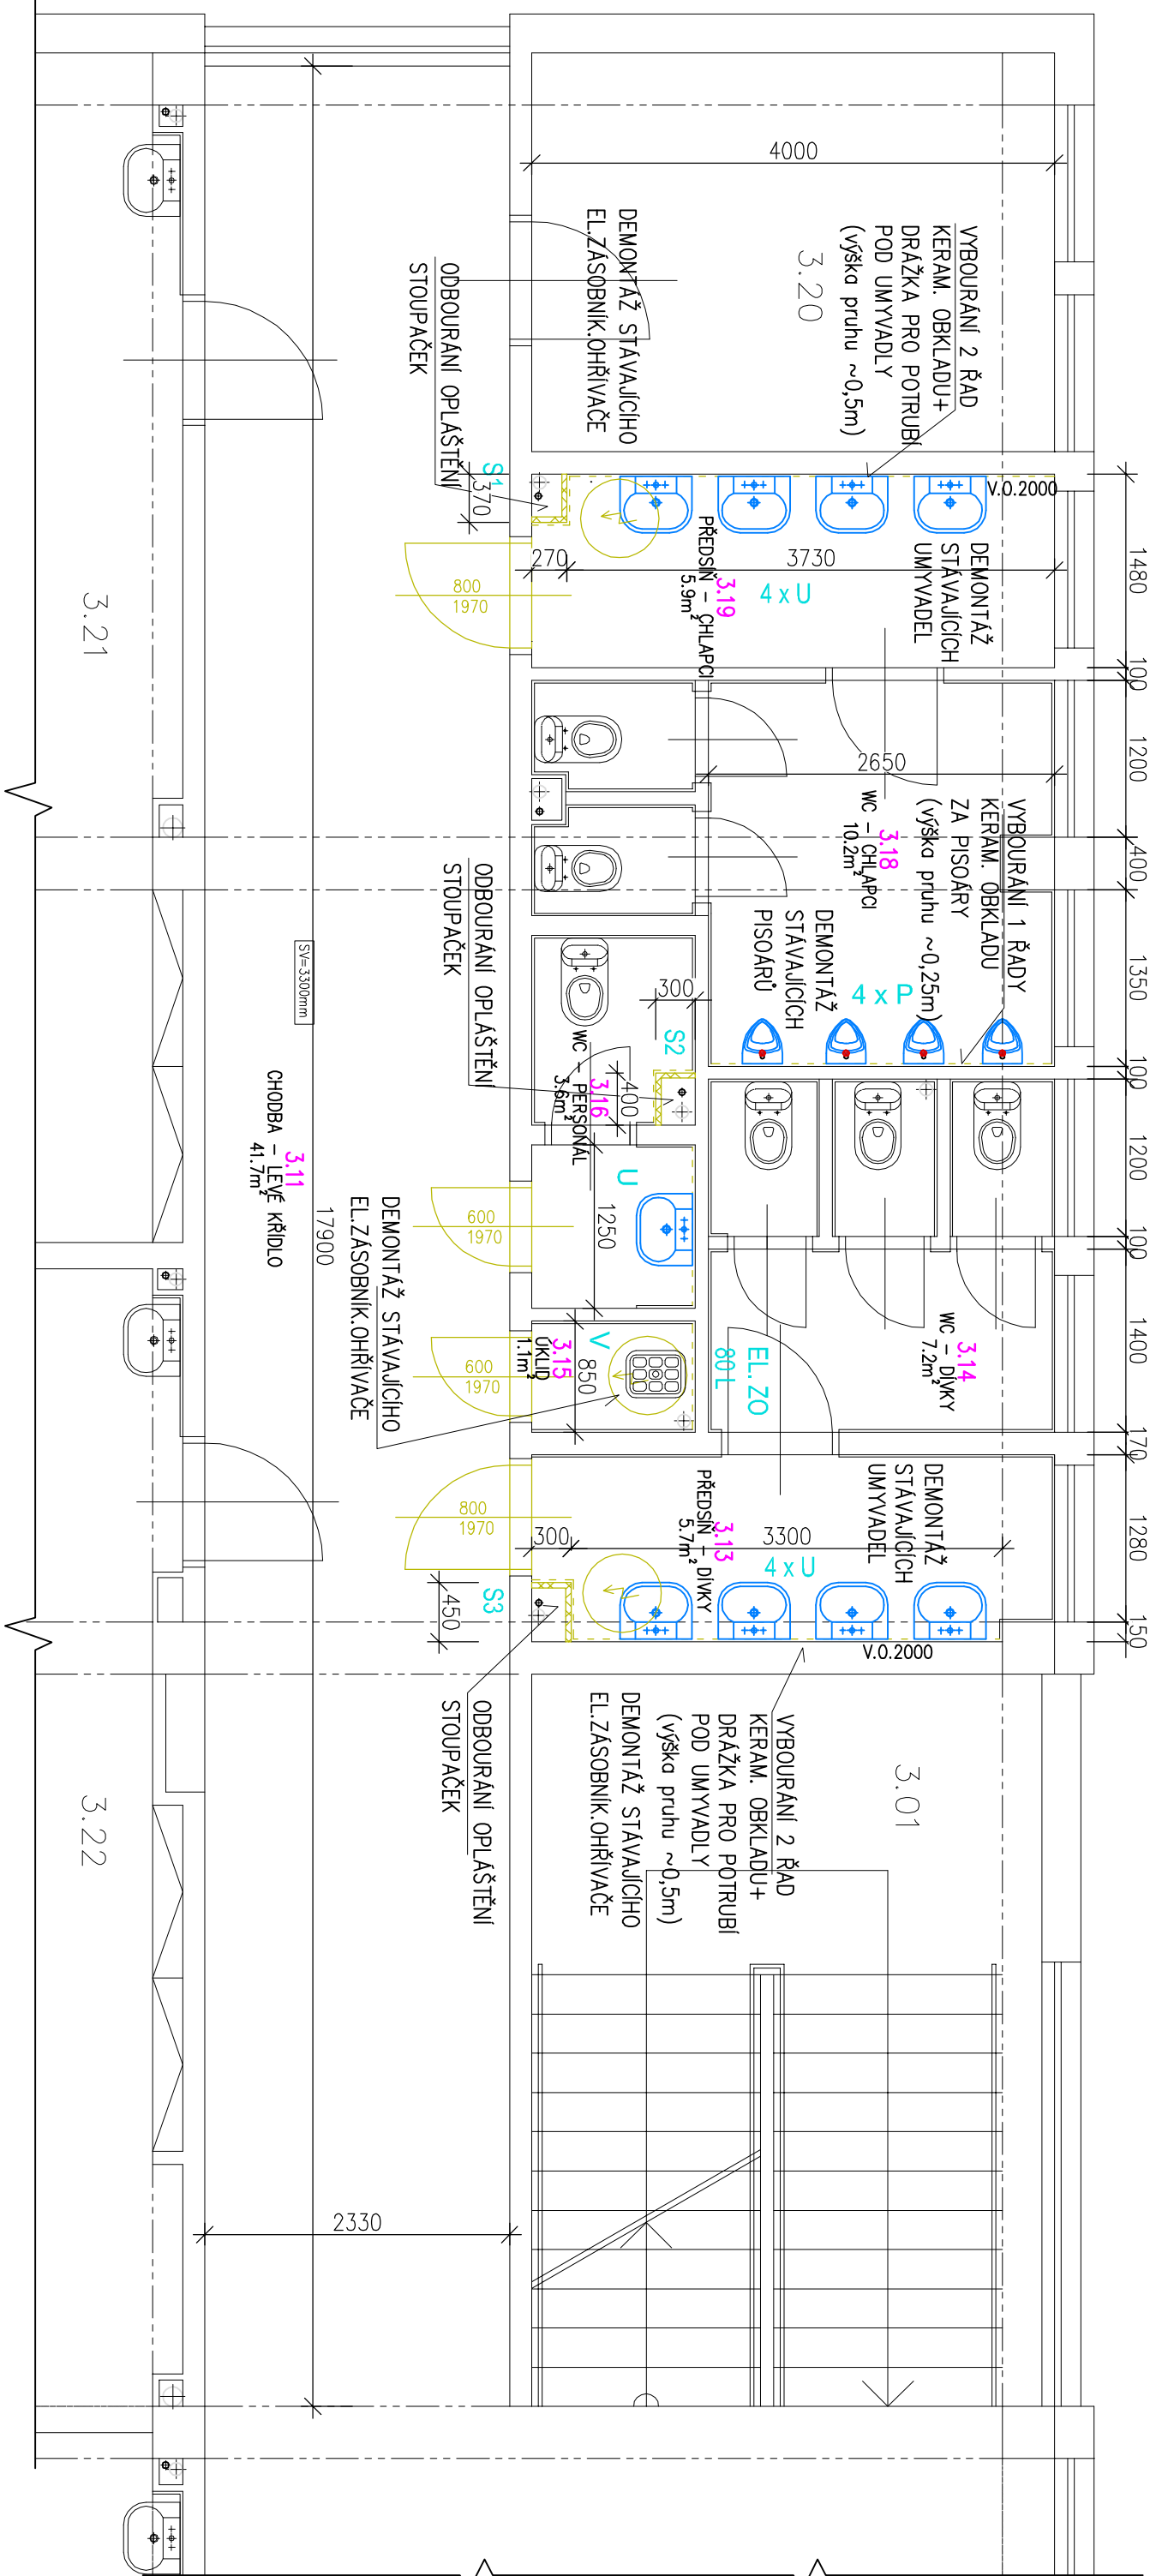

LEGENDA ZNAČENÍ :

BOURACÍ PRÁCE

STÁVAJÍCÍ KONSTRUKCE

VYBOURÁNÍ STÁVAJÍCÍ KERAMICKÉ STĚNY

VYBOURÁNÍ STÁVAJÍCÍHO KERAMICKÉHO OBKLADU
(VYBOURÁNO POUZE V NUTNÉ MÍŘE PRO NOVE ROZVODY
VODY A ELEKTRO)

DEMONTÁŽ STAV. ZAŘÍZOVACÍCH PŘEDMŮTŮ

VYBOURÁNÍ DVEŘNÍHO KŘÍDLA
+ PŘÍPRAVA NA NOVÝ NÁTĚR OCELOVÉ ZÁRUBNĚ

LEGENDA:

S

STOUPACÍ ROZVOD VODOVODU

U

UMYVADLO

K

KLOZET

P

PISOÁŘ

V

VÝLEVKÁ

Tabulka místností

Číslo	Jméno	Plocha
3.11	CHODBA – LEVÉ KŘÍDLO	41,71
3.13	PŘEDSÍŇ – DÍVKY	5,72
3.14	WC – DÍVKY	7,15
3.15	ÚKLID	1,06
3.16	WC – PERSONÁL	3,56
3.18	WC – CHLAPCI	10,25
3.19	PŘEDSÍŇ – CHLAPCI	5,92

INVESTOR :

Základní škola Přerov
Velká Dílažka 5,
750 02 Přerov,
IČ 47858354

ZAK. ČÍSLO :
POR 02.09.2025

OBC :
PŘEROV

DATUM :
09/2025

FORMÁT :
A3

POČ. VYHOTOVENÍ :
4

STAVBA :
Oprava rozvodů teplé a studené vody,
Základní škola Velká Dílažka v Přerově

ČÁST :
D.1.1.2.1 STAVEBNÍ ČÁST

NÁZEV VÝKRESU :
PŮDORYS 3.NP – UČEBNOVÁ ČÁST LEVÁ
– BOURACÍ PRÁCE

PROJEKT • OBČIHO • REALIZACE
TE ENVIROINCEV
PDR
PŘEROV

Sídlo: TUČÍN 148, 751 16 TUČÍN
Kancelář: DENISOVA 2916/9, 750 02 PŘEROV

MICHAL POSPÍŠIL
+420 736 680 233
IČO 65912535
DIČ CZ 7404195678

Vypracoval
Lucie Mosáříková

Autoriz. osoba
Ing. Zdeňka Tilerová

MĚŘÍTKO :
1 : 50

Č. VÝKRESU :
D.1.1.2.1. – 03