



PŮDORYS 4.NP - UČEBNOVÁ ČÁST I - BOURACÍ PRÁCE

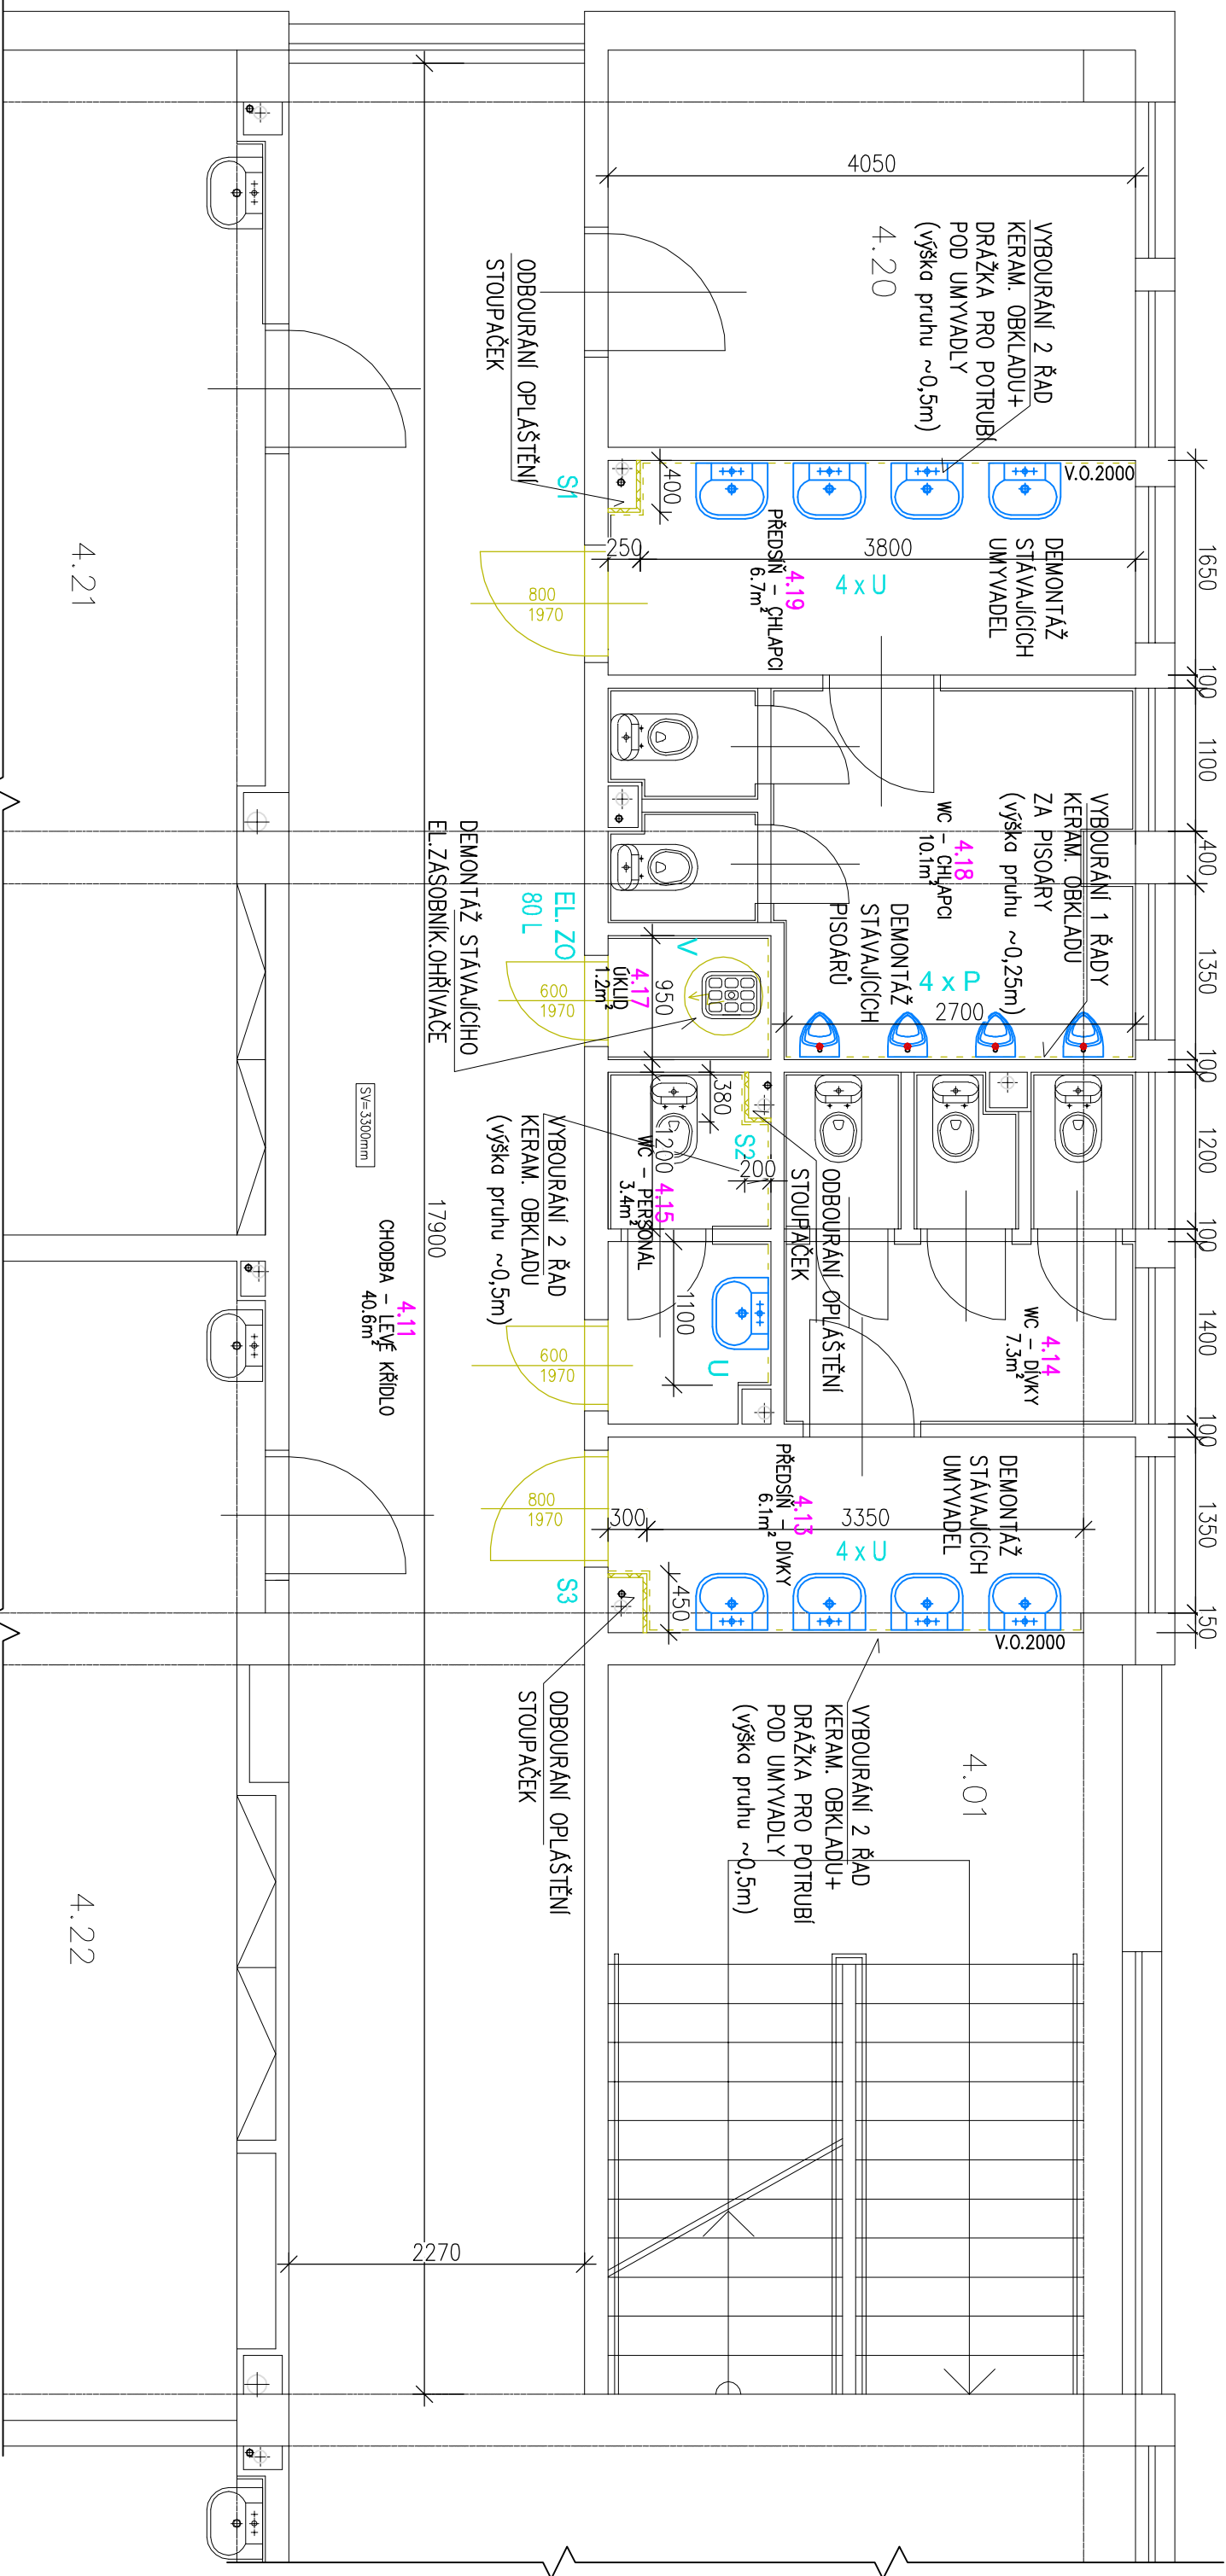

LEGENDA ZNAČENÍ :



 BOURACÍ PRÁCE




STÁVAJÍCÍ KONSTRUKCE



VYBOURÁNÍ STÁVAJÍCÍ KERAMICKÉ STĚNY
VYBOURÁNÍ STÁVAJÍCÍHO KERAMICKÉHO OBKLADU
(VYBOURÁNO POUZE V NUTNÉ MÍŘE PRO NOVÉ ROZVODY
VODY A ELEKTRO)



 DEMONTÁŽ STÁV. ZAŘÍZOVACÍCH PŘEDMTŮ



5 VYBOURANÍ DVEŘNÍHO KŘÍDLA + PŘÍPRAVA NA NOVÝ NÁTĚR OCELOVÉ ZÁRUBNĚ

LEGENDA:

S STUPACÍ ROZVOD VODOVODU

U UMYVADLO


K KLOZET

P PISOAR

V VÝLEVKÁ

Tabuľka miestností

Číslo	Jméno	Plocha
4.11	CHODBA – LEVÉ KŘÍDLO	40,63
4.13	PŘEDSÍŇ – DÍVKY	6,06
4.14	WC – DÍVKY	7,29
4.15	WC – PERSONÁL	3,37
4.17	ÚKLID	1,19
4.18	WC – CHLAPCI	10,12
4.19	PŘEDSÍŇ – CHLAPCI	6,68

INVESTOR :	ZAK. ČÍSLO :	POR 02.09.2025
Základní škola Přerov Velká Dílačka 5, 750 02 Přerov, IČ 47858354	OBEC :	PŘEROV
	datum :	09/2025
	FORMÁT :	A3
STUPEŇ : PROJEKT	POČ. VYFOTOVENÍ :	4
STAVBA : Oprava rozvodů teplé a studené vody, Základní škola Velká Dílačka v Přerově		
ČÁST : D.1.1.2.1 STAVEBNÍ ČÁST		
NÁZEV VÝKRESU : PŮDORYS 4.NP – UČEBNOVÁ ČÁST LEVÁ – BOURACÍ PRÁCE		
	Zodp. projektant	Michal Pospíšil
	Vypracoval	Lucie Mosaffřiková
	Autoriz. osoba	Ing. Zdeňka Tillerová
	MĚŘÍTKO : 1 : 50	Č. VÝKRESU : D.1.1.2.1. – 04