



PŮDORYS 1.NP - UČEBNOVÁ ČÁST P - BOURACÍ PRÁCE

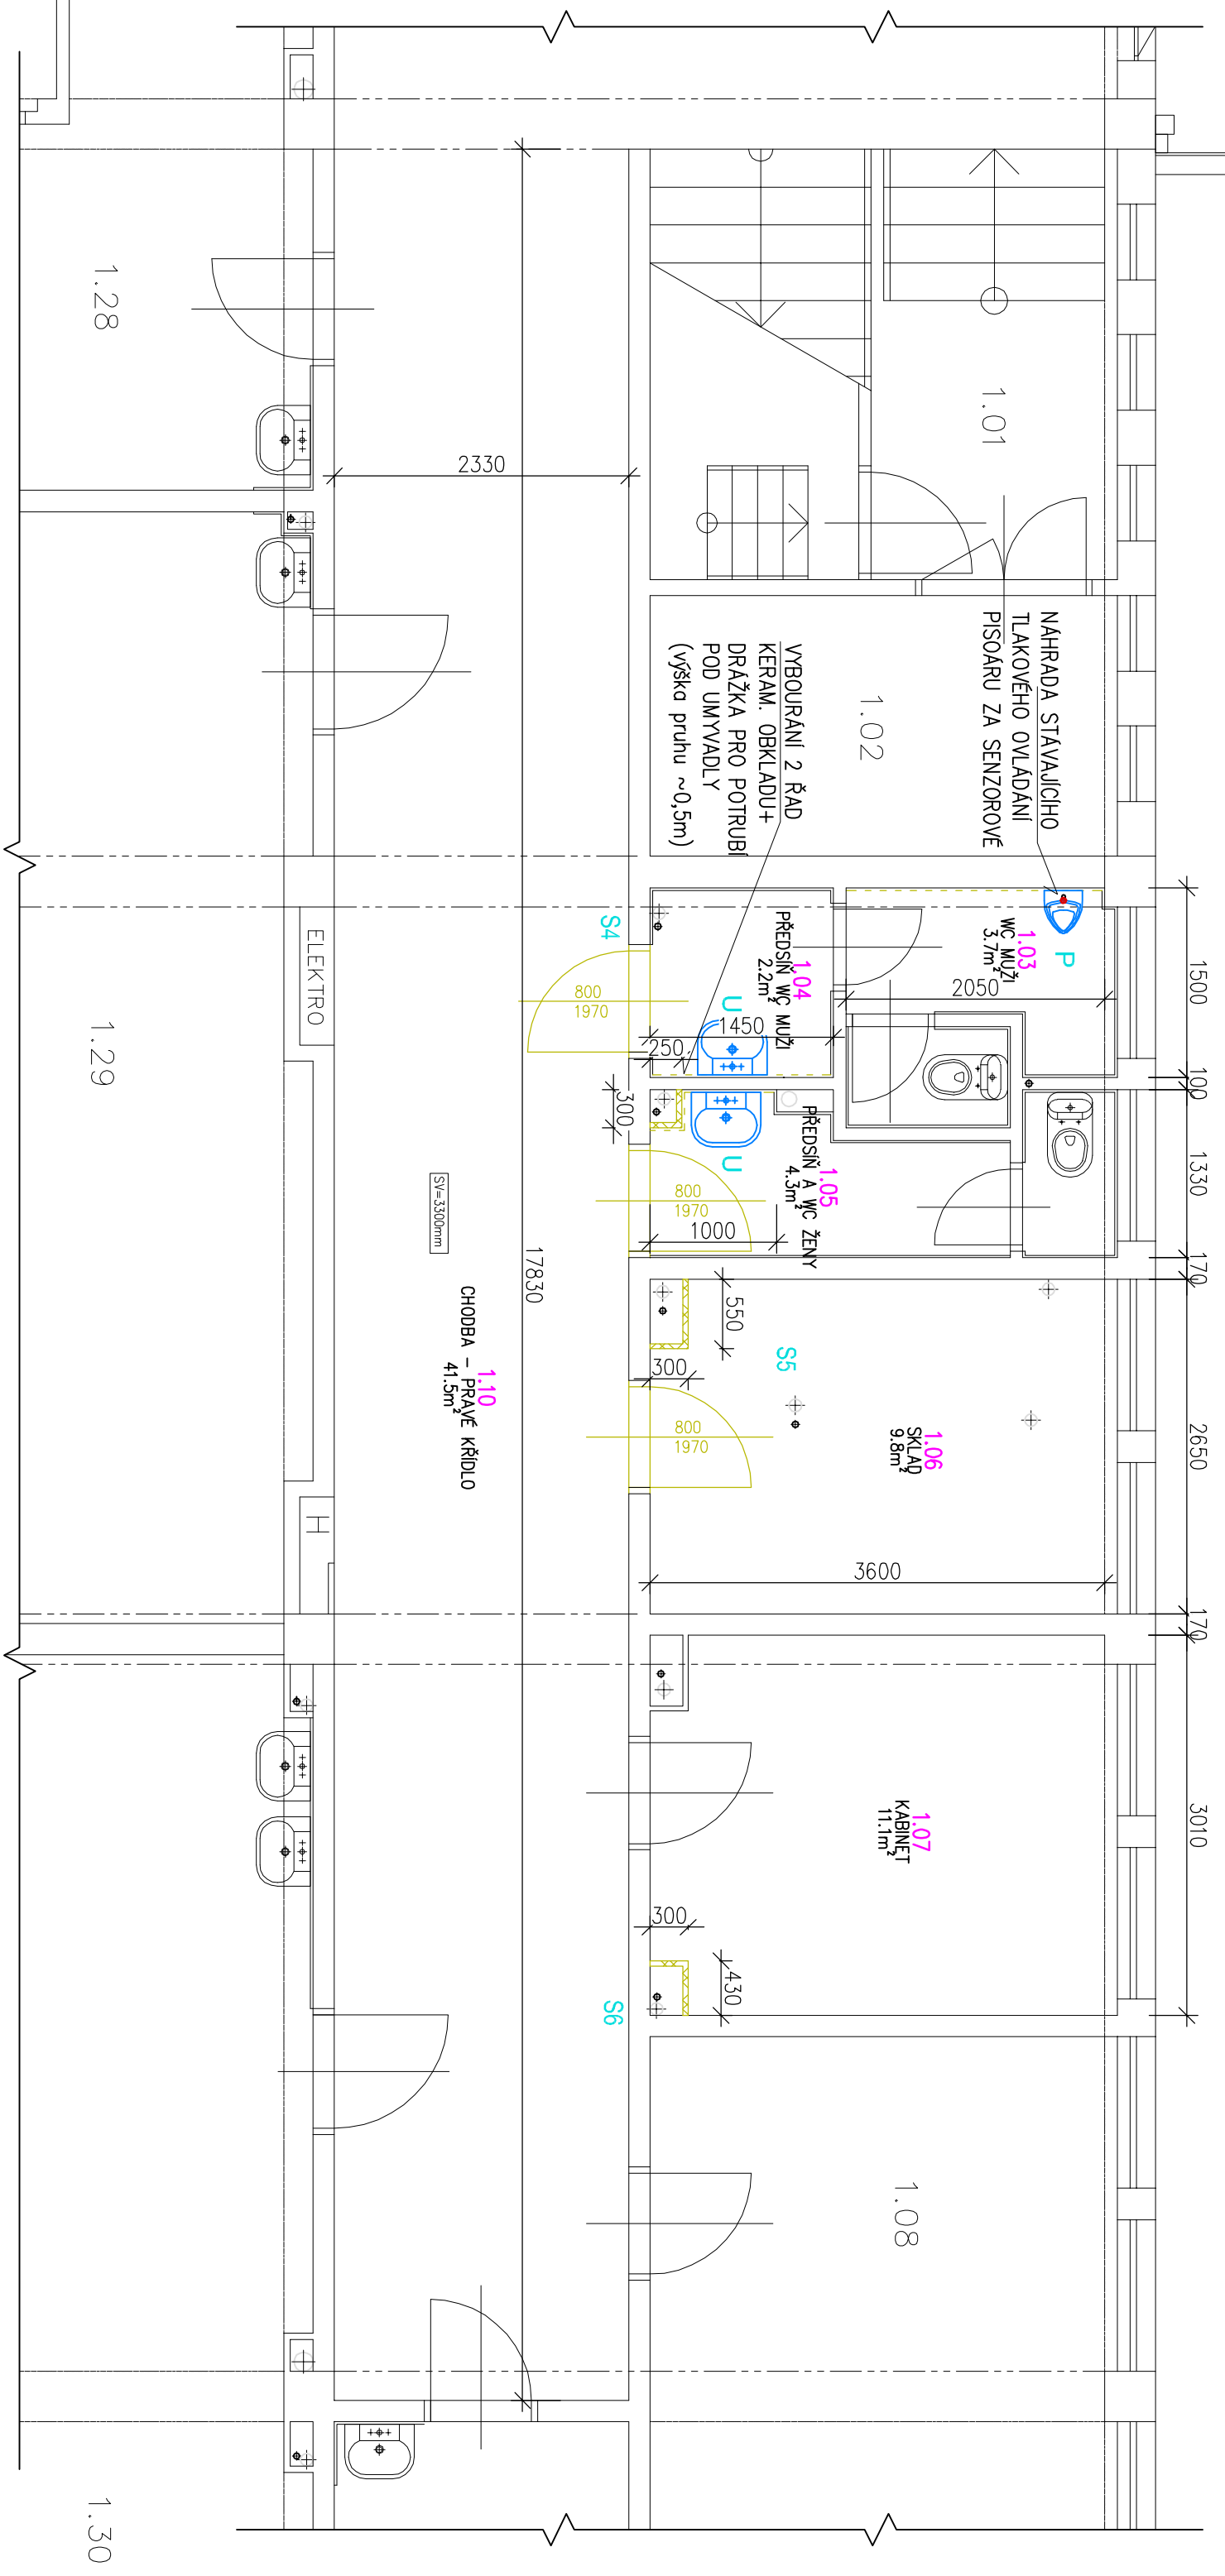

LEGENDA ZNAČENÍ :



 BOURACÍ PRÁCE



STÁVAJÍCÍ KONSTRUKCE



 
VYBOURÁNÍ STÁVAJÍCÍ KERAMICKÉ STĚNY



VYBOURÁNÍ STÁVAJÍCÍHO KERAMICKÉHO OBKLADU
(VYBOURÁNO POUZE V NUTNÉ MÍŘE PRO NOVÉ ROZVODY
VODY A ELEKTRO)



DEMONTÁŽ STAV. ZAŘÍZOVACÍCH PŘEDMTŮ



VYBOURÁNÍ DVEŘNÍHO KŘÍDLA
+ PŘÍPRAVA NA NOVÝ NÁTĚR OCELOVÉ ZÁRUBNĚ

LEGENDA:

S STOUPACÍ ROZVOD VODOVODU

U UMYVADLO

K KLOZET

P PISOÁR

V VÝLEVK

Tabulka místností

| Číslo | Jméno | Plocha |
|-------|-----------------------|--------|
| 1.03 | WC MUŽI | 3,74 |
| 1.04 | PŘEDSÍŇ WC MUŽI | 2,17 |
| 1.05 | PŘEDSÍŇ A WC ŽENY | 4,32 |
| 1.06 | SKLAD | 9,8 |
| 1.07 | KABINET | 11,14 |
| 1.10 | CHODBA – PRAVÉ KŘÍDLO | 41,54 |

| | | |
|---|---|---------------------------------|
| INVESTOR : | ZAK. ČÍSLO : | POR 02.09.2025 |
| Základní škola Přerov Velká Dílažka 5, 750 02 Přerov, IČ 47858354 | OBEC : | PŘEROV |
| | DATUM : | 09/2025 |
| | FORMÁT : | A3 |
| STUPEŇ : PROJEKT | POČ. VYHOTOVENÍ : | 4 |
| STAVBA : Oprava rozvodů teplé a studené vody, Základní škola Velká Dílažka v Přerově | <div><div><div>PROJEKT • OBČANSKÝ • REALIZACE</div><div>VE STAVBAŘSKÝM</div><div>POPR</div><div>PŘEROV</div></div><div>MICHAL POSPÍŠIL +420 736 680 233 IČO 65912535 DIČ CZ 7404195678</div></div> | |
| ČÁST : D.1.1.2.1 STAVEBNÍ ČÁST | Autoriz. osoba | Ing. Zdeňka Tilerová |
| NÁZEV VÝKRESU : PŮDORYS 1.NP – UČEBNOVÁ ČÁST PRAVÁ – BOURACÍ PRÁCE | MĚŘÍTKO : 1 : 50 | Č. VÝKRESU : D.1.1.2.1. – 05 |
| | Zodp. projektant | Michal Pospíšil |
| | Vypracoval | Lucie Mosnářková |