


PŮDORYS 2.NP - UČEBNOVÁ ČÁST P - BOURACÍ PRÁCE

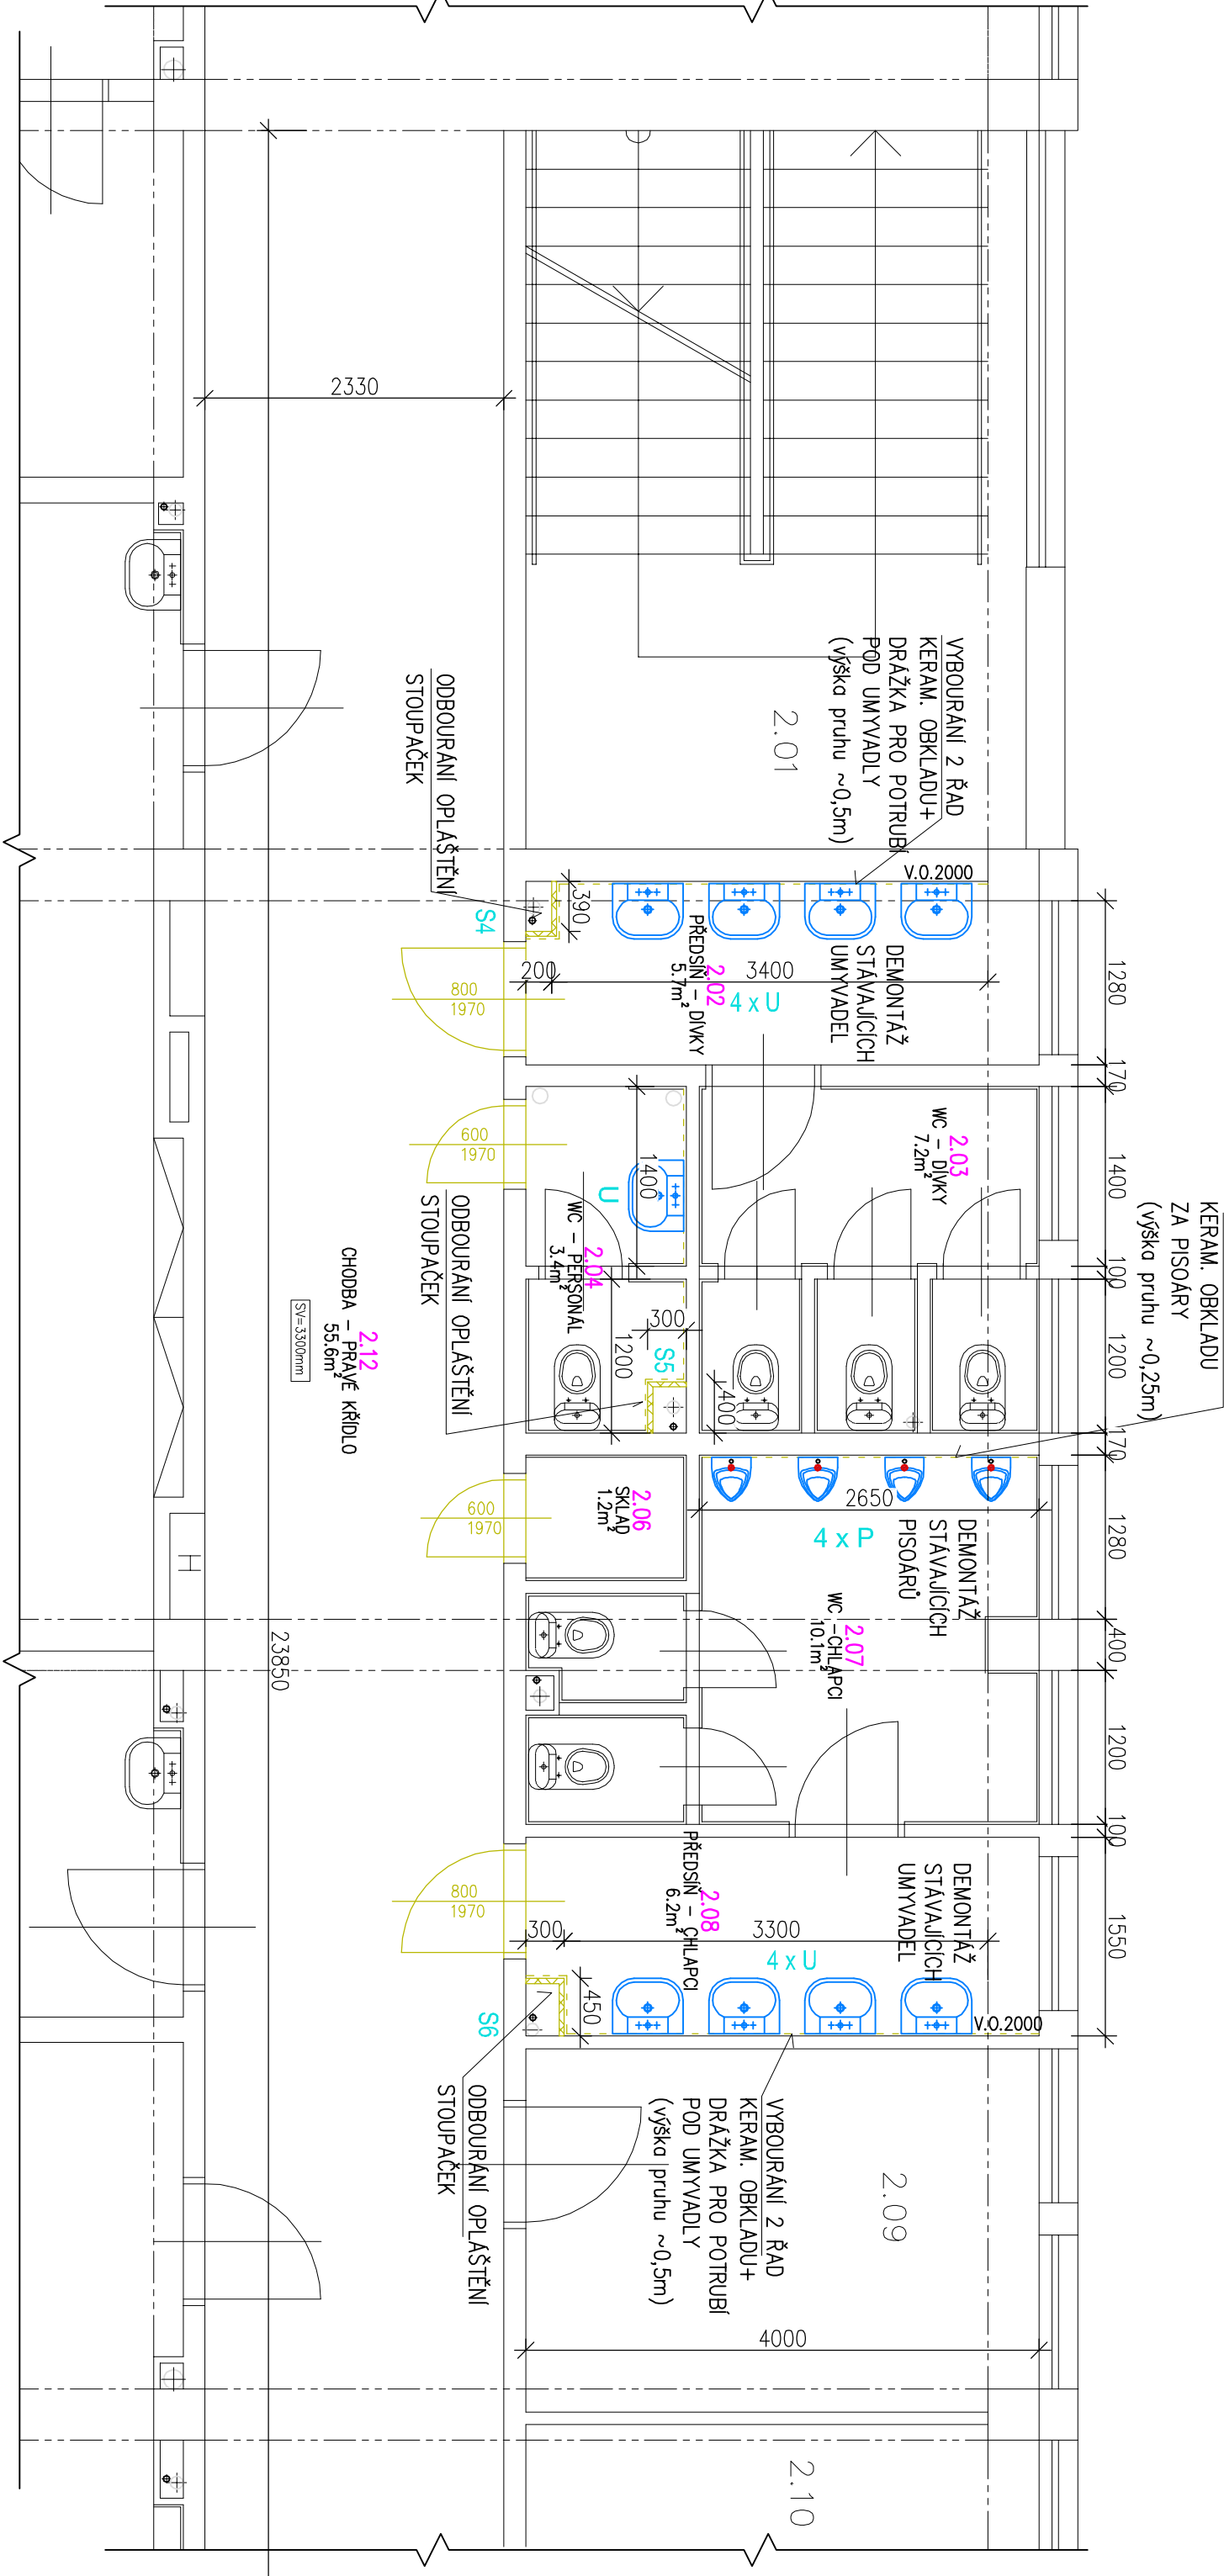

LEGENDA ZNAČENÍ :

BOURACÍ PRÁCE

STÁVAJÍCÍ KONSTRUKCE

VYBOURÁNÍ STÁVAJÍCÍ KERAMICKÉ STĚNY

VYBOURÁNÍ STÁVAJÍCÍHO KERAMICKÉHO OBKLADU
(VYBOURÁNO POUZE V NUTNÉ MÍŘE PRO NOVÉ ROZVODY
VODY A ELEKTRO)

DEMONTÁŽ STAV. ZAŘÍZOVACÍCH PŘEDMŮTŮ

VYBOURÁNÍ DVEŘNÍHO KŘÍDLA
+ PŘÍPRAVA NA NOVÝ NATĚR OCELOVÉ ZÁRUBNĚ

| Tabulka místností | | |
|-------------------|-----------------------|--------|
| Číslo | Jméno | Plocha |
| 2.02 | PŘEDSÍŇ – DÍVKY | 5,72 |
| 2.03 | WC – DÍVKY | 7,15 |
| 2.04 | WC – PERSONAL | 3,37 |
| 2.06 | SKLAD | 1,23 |
| 2.07 | WC – CHLAPCI | 10,06 |
| 2.08 | PŘEDSÍŇ – CHLAPCI | 6,2 |
| 2.12 | CHODBA – PRAVÉ KŘÍDLO | 55,57 |

LEGENDA:

- S STOUPACÍ ROZVOD VODOVODU
- U UMYVADLO
- K KLOZET
- P PISOÁŘ
- V VÝLEVKÁ

| | | | |
|--|--|----------------|---|
| INVESTOR : Základní škola Přerov Velká Dílažka 5, 750 02 Přerov, IČ 47858354 | ZAK. ČÍSLO : | POR 02.09.2025 | <div><div>PROJEKT • OBČANSKÉ • REALIZACE až ENVISIMETRY</div><div>POP PŘEROV</div></div> <div>MICHAL POSPÍŠIL +420 736 680 233 IČO 65912535 DIČ CZ 7404195678</div> |
| | OBEC : | PŘEROV | |
| | DATUM : | 09/2025 | |
| | FORMÁT : | A3 | |
| | POČ. VYHOTOVENÍ : | 4 | |
| STUPEŇ : | PROJEKT | | Sídlo: TUČÍN 148, 751 16 TUČÍN Kancelář: DENISOVA 2916/9, 750 02 PŘEROV |
| STAVBA : | Oprava rozvodů teplé a studené vody, Základní škola Velká Dílažka v Přerově | | Zodp. projektant Michal Pospíšil |
| ČÁST : | D.1.1.2.1 STAVEBNÍ ČÁST | | Vyracoval Lucie Masatřiková |
| NAZEV VÝKRESU : | PŮDORYS 2.NP – UČEBNOVÁ ČÁST PRAVÁ – BOURACÍ PRÁCE | | Autoriz. osoba Ing. Zdenka Tilerová |
| | | | MĚŘÍTKO : 1 : 50 |
| | | | Č. VÝKRESU : D.1.1.2.1. – 06 |