


PŮDORYS 4.NP - UČEBNOVÁ ČÁST P - BOURACÍ PRÁCE

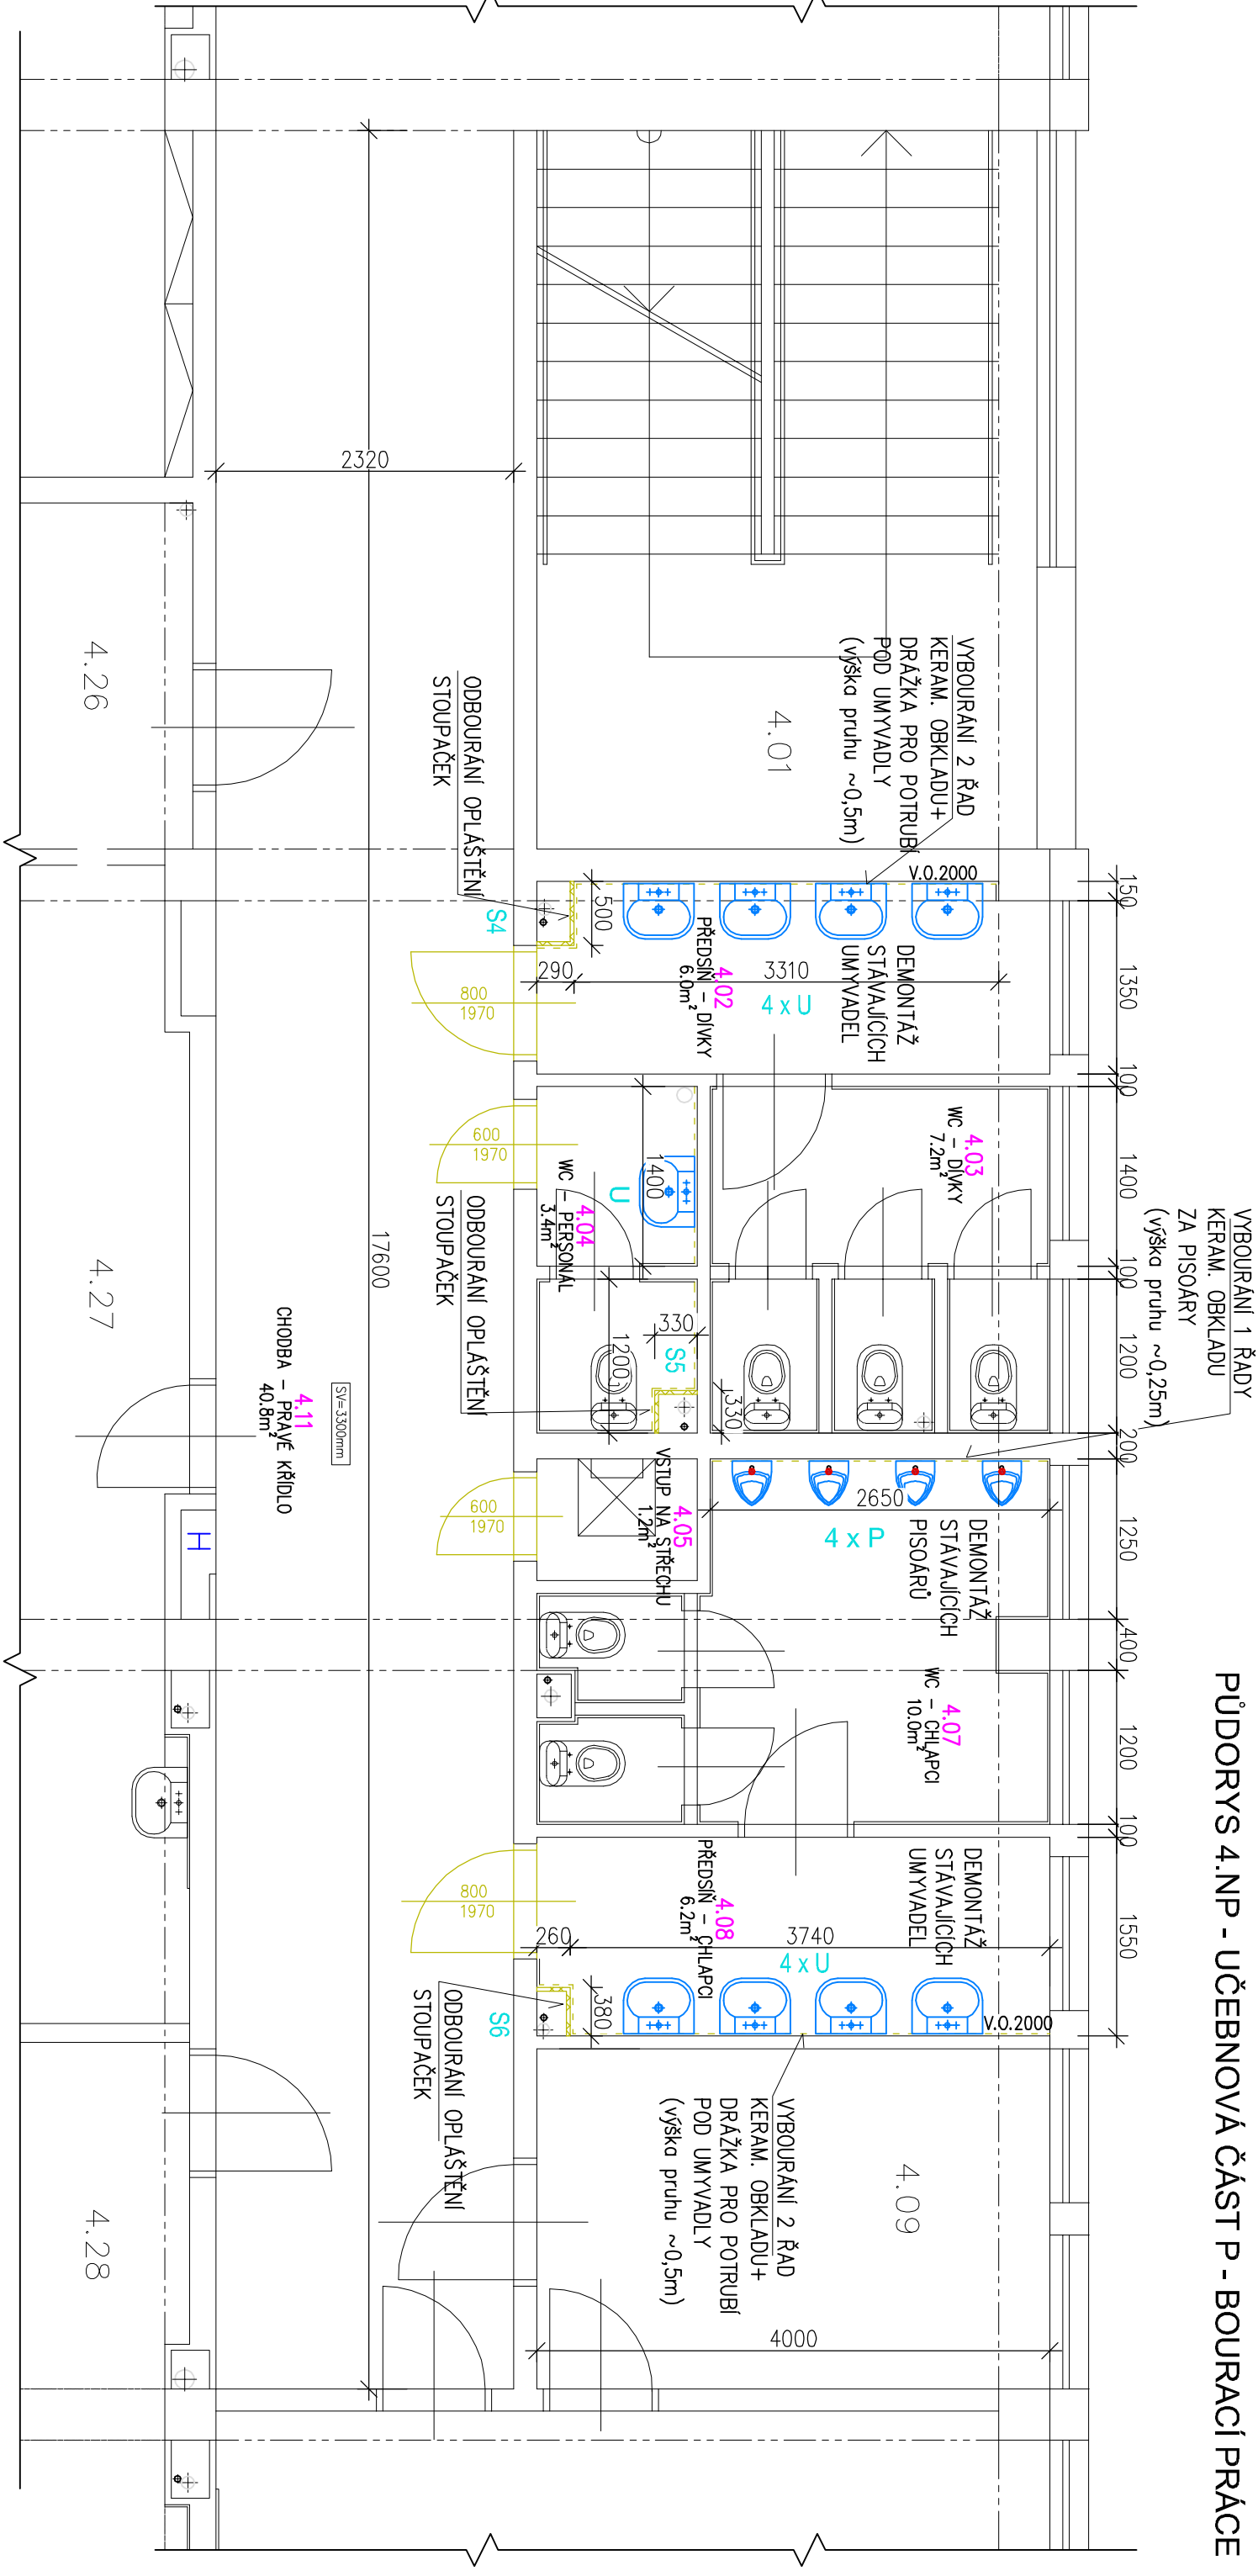

LEGENDA ZNAČENÍ :

BOURACÍ PRÁCE

STÁVAJÍCÍ KONSTRUKCE

VYBOURÁNÍ STÁVAJÍCÍ KERAMICKÉ STĚNY

VYBOURÁNÍ STÁVAJÍCÍHO KERAMICKÉHO OBKLADU
(VYBOURÁNO POUZE V NUTNÉ MÍŘE PRO NOVÉ ROZVODY
VODY A ELEKTRO)

DEMONTÁŽ STAV. ZAŘÍZOVACÍCH PŘEDMŮTŮ

VYBOURÁNÍ DVEŘNÍHO KŘÍDLA
+ PŘÍPRAVA NA NOVÝ NÁTĚR OCELOVÉ ZÁRUBNĚ

Tabulka místností		
Číslo	Jméno	Plocha
4.02	PŘEDSÍŇ – DÍVKY	6
4.03	WC – DÍVKY	7,21
4.04	WC – PERSONAL	3,37
4.05	VSTUP NA STŘECHU	1,19
4.07	WC – CHLAPCI	9,98
4.08	PŘEDSÍŇ – CHLAPCI	6,2
4.11	CHODBA – PRAVÉ KŘÍDLO	40,83

LEGENDA:

- S STOUPACÍ ROZVOD VODOVODU
- U UMYVADLO
- K KLOZET
- P PISOÁŘ
- V VÝLEVKÁ

INVESTOR : Základní škola Přerov Velká Dílažka 5, 750 02 Přerov, IČ 47858354	ZAK. ČÍSLO : POR 02.09.2025	<div><div>PROJEKT • OBČANSKÁ • REALIZACE</div><div>TE ENVIROTECHNICKÝ</div><div>PODP</div><div>PŘEROV</div></div> <div>MICHAL POSPÍŠIL +420 736 680 233 IČO 65912535 DIČ CZ 7404195678</div>
	OBEC : PŘEROV	
	DATUM : 09/2025	
	FORMÁT : A3	
STUPEŇ : PROJEKT	POČ. VYHOTOVENÍ : 4	Sídlo: TUČÍN 148, 751 16 TUČÍN Kancelář: DENISOVA 2916/9, 750 02 PŘEROV
STAVBA : Oprava rozvodů teplé a studené vody, Základní škola Velká Dílažka v Přerově		Zodp. projektant Michal Pospíšil
ČÁST : D.1.1.2.1 STAVEBNÍ ČÁST		Vypracoval Lucie Mosáříková
NÁZEV VÝKRESU : PŮDORYS 4.NP – UČEBNOVÁ ČÁST PRAVÁ – BOURACÍ PRÁCE		Autoriz. osoba Ing. Zdeňka Tilerová
MĚŘÍTKO : 1 : 50		Č. VÝKRESU : D.1.1.2.1. – 08