


PŮDORYS 1.NP - UČEBNOVÁ ČÁST L - STAVEBNÍ ÚPRAVY

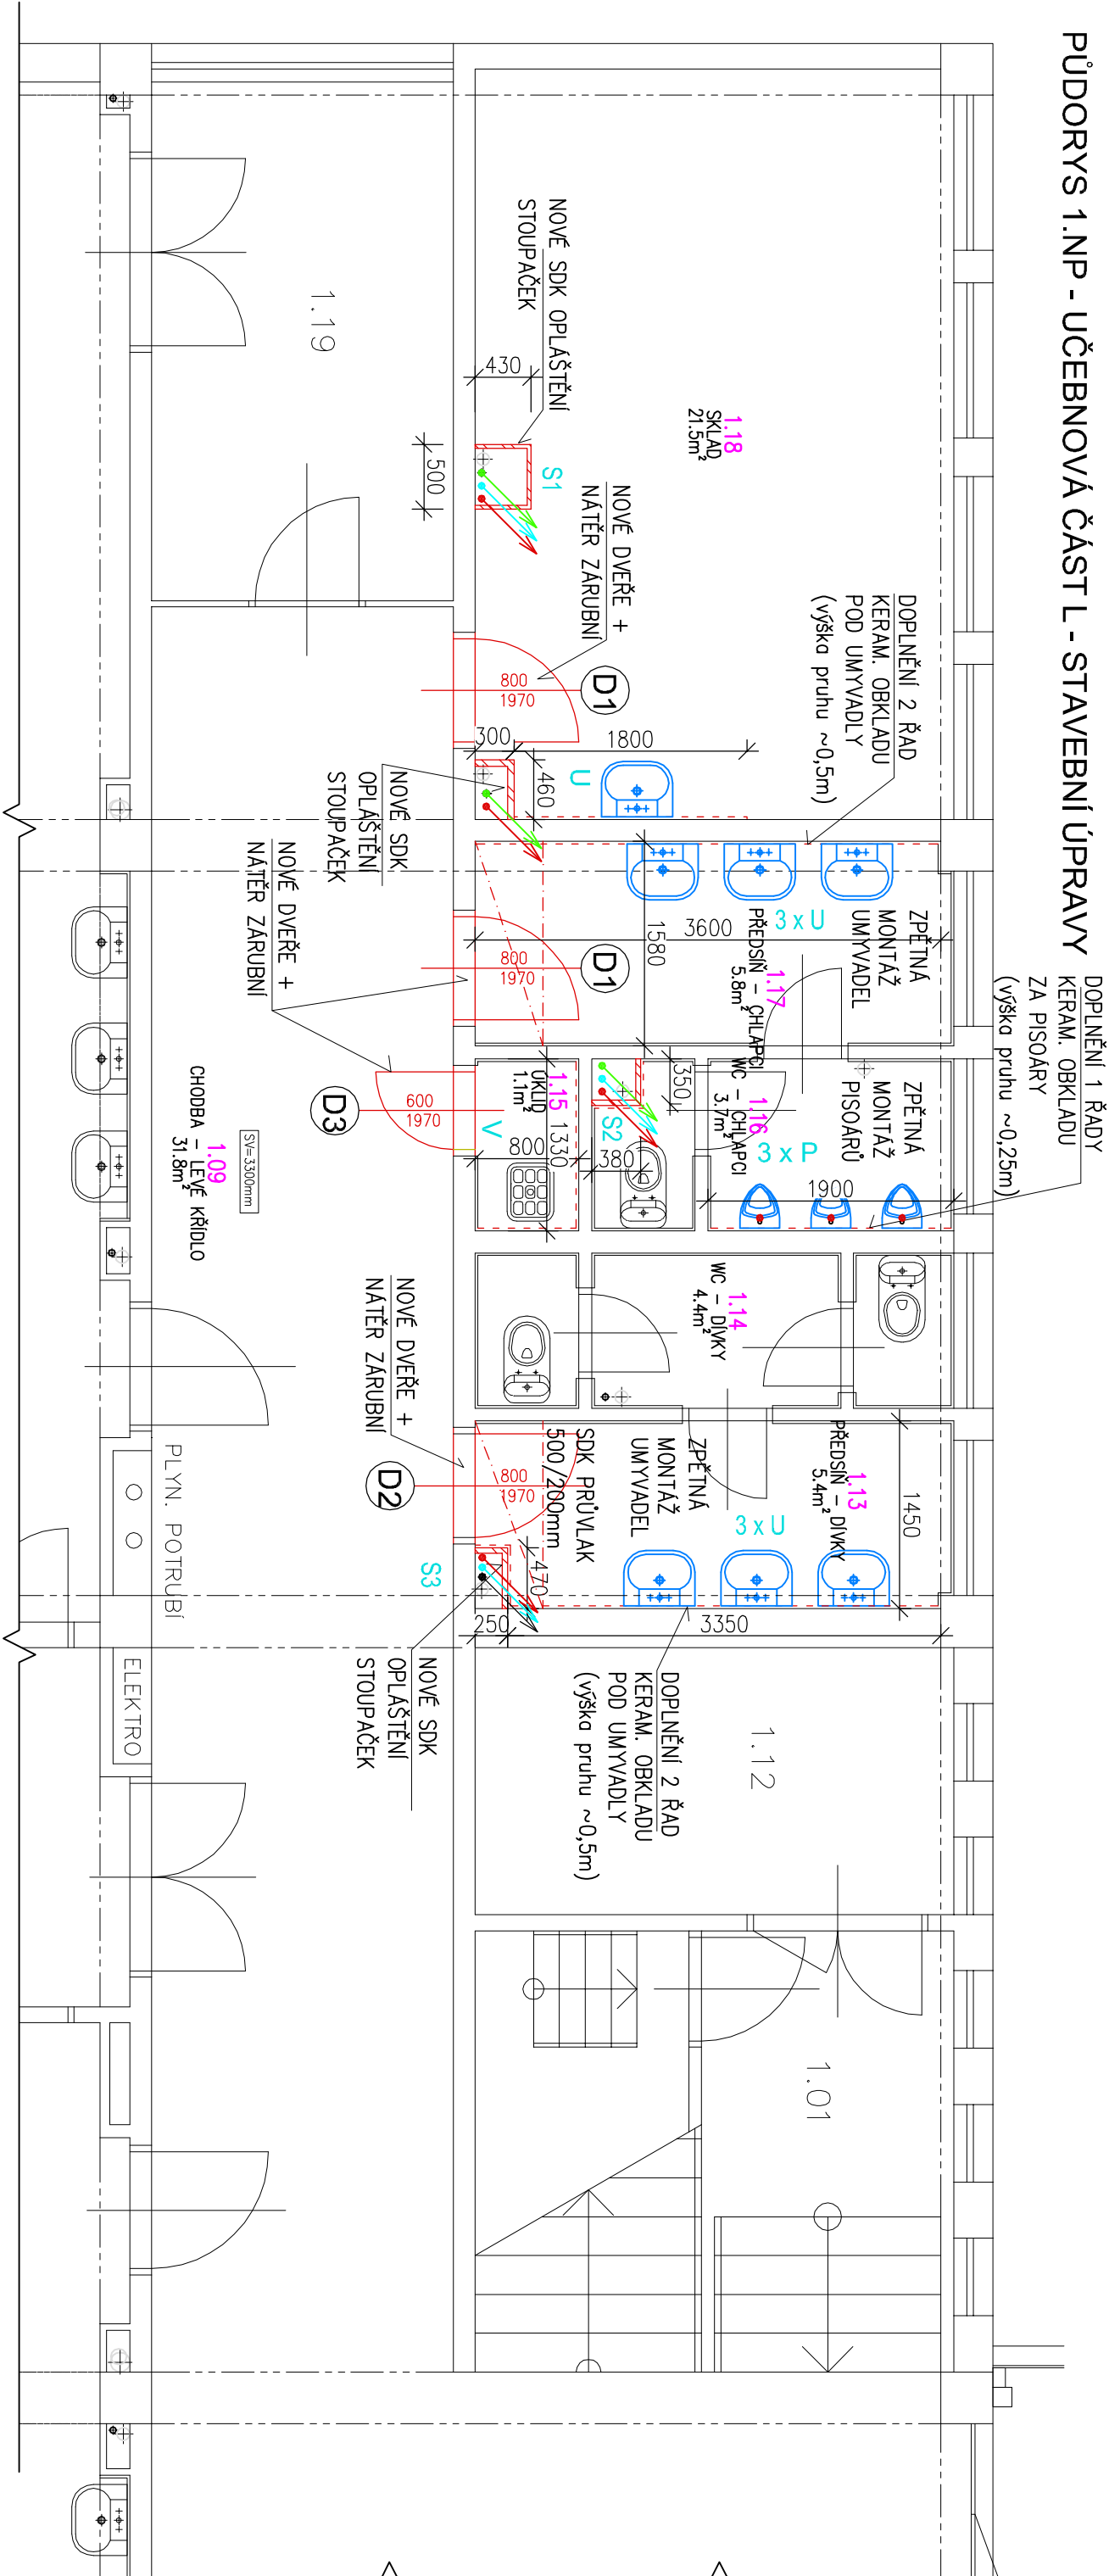

LEGENDA ZNAČENÍ :

NOVÝ STAV

STÁVAJÍCÍ KONSTRUKCE

NOVÉ SDK OPLAŠTĚNÍ

ZPĚTNÁ MONTÁŽ STAV. ZAŘÍZOVACÍCH PŘEDMĚTŮ

NOVÝ KERAMICKÝ OBKLAD

OSAZENÍ NOVÉHO DVEŘNÍHO KŘÍDLA

+ NOVÝ NÁTĚR OCELOVÉ ZARUBNĚ

LEGENDA:

S STOUPAČÍ ROZVOD VODOVODU

U UMYVADLO

K KLOZET

P PISOÁR

V VÝLEVKA

Tabulka místností		
Číslo	Jméno	Plocha
1.09	CHODBA – LEVÉ KŘÍDLO	31,79
1.13	PŘEDSÍŇ – DÍVKY	5,36
1.14	WC – DÍVKY	4,44
1.15	ÚKLID	1,06
1.16	WC – CHLAPCI	3,72
1.17	PŘEDSÍŇ – CHLAPCI	5,85
1.18	SKLAD	21,46

INVESTOR : Základní škola Přerov Velká Dílačka 5, 750 02 Přerov, IČ 47858354	ZAK. ČÍSLO :	POR 02.09.2025	<div><div>PROJEKT • OBČIHO • REALIZACE</div><div>VE ENVISIMETRY</div><div>POPR</div><div>PŘEROV</div></div>
	OBEC :	PŘEROV	
	DATUM :	09/2025	
	FORMÁT :	A3	
	POČ. VYHOTOVENÍ :	4	
STUPEŇ : PROJEKT			Sídlo: TUČÍN 148, 751 16 TUČÍN Kancelář: DENISOVA 2916/9, 750 02 PŘEROV
STAVBA : Oprava rozvodů teplé a studené vody, Základní škola Velká Dílačka v Přerově			Zodp. projektant
			Vypracoval
ČÁST : D.1.1.2.1 STAVEBNÍ ČÁST			Autoriz. osoba
NÁZEV VÝKRESU : PŮDORYS 1.NP – UČEBNOVÁ ČÁST LEVÁ – STAVEBNÍ ÚPRAVY			MĚŘÍTKO : 1 : 50
			Č. VÝKRESU : D.1.1.2.1. – 09
			Ing. Zdeňka Tilerová
			Lucie Masáříková
			Michal Pospíšil