


PŮDORYS 2.NP - UČEBNOVÁ ČÁST L - STAVEBNÍ ÚPRAVY

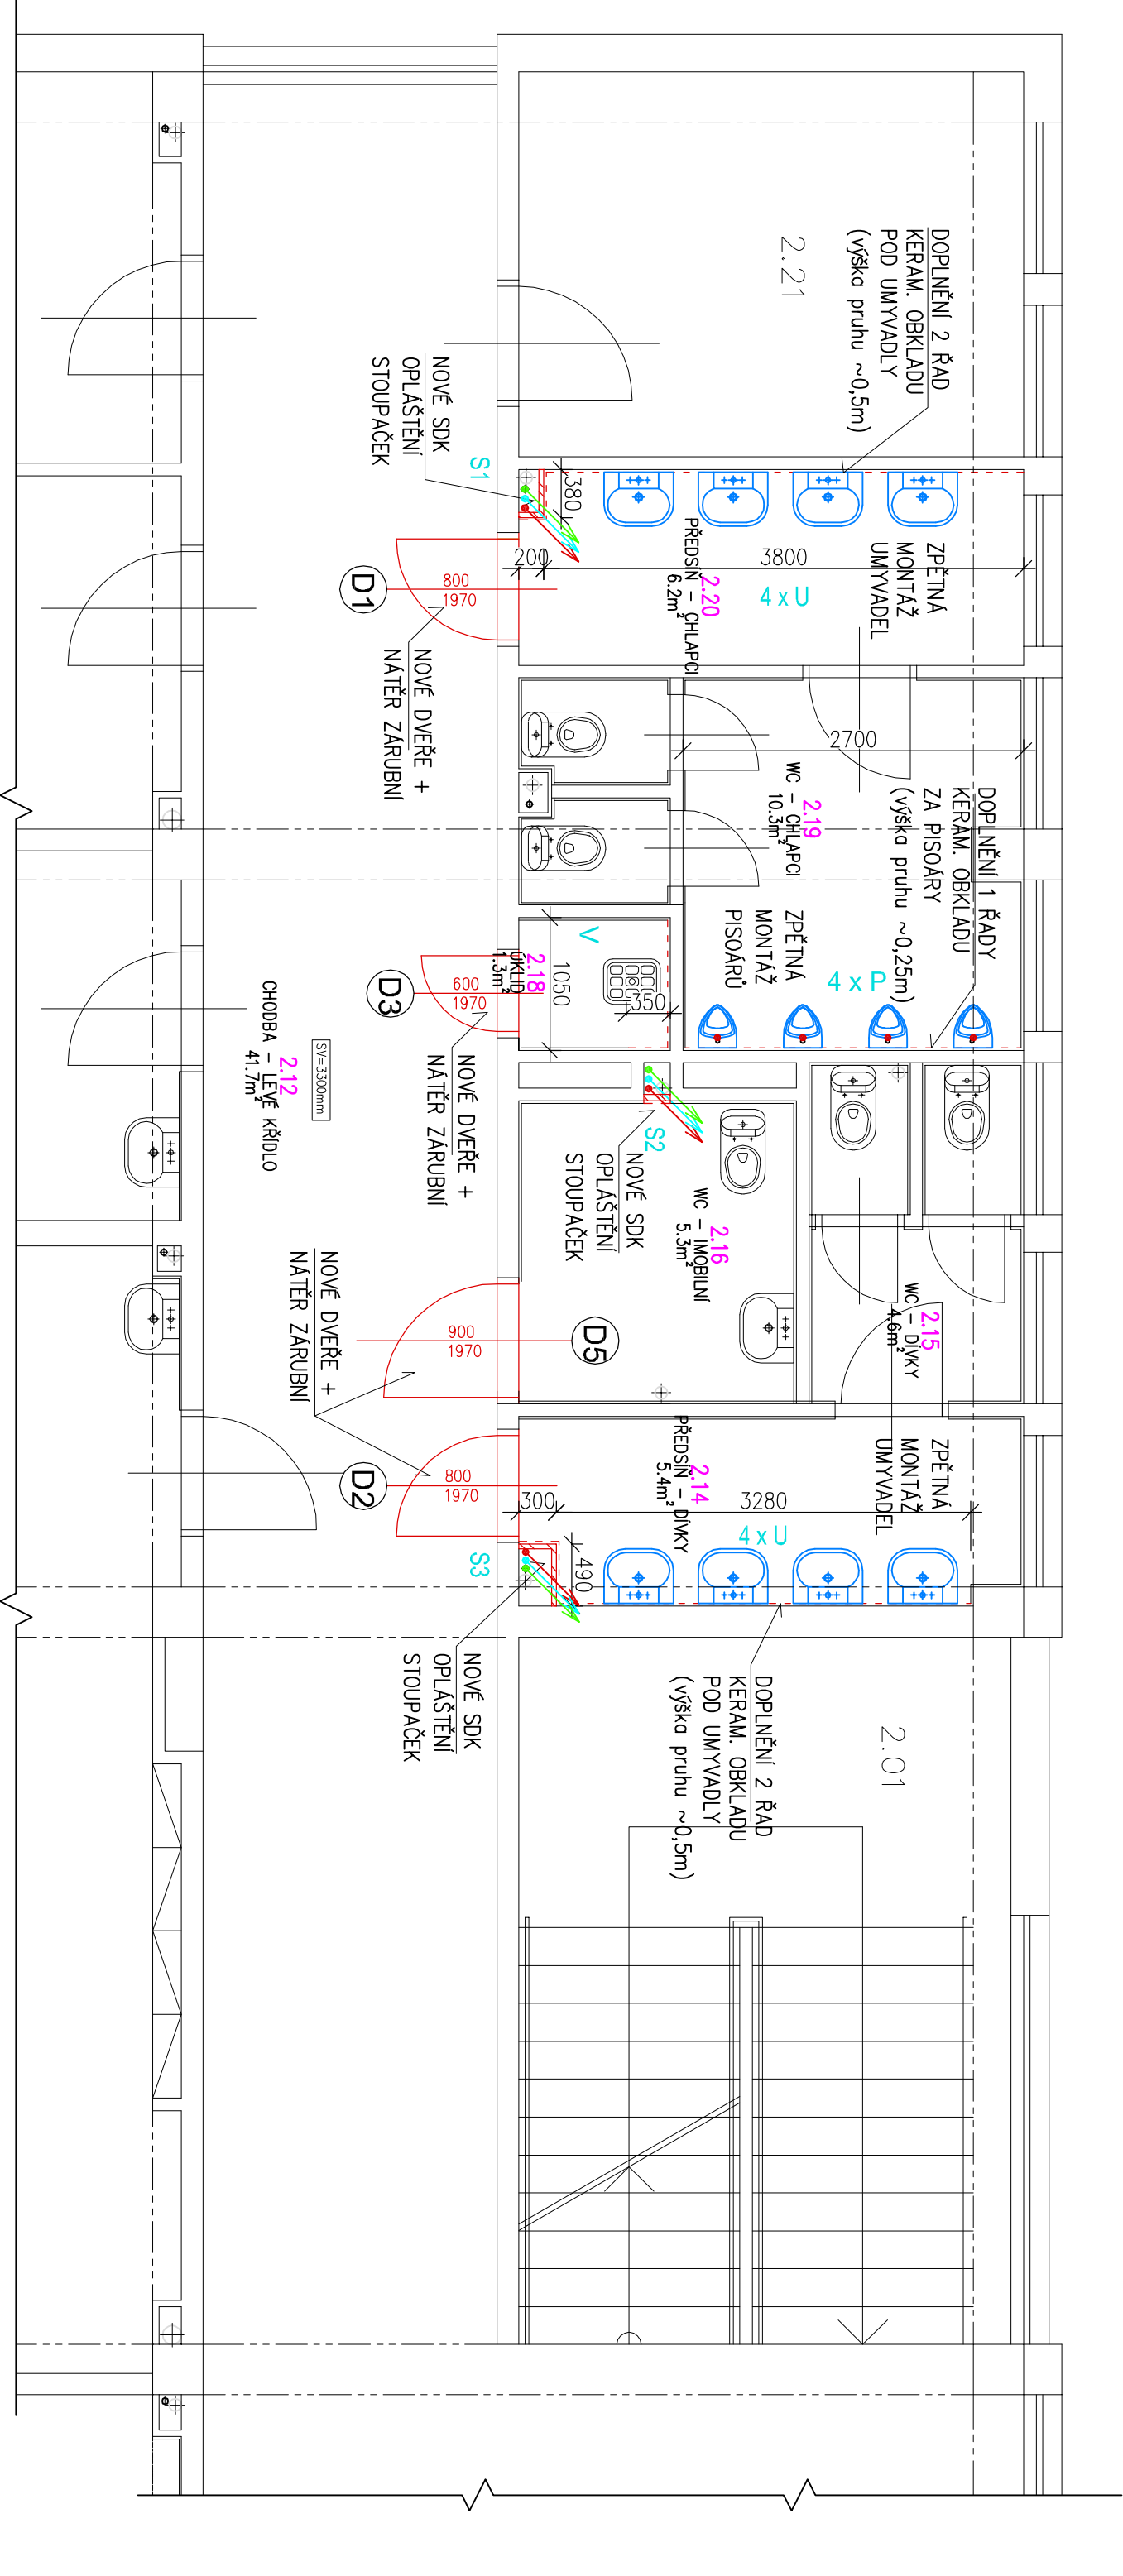

LEGENDA ZNAČENÍ :

- NOVÝ STAV
- STÁVAJÍCÍ KONSTRUKCE
- NOVÉ SDK OPLAŠTĚNÍ
- ZPĚTNÁ MONTÁŽ STAV. ZAŘÍZOVACÍCH PŘEDMĚTŮ
- NOVÝ KERAMICKÝ OBKLAD
- OSAZENÍ NOVÉHO DVEŘNÍHO KŘÍDLA + NOVÝ NÁTĚR OCELOVÉ ZÁRUBNĚ

LEGENDA:

- S STOUPAČÍ ROZVOD VODOVODU
- U ..... UMYVADLO
- K ..... KLOZET
- P ..... PISOÁR
- V ..... VÝLEVKA

Tabulka místností

Číslo	Jméno	Plocha
2.12	CHODBA – LEVÉ KŘÍDLO	41,71
2.14	PŘEDSÍŇ – DÍVKY	5,4
2.15	WC – DÍVKY	4,59
2.16	WC – IMOBILNÍ	5,28
2.18	OKLID	1,26
2.19	WC – CHLAPCI	10,3
2.20	PŘEDSÍŇ – CHLAPCI	6,2

INVESTOR :	ZAK. ČÍSLO :		POR 02.09.2025	
Základní škola Přerov Velká Dílžka 5, 750 02 Přerov, IČ 47858354	OBEC :	PŘEROV		
	DATUM :	09/2025		
	FORMÁT :	A3		
STUPEŇ :	PROJEKT	POČ. VYHOTOVENÍ :	4	
STAVBA : Oprava rozvodů teplé a studené vody, Základní škola Velká Dílžka v Přerově				
ČÁST :	D.1.1.2.1 STAVEBNÍ ČÁST			
NÁZEV VÝKRESU : PŮDORYS 2.NP – UČEBNOVÁ ČÁST LEVÁ – STAVEBNÍ ÚPRAVY				
<div><div>PROJEKT • OBČANSKÁ • REALIZACE VE STAVEBNICTVÍ <b>POPR</b> PŘEROV</div><div>MICHAL POSPÍŠIL +420 736 680 233 IČO 65912535 DIČ CZ 7404195678</div></div>				
Autoriz. osoba		Ing. Zdeňka Tilerová		
MĚŘÍTKO : 1 : 50		Č. VÝKRESU : D.1.1.2.1. – 10		