


PŮDORYS 3.NP - UČEBNOVÁ ČÁST L - STAVEBNÍ ÚPRAVY

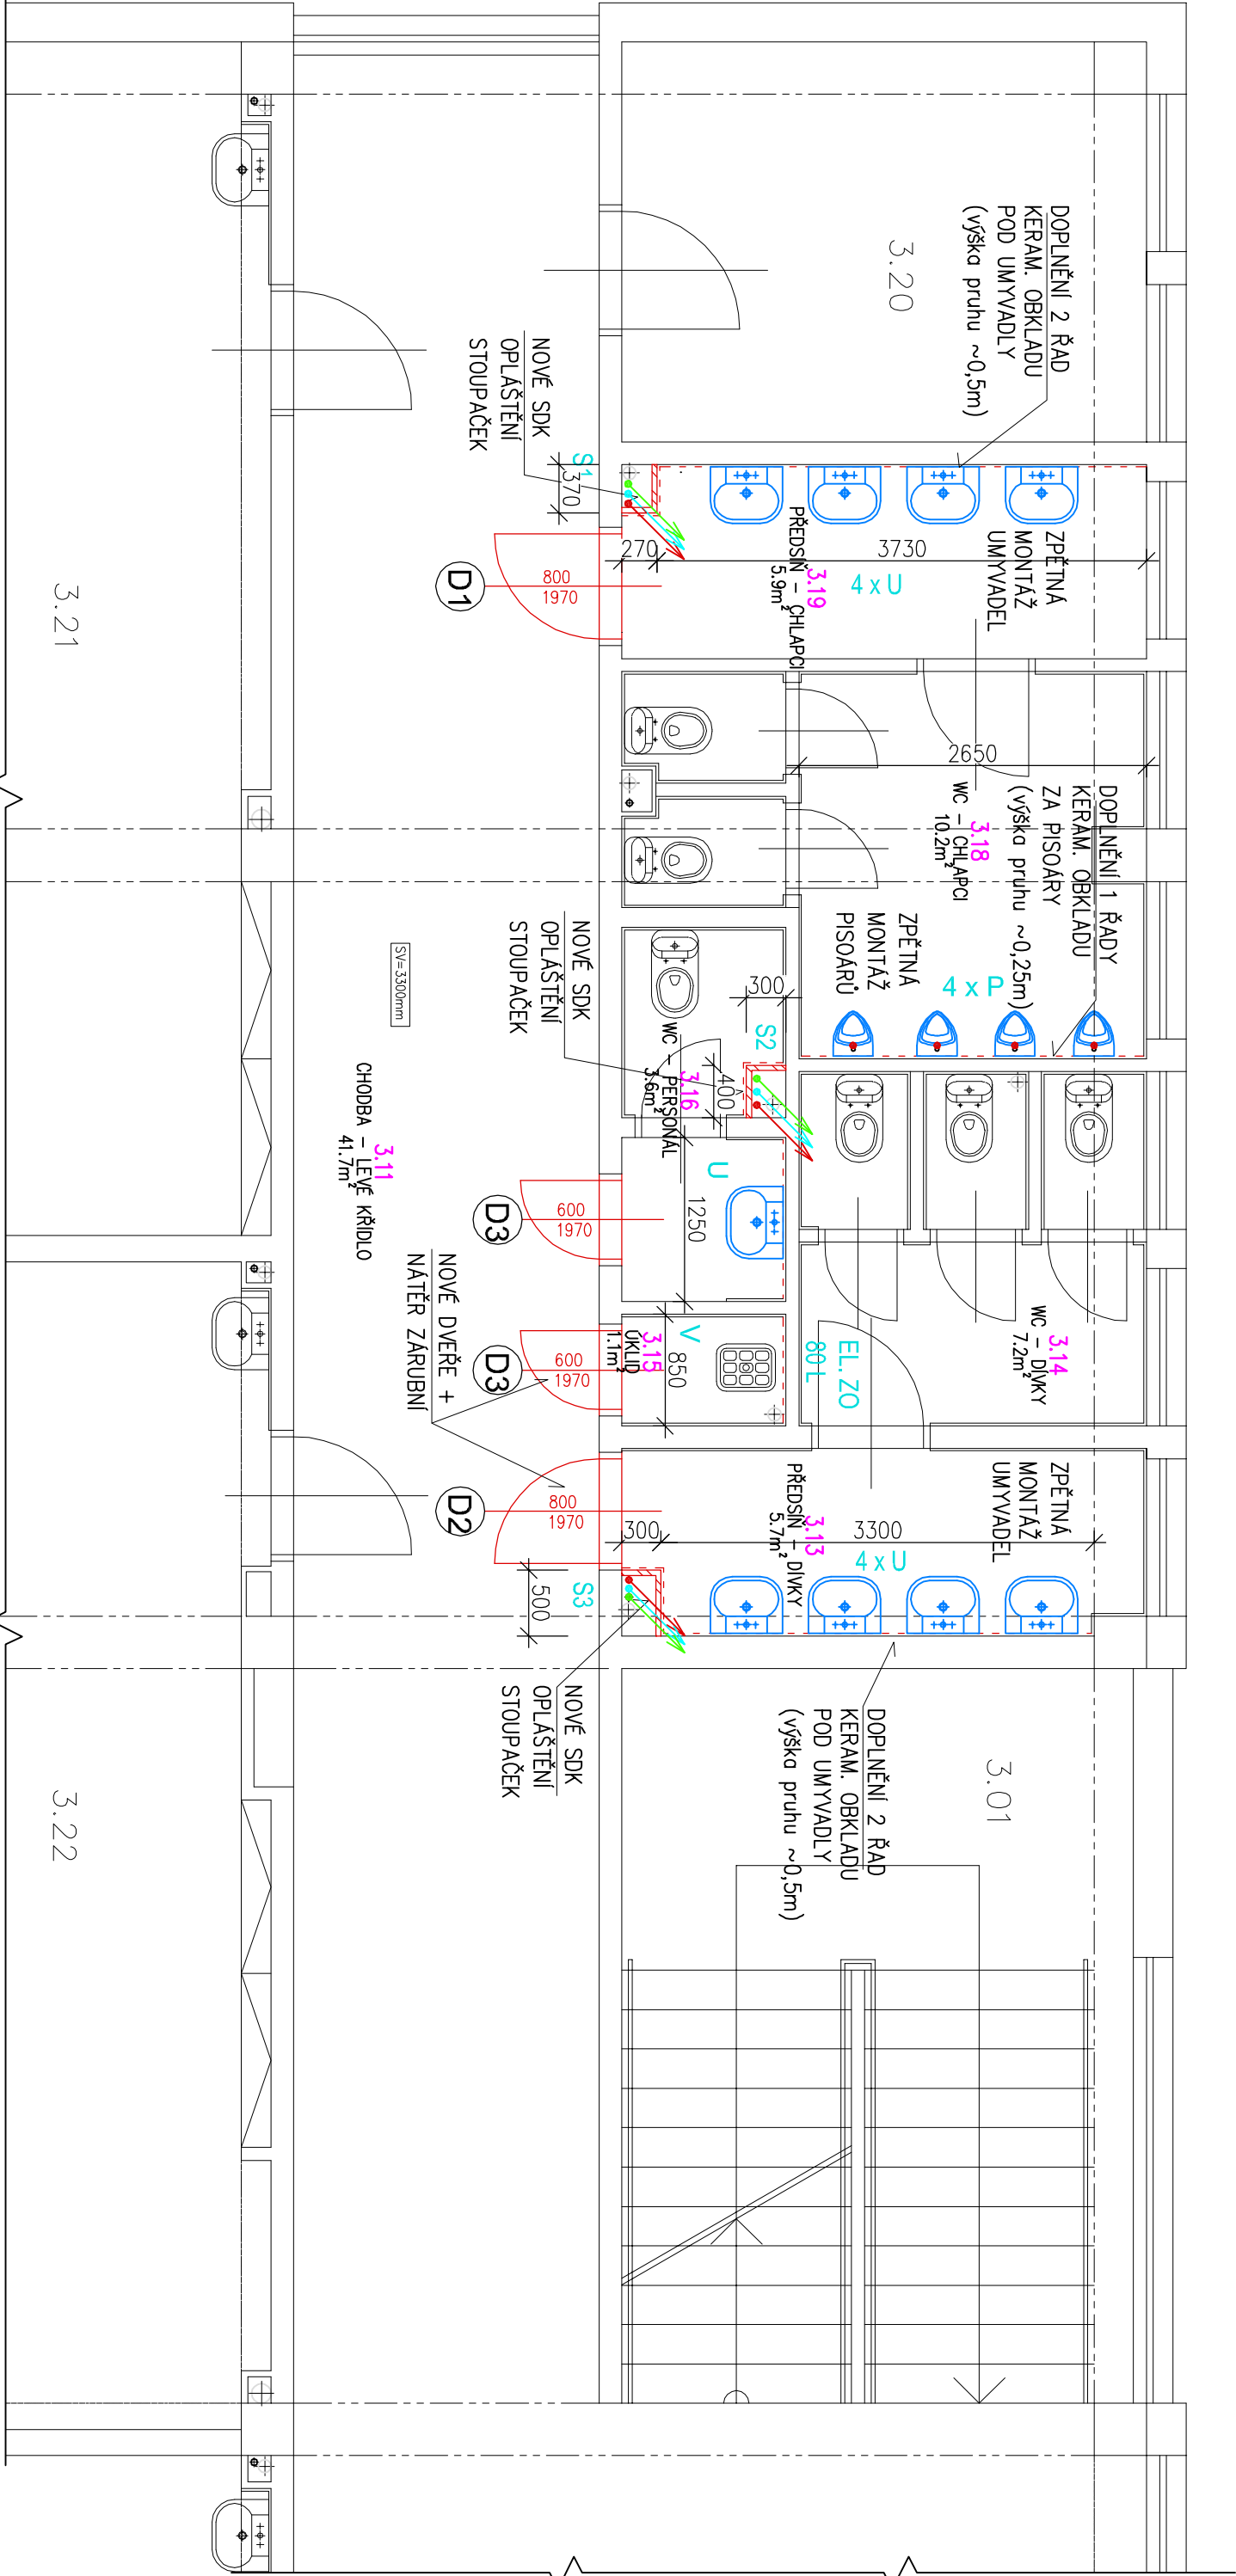

LEGENDA ZNAČENÍ :



NOVÝ STAV



STÁVAJÍCÍ KONSTRUKCE



NOVÉ SDK OPLAŠTĚNÍ



ZPĚTNÁ MONTÁŽ STAV. ZAŘÍZOVACÍCH PŘEDMĚTŮ



NOVÝ KERAMICKÝ OBKLAD



OSAZENÍ NOVÉHO DVEŘNÍHO KŘÍDLA
+ NOVÝ NATĚR OCELOVÉ ZARUBNĚ

LEGENDA:

- S STUUPACÍ ROZVOD VODOVODU
- U UMYVADLO
- K KLOZET
- P PISOÁR
- V VÝLEVKA

Tabulka místností

Číslo	Jméno	Plocha
3.11	CHODBA – LEVÉ KŘIDLO	41,71
3.13	PŘEDSÍŇ – DÍVKY	5,72
3.14	WC – DÍVKY	7,15
3.15	ÚKLID	1,06
3.16	WC – PERSONAL	3,56
3.18	WC – CHLAPCI	10,25
3.19	PŘEDSÍŇ – CHLAPCI	5,92

INVESTOR : Základní škola Přerov Velká Dílažka 5, 750 02 Přerov, IČ 47858354	ZAK. ČÍSLO : POR 02.09.2025		<div><div>PROJEKT • OBNOVA • REALIZACE</div><div>PDR</div><div>PREROV</div></div> <div>MICHAL POSPÍŠIL +420 736 680 233 IČO 65912535 DIČ CZ 7404195678</div>
	OBEČ :	PŘEROV	
	DATUM :	09/2025	
	FORMÁT :	A3	
	POČ. VYHOTOVENÍ :	4	
STAVBA : Oprava rozvodů teplé a studené vody, Základní škola Velká Dílažka v Přerově			
ČÁST : D.1.1.2.1 STAVEBNÍ ČÁST			
NÁZEV VÝKRESU : PŮDORYS 3.NP – UČEBNOVÁ ČÁST LEVÁ – STAVEBNÍ ÚPRAVY			
MĚŘÍTKO : 1 : 50		Autoriz. osoba	Ing. Zdeňka Tilerová
Č. VÝKRESU : D.1.1.2.1. – 11			