
 


PŮDORYS 4.NP - UČEBNOVÁ ČÁST L - STAVEBNÍ ÚPRAVY

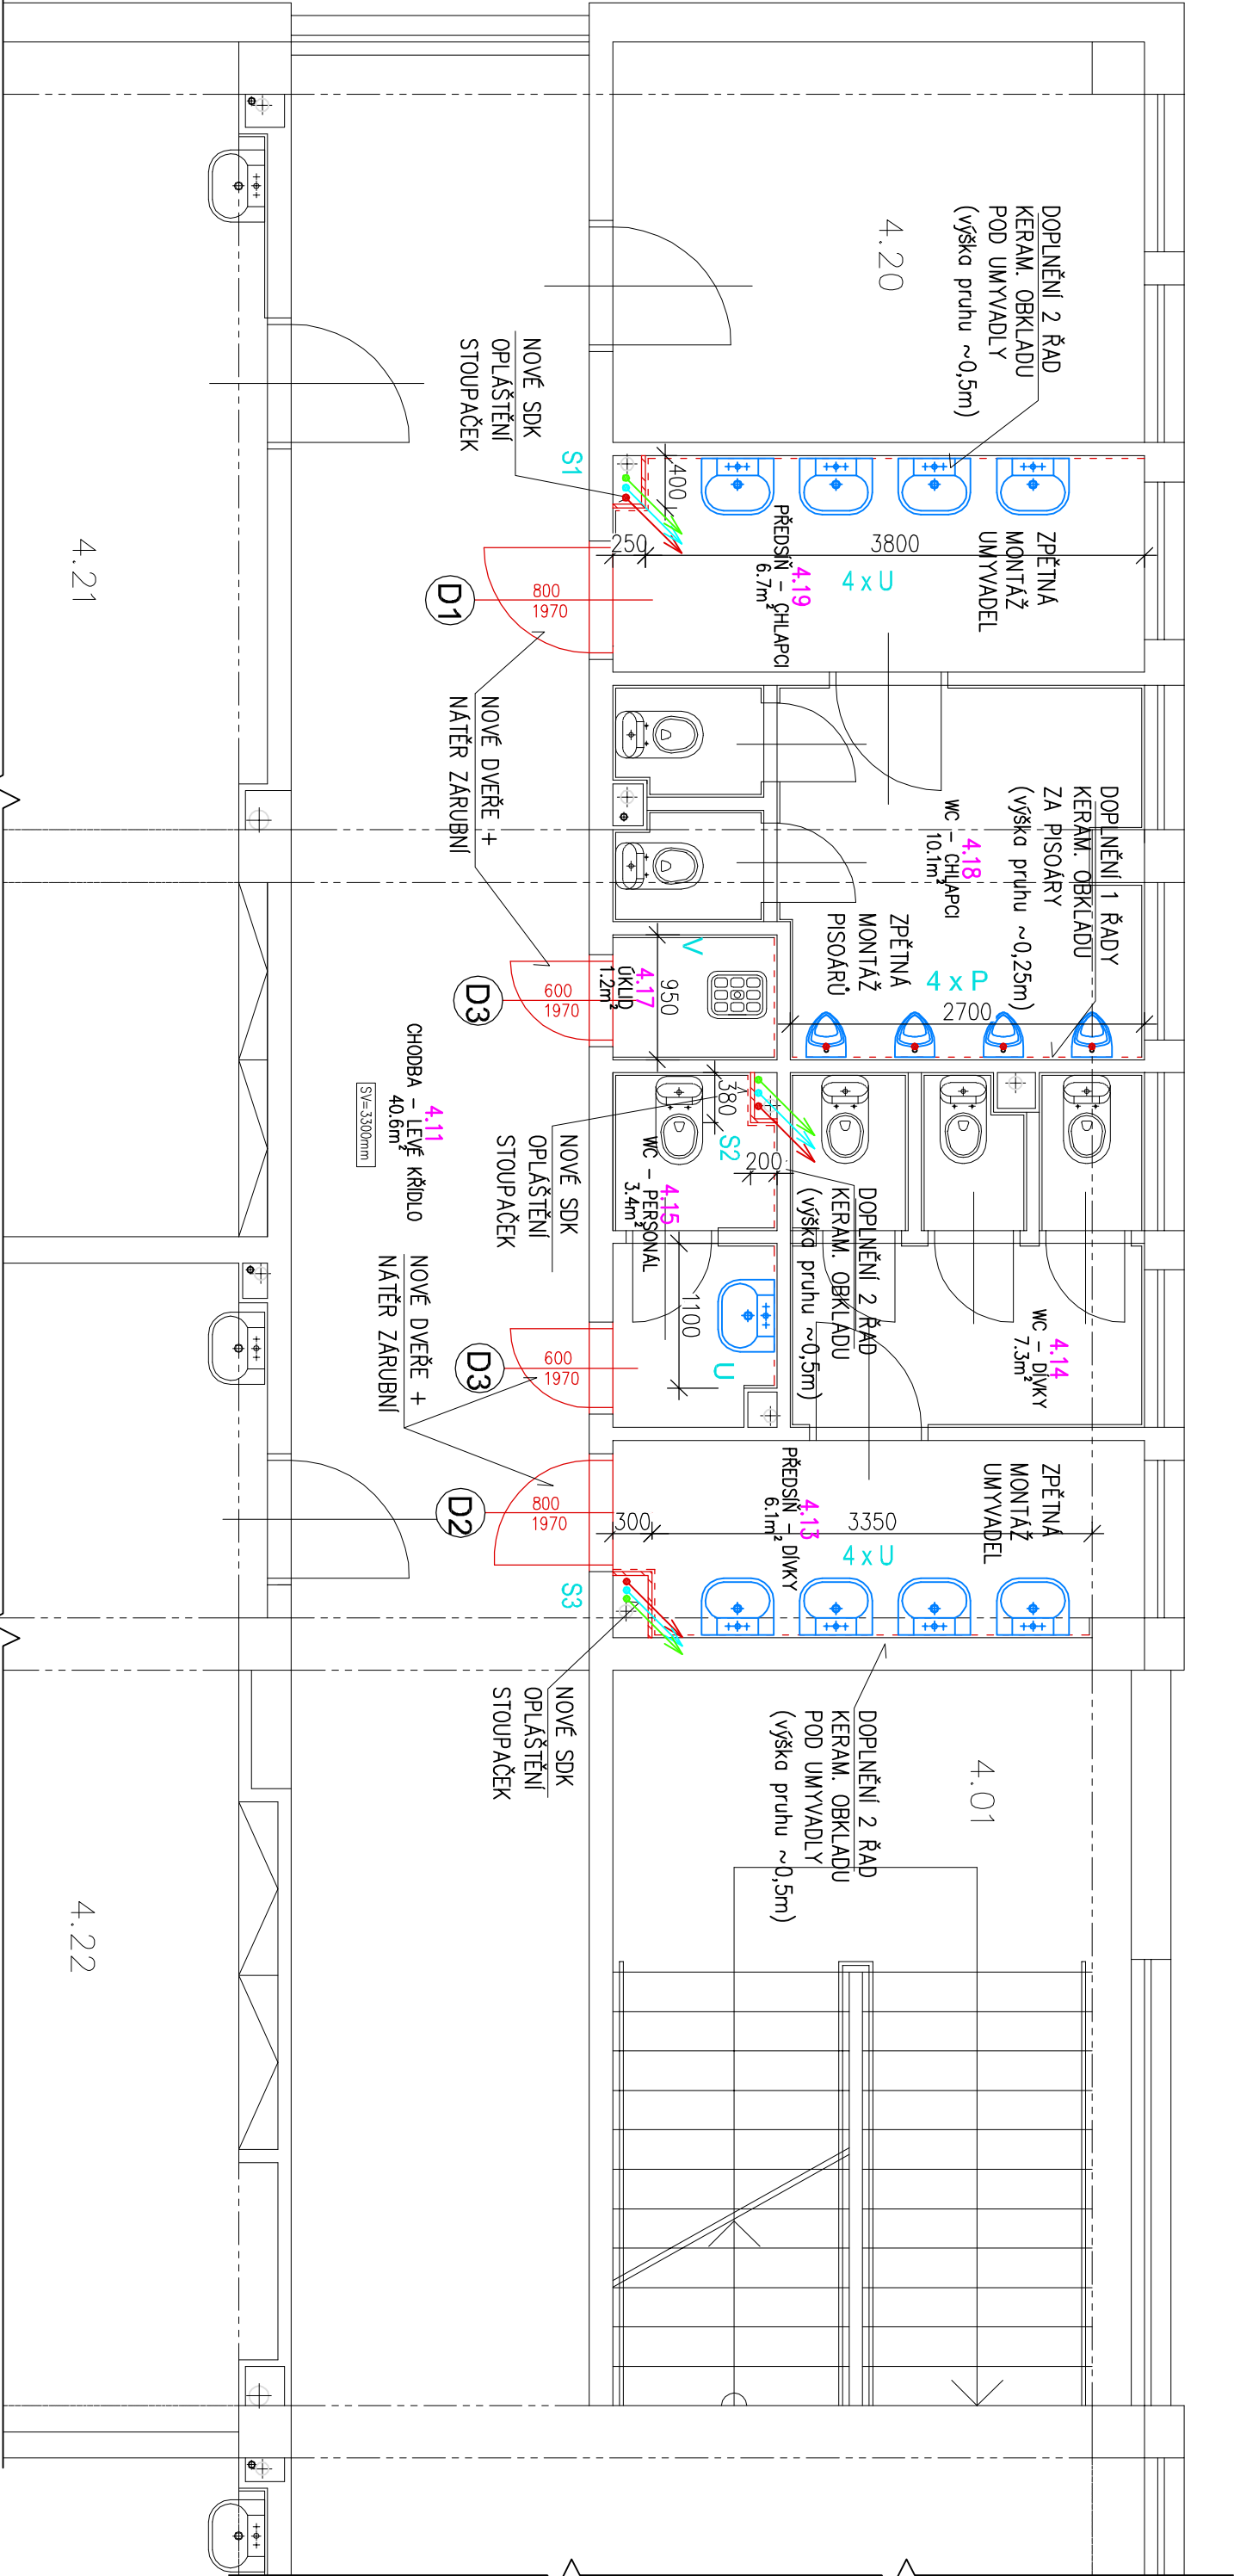

LEGENDA ZNAČENÍ :

- NOVÝ STAV
- STÁVAJÍCÍ KONSTRUKCE
- NOVÉ SDK OPLAŠTĚNÍ
- ZPĚTNÁ MONTÁŽ STAV. ZAŘÍZOVACÍCH PŘEDMĚTŮ
- NOVÝ KERAMICKÝ OBKLAD



OSAZENÍ NOVÉHO DVEŘNÍHO KŘÍDLA  
+ NOVÝ NÁTĚR OCELOVÉ ZARUBNĚ


LEGENDA:

- S STOUPACÍ ROZVOD VODOVODU
- U UMÝVADLO
- K KLOZET
- P PISOAR
- V VÝLEVK

Tabulka místností

Číslo	Jméno	Plocha
4.11	CHODBA – LEVÉ KŘÍDLO	40,63
4.13	PŘEDSÍŇ – DÍVKY	6,06
4.14	WC – DÍVKY	7,29
4.15	WC – PERSONÁL	3,37
4.17	ÚKLID	1,19
4.18	WC – CHLAPCI	10,12
4.19	PŘEDSÍŇ – CHLAPCI	6,68

INVESTOR :

INVESTOR :	ZAK. ČÍSLO : POR 02.09.2025			MICHAL POSPÍŠIL +420 736 680 233 IČO 65912535 DIČ CZ 7404195678	
Základní škola Přerov Velká Dílažka 5, 750 02 Přerov, IČ 47858354	OBEC :	PŘEROV			
	DATUM :	09/2025			
	FORMÁT :	A3			
	POČ. VYHOTOVENÍ :	4			
STUPEŇ : PROJEKT			Sídlo: TUČÍN 148, 751 16 TUČÍN Kancelář: DENISOVA 2916/9, 750 02 PŘEROV		
STAVBA : Oprava rozvodů teplé a studené vody, Základní škola Velká Dílažka v Přerově	Zodp. projektant		Michal Pospíšil		
	Vypracoval		Lucie Masoříková		
ČÁST : D.1.1.2.1 STAVEBNÍ ČÁST	Autoriz. osoba				
NÁZEV VÝKRESU : PŮDORYS 4.NP – UČEBNOVÁ ČÁST LEVÁ – STAVEBNÍ ÚPRAVY	MĚŘÍTKO : 1 : 50		Č. VÝKRESU : D.1.1.2.1. – 12		