


PŮDORYS 1.NP - UČEBNOVÁ ČÁST P - STAVEBNÍ ÚPRAVY

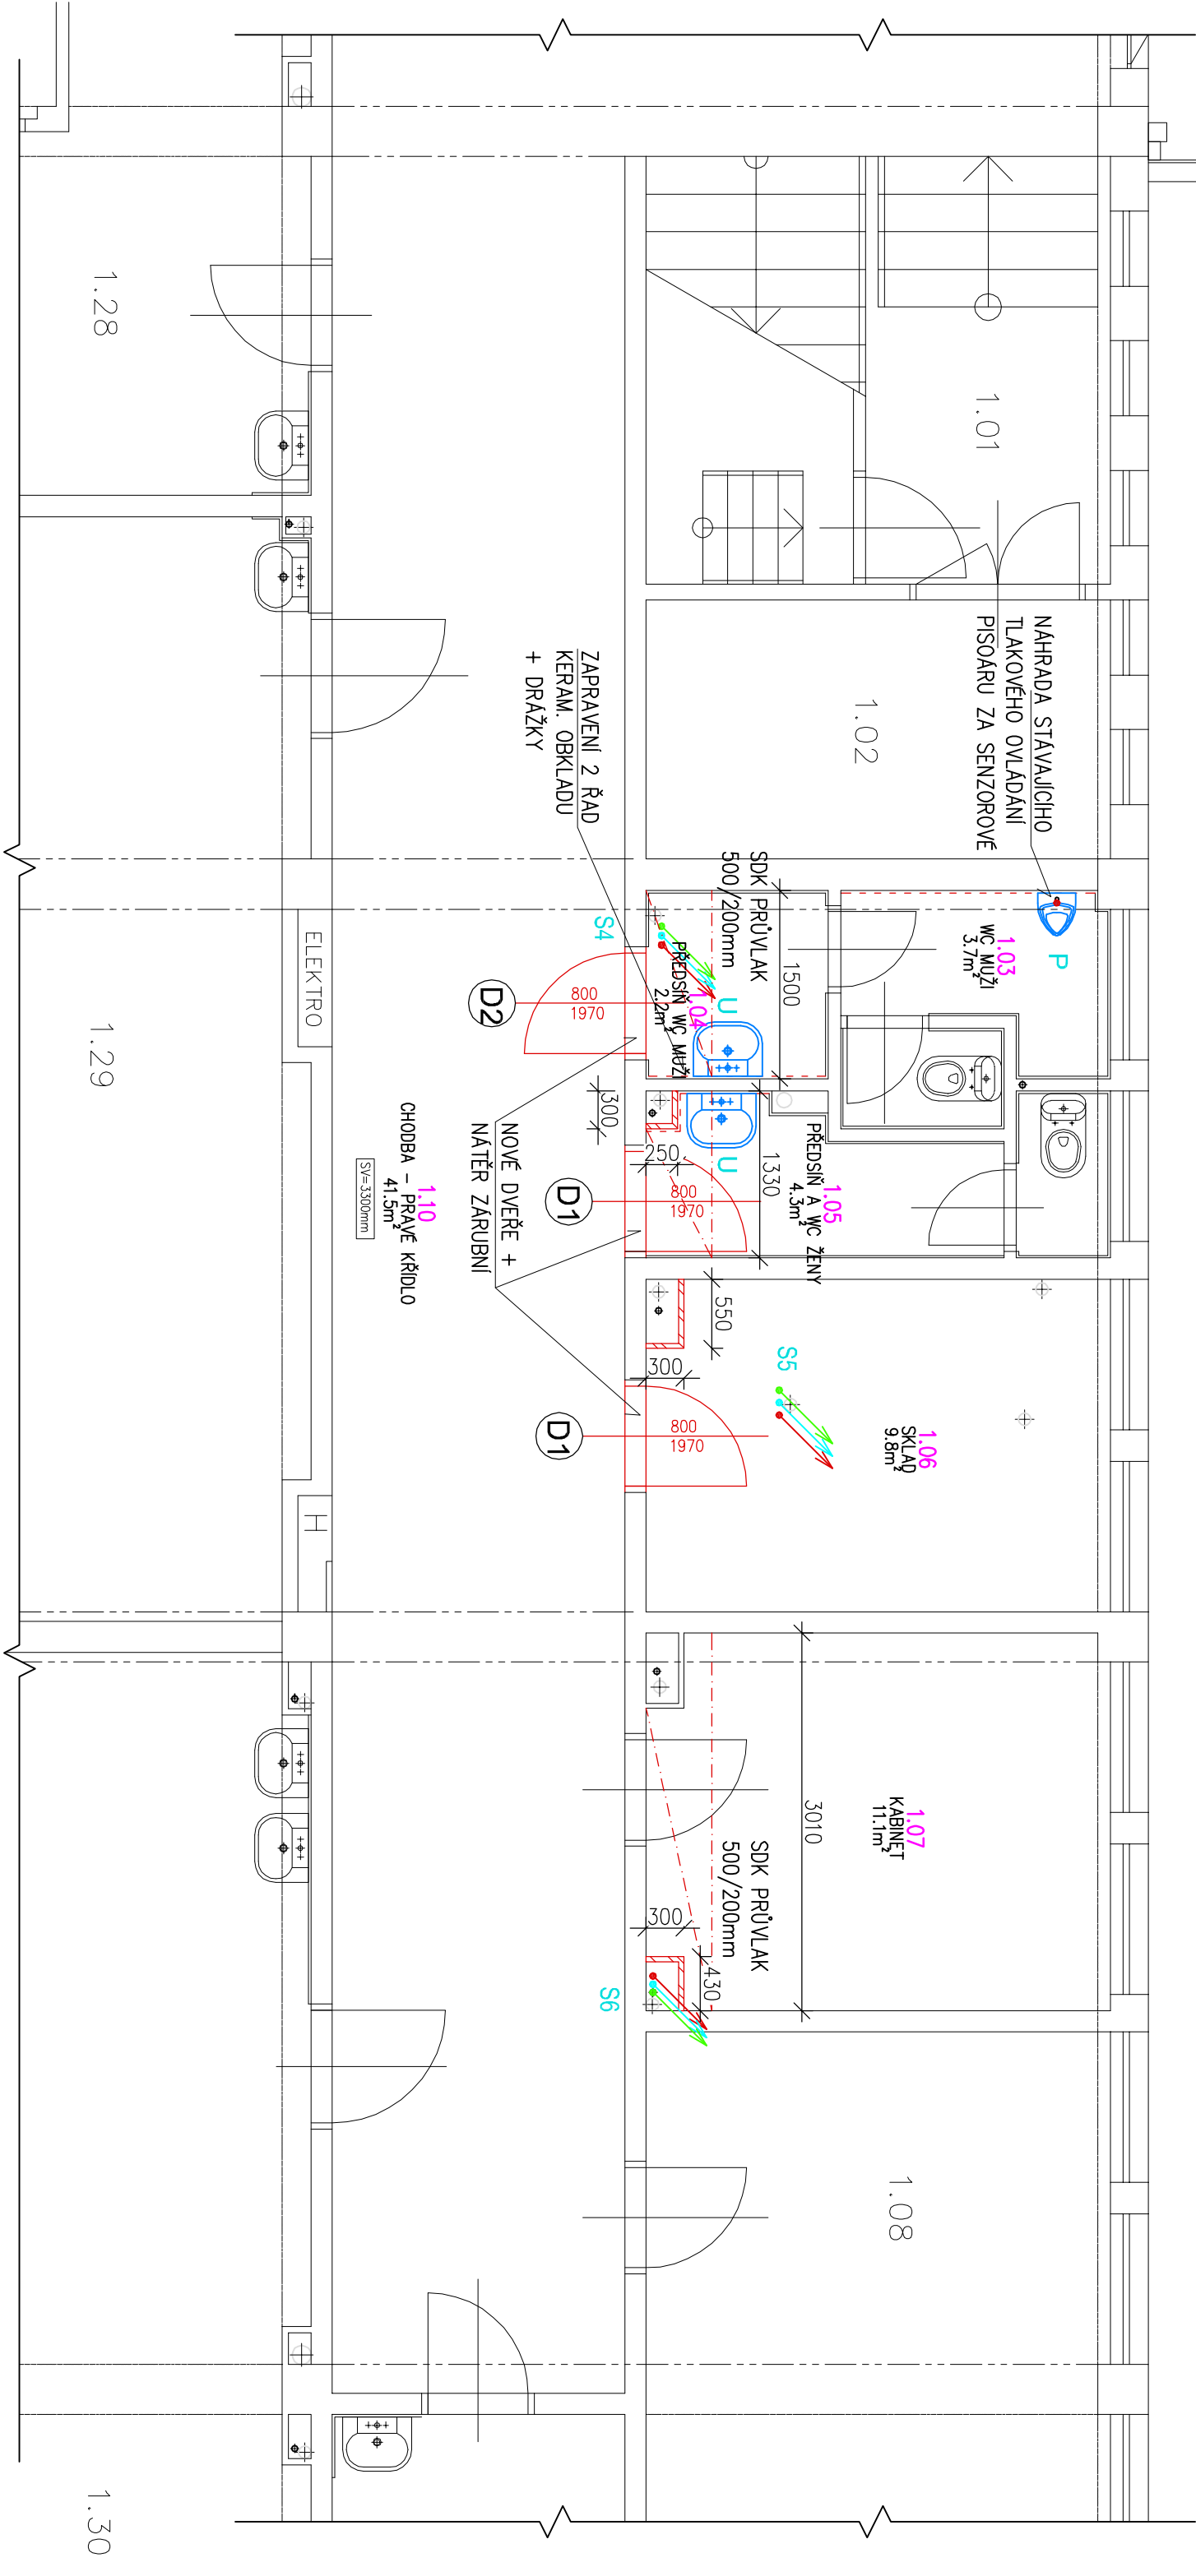

LEGENDA ZNAČENÍ :

- NOVÝ STAV
- STÁVAJÍCÍ KONSTRUKCE
- NOVÉ SDK OPĚLAŠTĚNÍ
- ZPĚTNÁ MONTÁŽ STAV. ZAŘÍZOVACÍCH PŘEDMĚTŮ
- NOVÝ KERAMICKÝ OBKLAD
- OSAZENÍ NOVÉHO DVEŘNÍHO KŘÍDLA + NOVÝ NÁTĚR OCELOVÉ ZÁRUBNĚ

LEGENDA:

- S STOUPAČÍ ROZVOD VODOVODU
- U UMYVADLO
- K KLOZET
- P PISOÁR
- V VÝLEVKA

Tabulka místností

Číslo	Jméno	Plocha
1.03	WC MUŽI	3,74
1.04	PŘEDSÍŇ WC MUŽI	2,17
1.05	PŘEDSÍŇ A WC ŽENY	4,32
1.06	SKLAD	9,8
1.07	KABINET	11,14
1.10	CHODBA – PRAVÉ KŘÍDLO	41,54

INVESTOR : Základní škola Přerov Velká Dílačka 5, 750 02 Přerov, IČ 47858354	ZAK. ČÍSLO : POR 02.09.2025	<div>PROJEKT • OBČANSKÝ • REALIZACE VE STAVEBNICTVÍ POPR PŘEROV</div> <div>MICHAL POSPÍŠIL +420 736 680 233 IČO 65912535 DIČ CZ 7404195678</div>	
	OBEC : PŘEROV		
	DATUM : 09/2025		
	FORMÁT : A3		
STUPEŇ : PROJEKT	POČ. VYHOTOVENÍ : 4	Sídlo: TUČÍN 148, 751 16 TUČÍN Kancelář: DENISOVA 2916/9, 750 02 PŘEROV	
STAVBA : Oprava rozvodů teplé a studené vody, Základní škola Velká Dílačka v Přerově		Zodp. projektant	Michal Pospíšil
ČÁST : D.1.1.2.1 STAVEBNÍ ČÁST		Vypracoval	Lucie Mosáříková
NÁZEV VÝKRESU : PŮDORYS 1.NP – UČEBNOVÁ ČÁST PRAVÁ – STAVEBNÍ ÚPRAVY		Autoriz. osoba	Ing. Zdeňka Tilerová
		MĚŘÍTKO : 1 : 50	Č. VÝKRESU : D.1.1.2.1. – 13