



STRAVOVACÍ ČÁST - PŮDORYS 1.NP - BOURACÍ PRÁCE

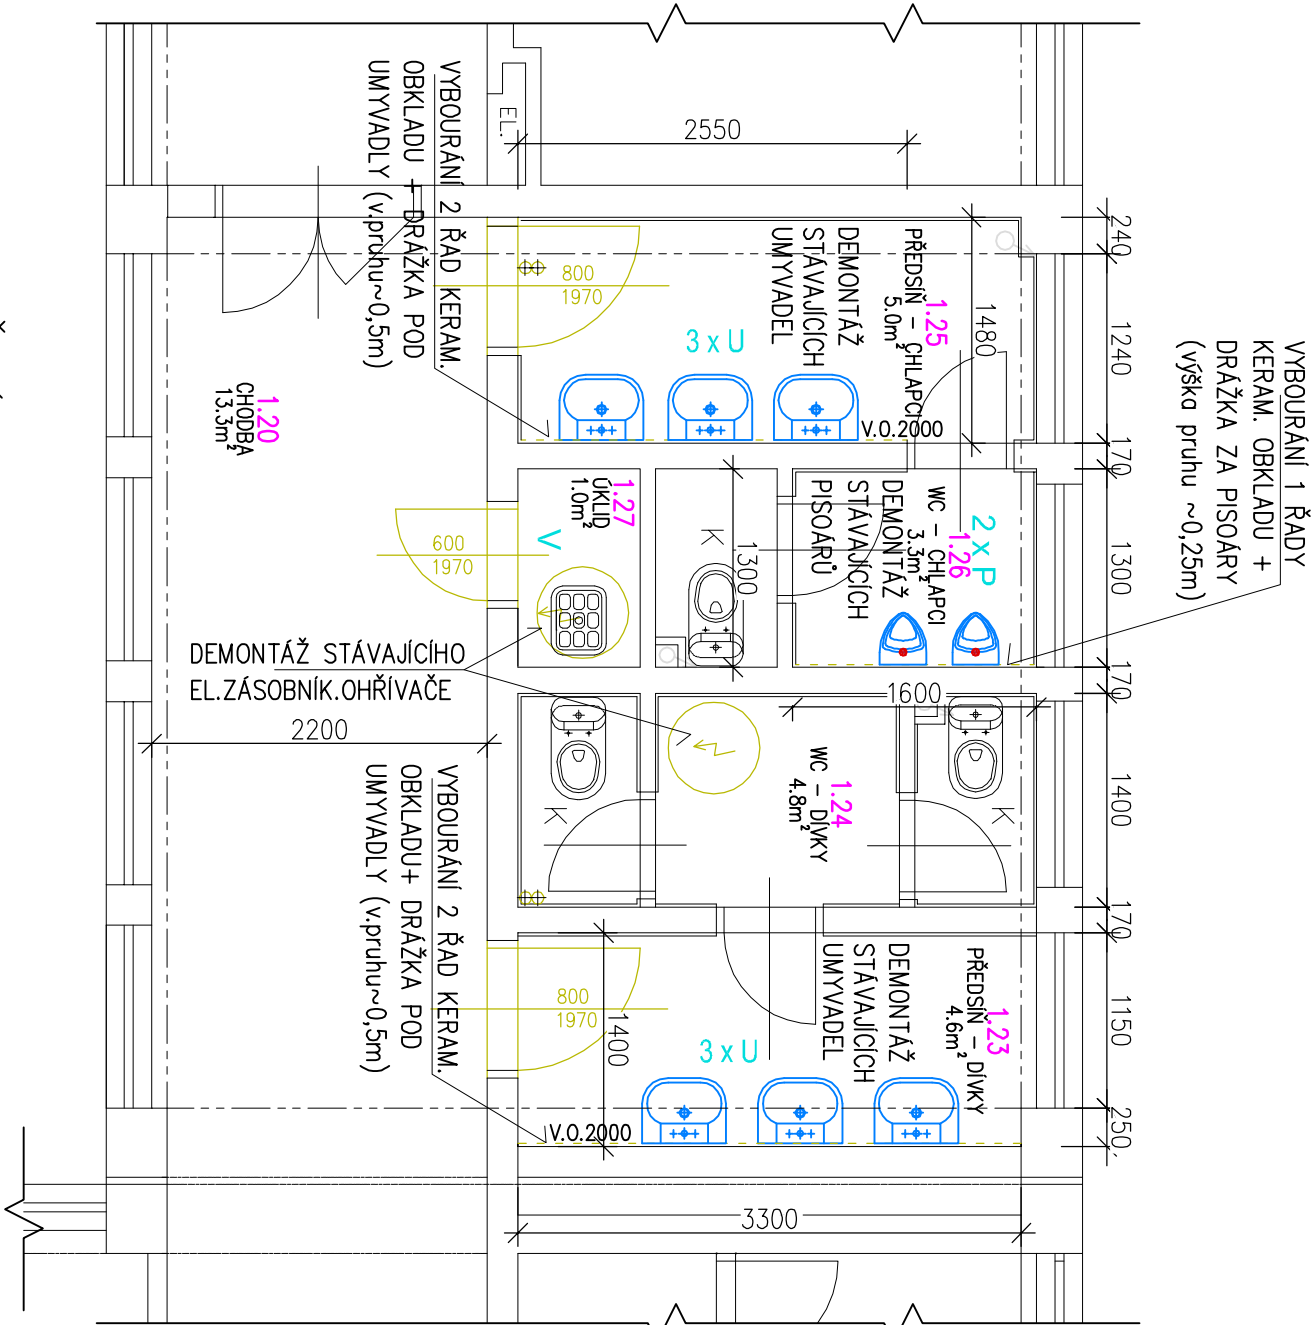

LEGENDA ZNAČENÍ :

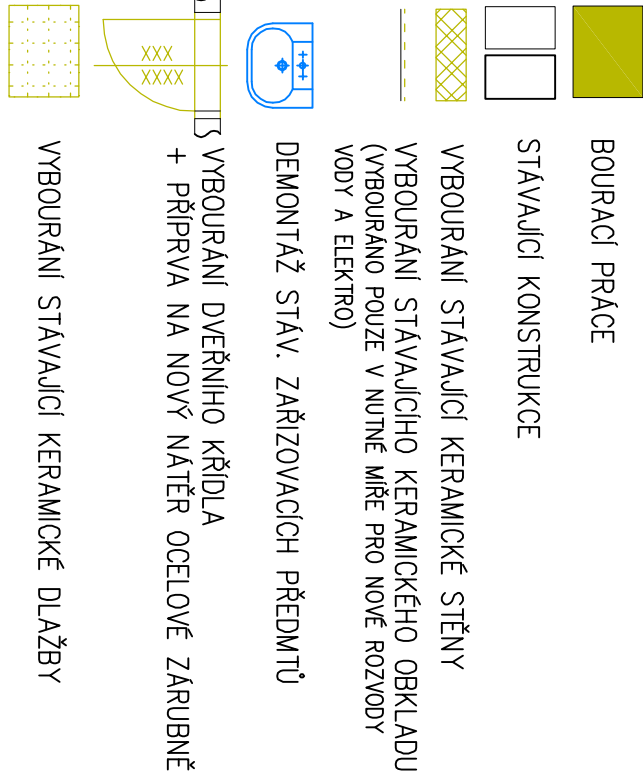


LEGENDA:

- S STOURACÍ ROZVOD VODOVODU
- U UMÝVADLO
- K KLOZET
- P PISOAR
- V VÝLEVK

Tabulka místností	
Číslo	Jméno
1.20	CHODBA
1.23	PŘEDSÍŇ – DÍVKY
1.24	WC – DÍVKY
1.25	PŘEDSÍŇ – CHLAPCI
1.26	WC – CHLAPCI
1.27	ÚKLID

STRAVOVACÍ ČÁST - PŮDORYS 2.NP - BOURACÍ PRÁCE

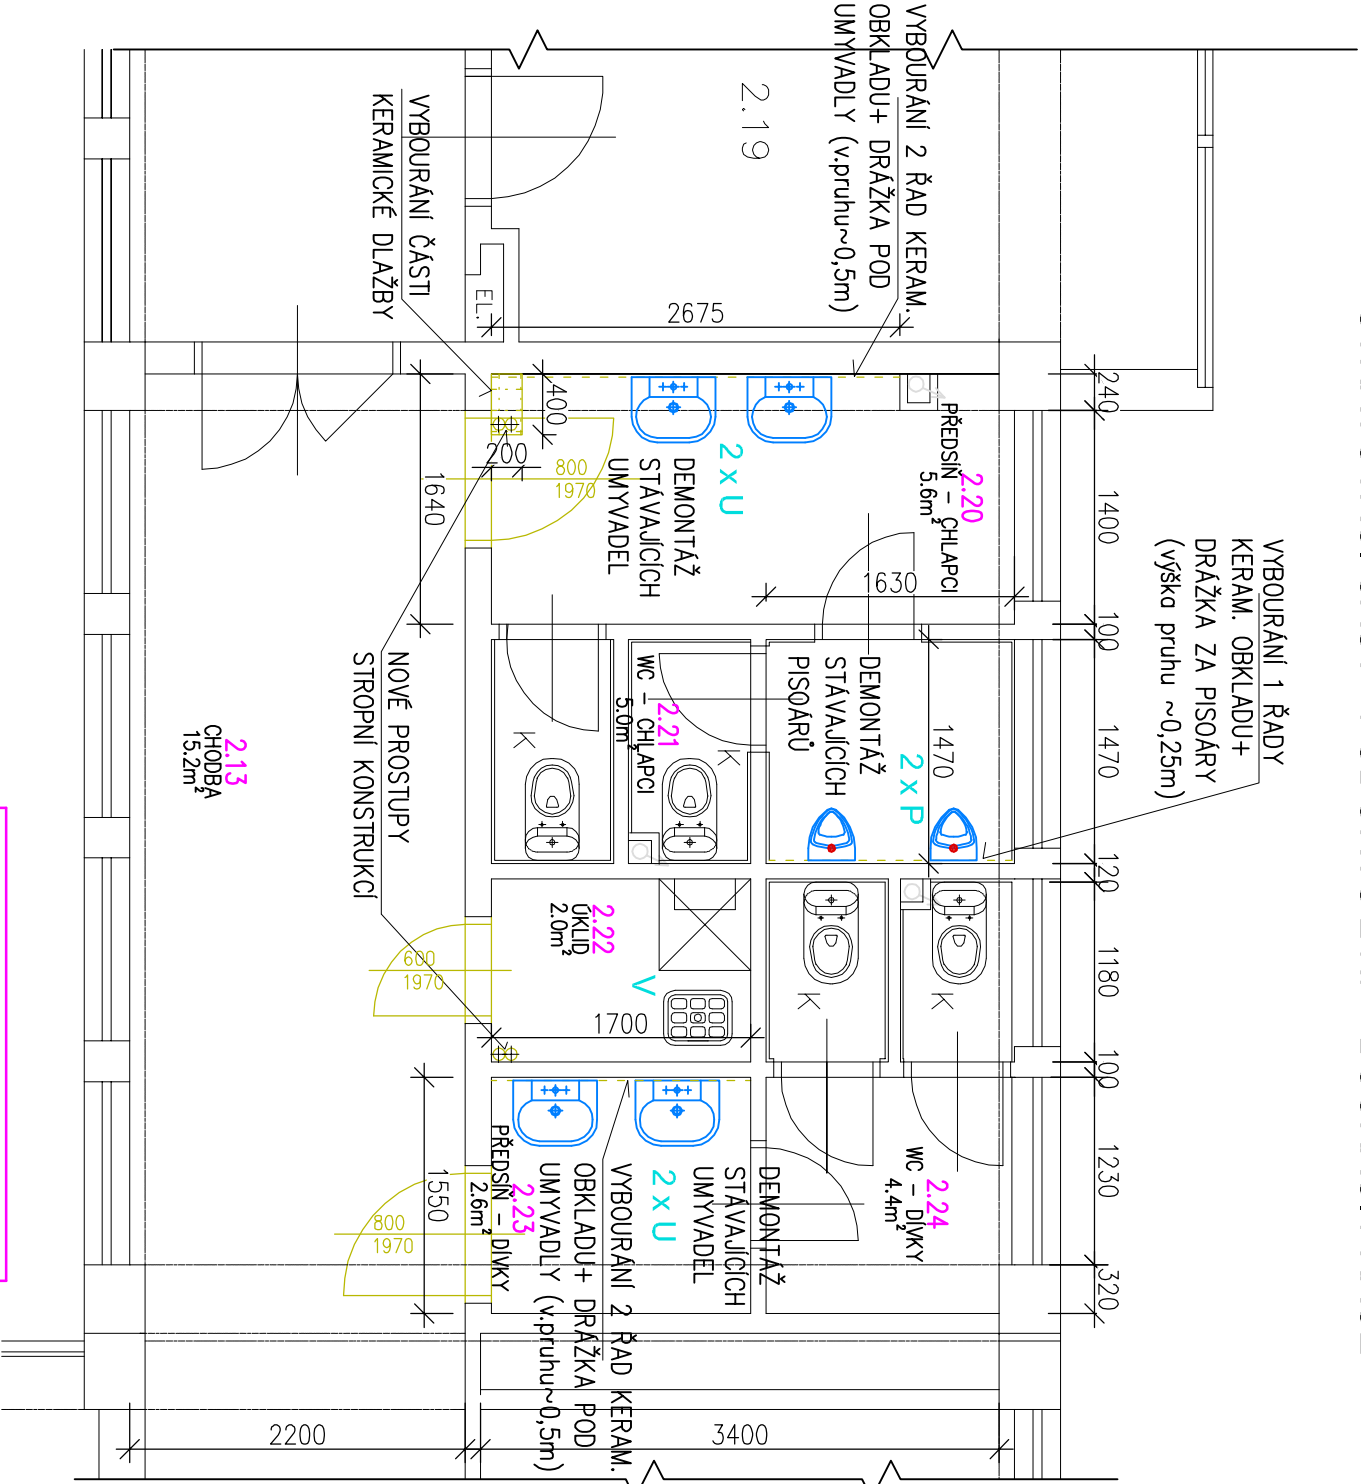

Tabulka místností

Číslo	Jméno	Plocha
2.13	CHODBA	15,22
2.20	PŘEDSÍŇ – CHLAPCI	5,63
2.21	WC – CHLAPCI	5,04
2.22	ÚKLID	2,04
2.23	PŘEDSÍŇ – DÍVKY	2,63
2.24	WC – DÍVKY	4,36

INVESTOR : Základní škola Přerov Velká Dílžka 5, 750 02 Přerov, IČ 47858354	ZAK. ČÍSLO : POR 02.09.2025	<div>PROJEKT TECHNICKÝ PRŮJED PŘEROV</div> <div>MICHAL POSPÍŠIL +420 736 680 233 IČO 65912535 DIČ CZ 7404195678</div>
	OBEC : PŘEROV	
	DATUM : 09/2025	
	FORMÁT : A3	
STUPEŇ : PROJEKT	POČ. VYHOTOVENÍ : 4	Sídlo: TUČÍN 148, 751 16 TUČÍN Kancelář: DENISOVA 2916/9, 750 02 PŘEROV
STAVBA : Oprava rozvodů teplé a studené vody, Základní škola Velká Dílžka v Přerově	Zodp. projektant Vyracoval	Michal Pospíšil Lucie Mosáříková
ČÁST : D.1.2.2.1 ZDRAVOTECHNICKÉ INSTALACE	Autoriz. osoba	Ing. Zdeňka Tilerová
NÁZEV VÝKRESU : PŮDORYS 1.a 2.NP – STRAVOVACÍ ČÁST – BOURACÍ PRÁCE	MĚŘÍTKO : 1 : 50	Č. VÝKRESU : D.1.1.2.1. – 17