


STRAVOVACÍ ČÁST - PŮDORYS 1.NP - STAVEBNÍ ÚPRAVY

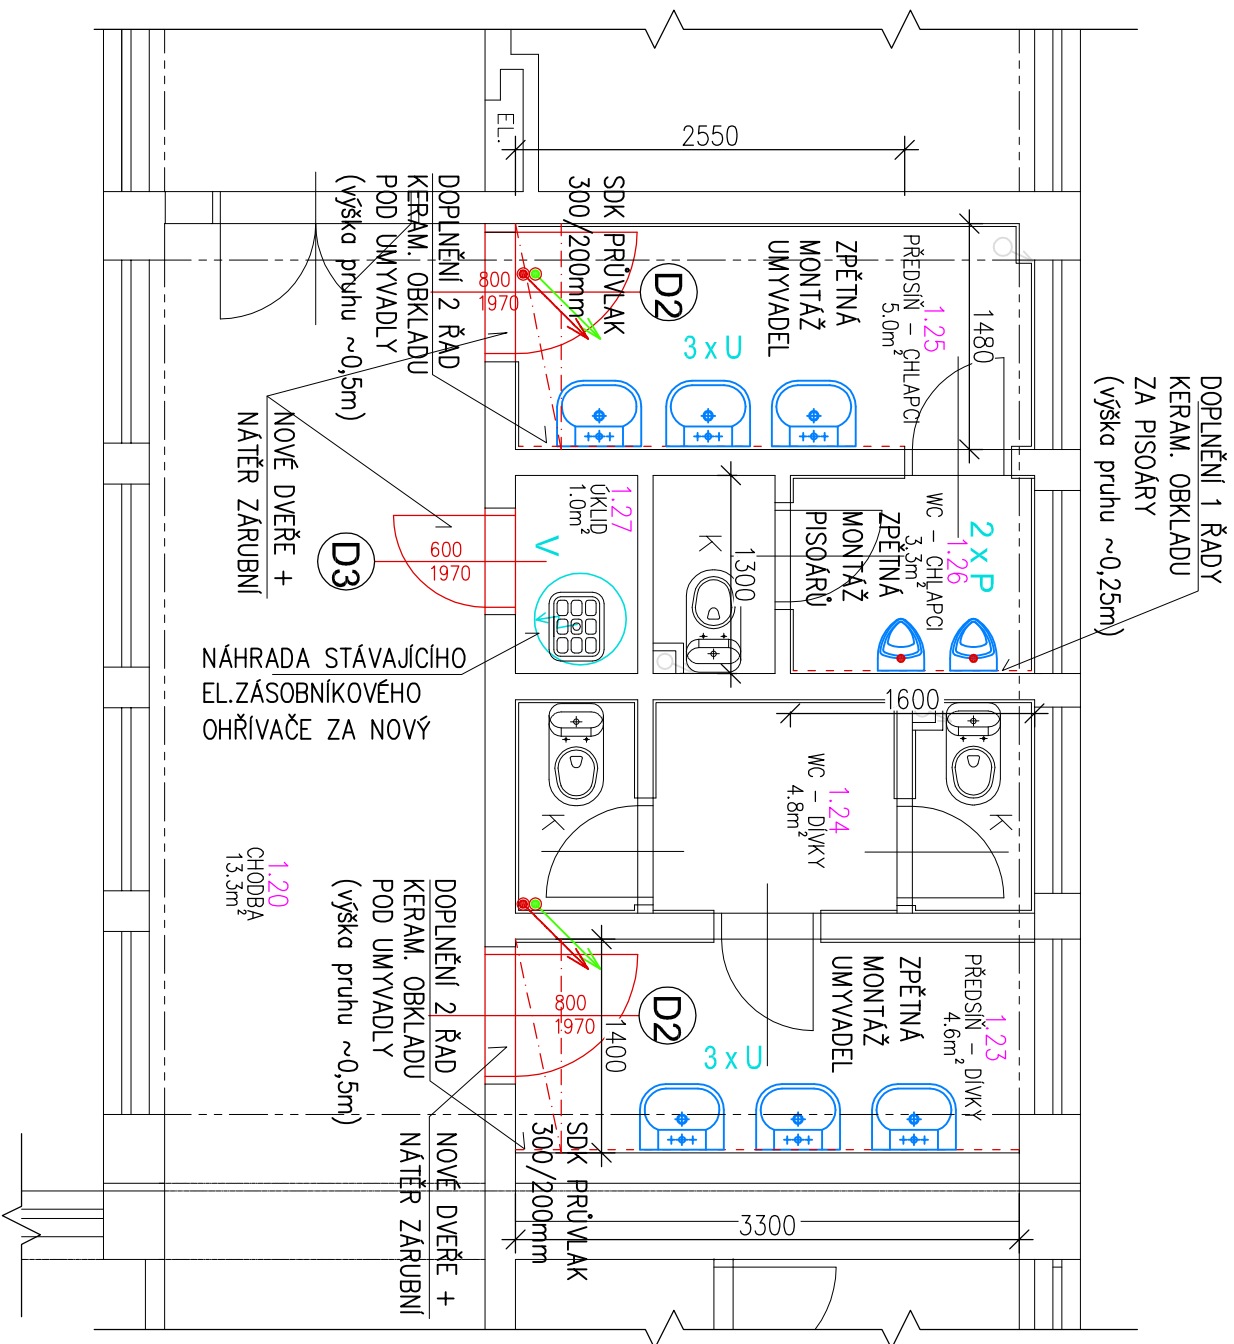

LEGENDA ZNAČENÍ :



NOVÝ STAV



STÁVAJÍCÍ KONSTRUKCE



NOVÉ SDK OPLÁŠTĚNÍ



ZPĚTNÁ MONTÁŽ STÁV. ZAŘÍZOVACÍCH PŘEDMĚTŮ



NOVÝ KERAMICKÝ OBKLAD




OSAZENÍ NOVÉHO DVEŘNÍHO KŘIDLA
+ NOVÝ NÁTĚR OCELOVÉ ZÁRUBNĚ




NOVÁ KERAMICKÁ DLAŽBA

Číslo	Jméno	Plocha
1.20	CHODBA	13,31
1.23	PŘEDSÍŇ – DÍVKY	4,62
1.24	WC – DÍVKY	4,76
1.25	PŘEDSÍŇ – CHLAPCI	5,03
1.26	WC – CHLAPCI	3,25
1.27	ÚKLID	1,04

STRAVOVACÍ ČÁST - PŮDORYS 2.NP - STAVEBNÍ ÚPRAVY

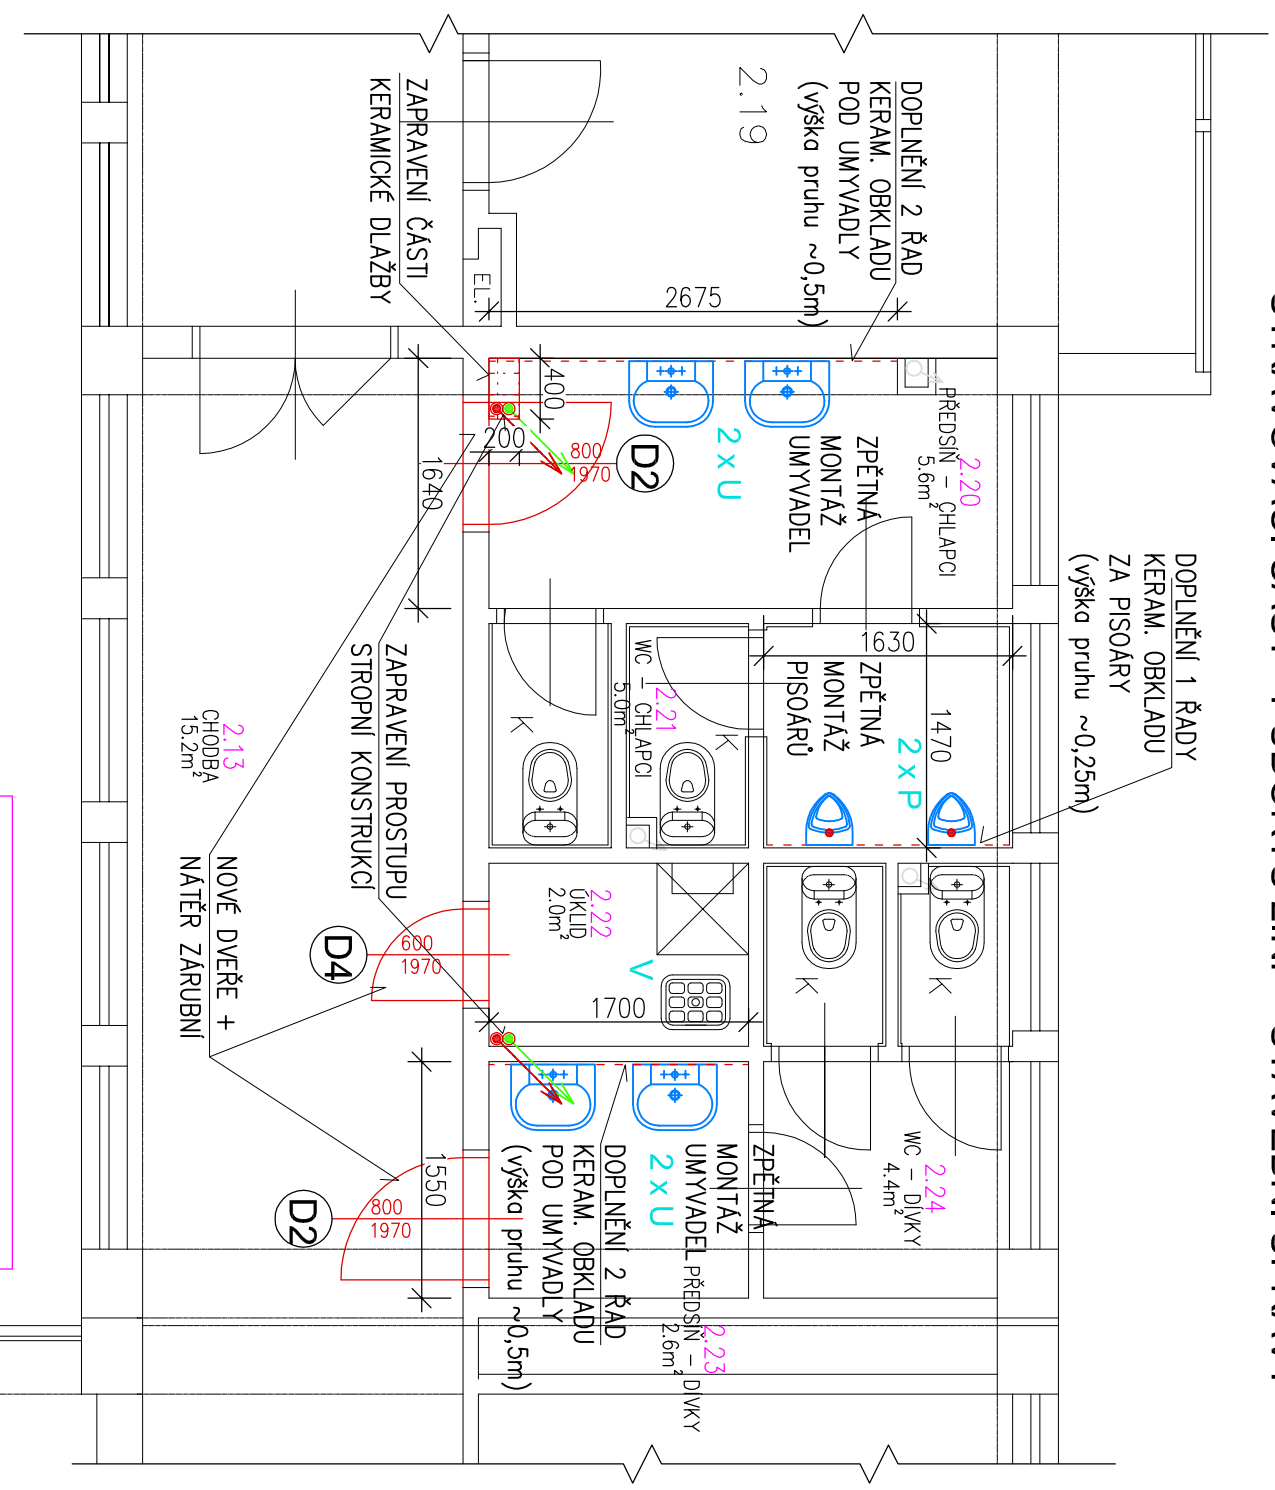

Tabulka místností		
Číslo	Jméno	Plocha
2.13	CHODBA	15,22
2.20	PŘEDSÍŇ – CHLAPCI	5,63
2.21	WC – CHLAPCI	5,04
2.22	ÚKLID	2,04
2.23	PŘEDSÍŇ – DĚVČKY	2,63
2.24	WC – DĚVČKY	4,36

INVESTOR :	ZAK. ČÍSLO :	POR 02.09.2025	
Základní škola Přerov Velká Dílažka 5, 750 02 Přerov, IČ 47858354	OBEC :	PŘEROV	
	DATUM :	09/2025	
	FORMÁT :	A3	
STUPEŇ :	POČ. VYHOTOVENÍ :	4	
STAVBA : Oprava rozvodů tepé a studené vody, Základní škola Velká Dílažka v Přerově	Zodp. projektant	Michal Pospíšil	MICHAL POSPÍŠIL +420 736 680 233 IČO 65912535 DIČ CZ 7404195678
ČÁST : D.1.2.2.1 ZDRAVOTECHNICKÉ INSTALACE	Vypracoval	Lucie Mosafřková	
NAZEV VÝKRESU : PŮDORYS 1.a 2.NP – STRAVOVACÍ ČÁST – STAVEBNÍ ÚPRAVY	Autoriz. osoba	Ing. Zdeňka Tillerová	
	MĚŘÍTKO : 1 : 50	Č. VÝKRESU : D.1.1.2.1. – 18	