


STRAVOVACÍ ČÁST - PŮDORYS 1.NP - ROZVODY VODY

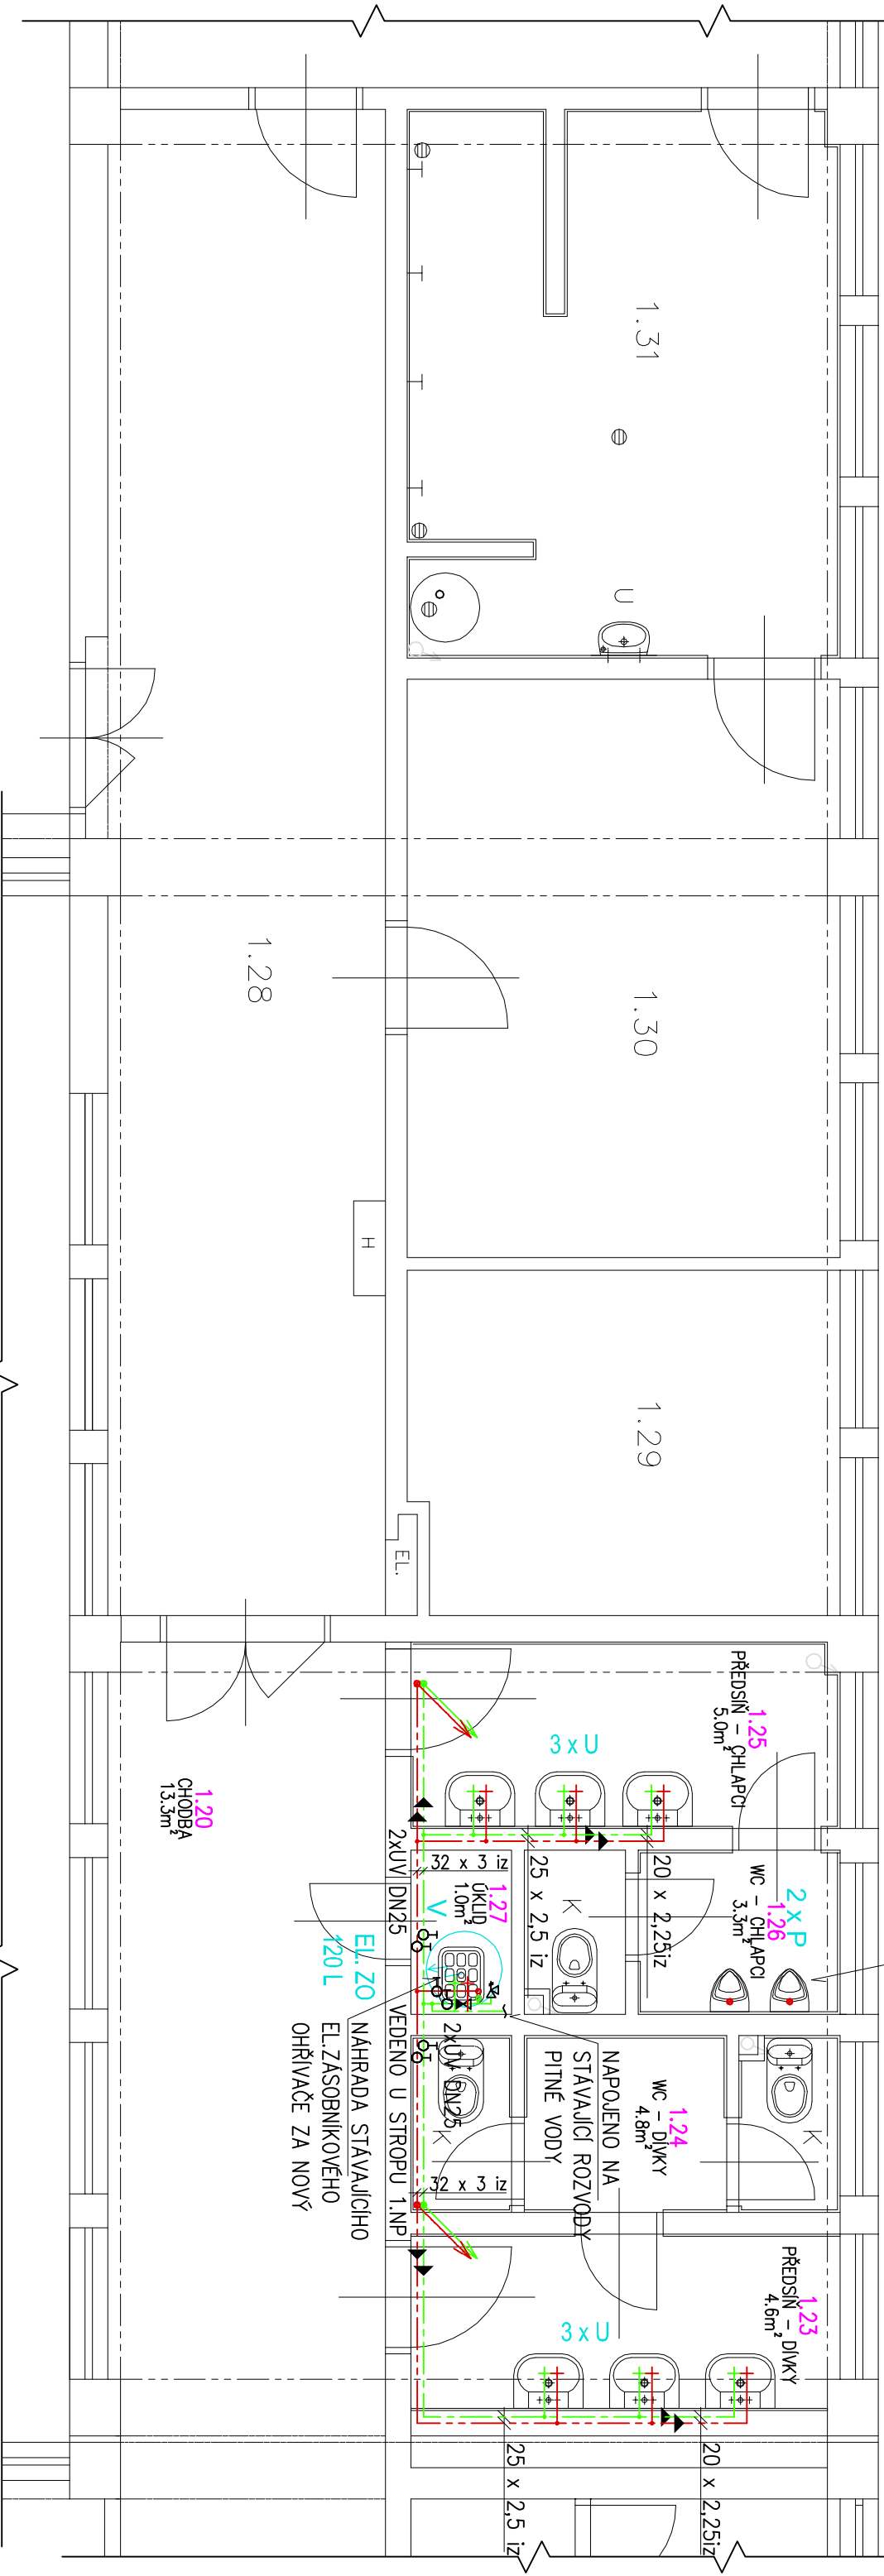

LEGENDA MÉDIÍ :

	ROZVODY PITNÉ STUDENÉ VODY, – plastové potrubí vícevrstvé, s Al vložkou (např. UPONOR, HERZ), součinitel teplotní délkové roztažnosti α =0,025
	ROZVODY TEPLÉ VODY, – plastové potrubí vícevrstvé, s Al vložkou (např. UPONOR, HERZ), součinitel teplotní délkové roztažnosti α =0,025
	ROZVODY CÍRKULACE TEPLÉ VODY, – plastové potrubí vícevrstvé, s Al vložkou (např. UPONOR, HERZ), součinitel teplotní délkové roztažnosti α =0,025

V případě použití potrubí s vyšším součinitelem tepelné roztažnosti, NUTNO přepočítat potřebu kompenzačních prvků na potrubí.

NOVÉ HORIZONTÁLNÍ ROZVODY POD STŘEPEM 1.NP. BUDOU ULOŽENY V POZINKOVANÝCH SAMOSTATNÝCH ŽLABECH PRO POTRUBÍ PPR, ZAVĚŠENO NA TÁHLECH, KOTVENÍ DO STŘOPU KAŽDÉ cca 2m (DLE MONTÁŽNÍHO PŘEDPISU VÝROBCE), VE VYZNAČENÝCH MÍSTNOSTECH BUDOU HORIZONTÁLNÍ ROZVODY U STŘOPU OPLAŠTĚNÝ SDK. NOVÉ STUPNACÍ ROZVODY BUDOU VEDENY VE STÁVAJÍCÍCH TRASÁCH

LEGENDA ZAŘÍZENÍ :

- U STÁVAJÍCÍ KERAMICKÉ UMÝVADLO S KRYTEM NA SIFON + NOVÁ PÁKOVÁ STOJANKOVÁ UMÝVADLOVÁ BATERIE PRO VÝTOK TEPLÉ A STUDENÉ VODY.
- K STÁVAJÍCÍ KLOZET
- P STÁVAJÍCÍ KERAMICKÝ PISOŘ + NOVÝ SENZOROVÝ SPLACHOVAČ
- V STÁVAJÍCÍ KERAMICKÁ VÝLEVKA S PLASTOVOU MŘÍŽKOU, SPLACHOVACÍ NÁDRŽKOU
- + NOVÁ NÁSTĚNNÁ PÁKOVÁ BATERIE S PRODLOUŽENÝM RAMÍNKEM

LEGENDA IZOLACÍ V 1.NP :
PROTIPOŽÁRNÍ IZOLACE NÁVLEKOVÁ ROCKWOOL PIP0 AL, TL. 25 mm
NEBO URSA RS1 / Alu 20 mm
LEGENDA IZOLACÍ STUPNACÍ POTRUBÍ:
POTRUBÍ BUDE V PLNÉ MÍŘE IZOLOVANO NÁVLEKOVOU TEPELNOU IZOLACÍ TL. 10MM(PV) A 20MM(C, TV).

INVESTOR : Základní škola Přerov Velká Dílačka 5, 750 02 Přerov, IČ 47858354	ZAK. ČÍSLO : POR 02.09.2025	<div>PROJEKT VE STAVBYCH PODPŘÍMATEL PŘEROV</div> <div>MICHAL POSPÍŠIL +420 736 680 233 IČO 65912535 DIČ CZ 7404195678</div>
	OBEC : PŘEROV	
	DATUM : 09/2025	
	FORMÁT : A3	
STUPEŇ : PROJEKT	POČ. VYHOTOVENÍ : 4	Sídlo: TUČÍN 148, 751 16 TUČÍN Kancelář: DENISOVÁ 2916/9, 750 02 PŘEROV
STAVBA : Oprava rozvodů teplé a studené vody, Základní škola Velká Dílačka v Přerově	Zodp. projektant	Michal Pospíšil
ČÁST : D.1.2.2.1 ZDRAVOTECHNICKÉ INSTALACE	Vypracoval	Lucie Masaříková
NÁZEV VÝKRESU : PŮDORYS 1.NP – STRAVOVACÍ ČÁST – ROZVODY VODY	Autoriz. osoba	Ing. Zdeňka Tilerová
	MĚŘÍTKO : 1 : 50	Č. VÝKRESU : D.1.2.2.1. – 11